

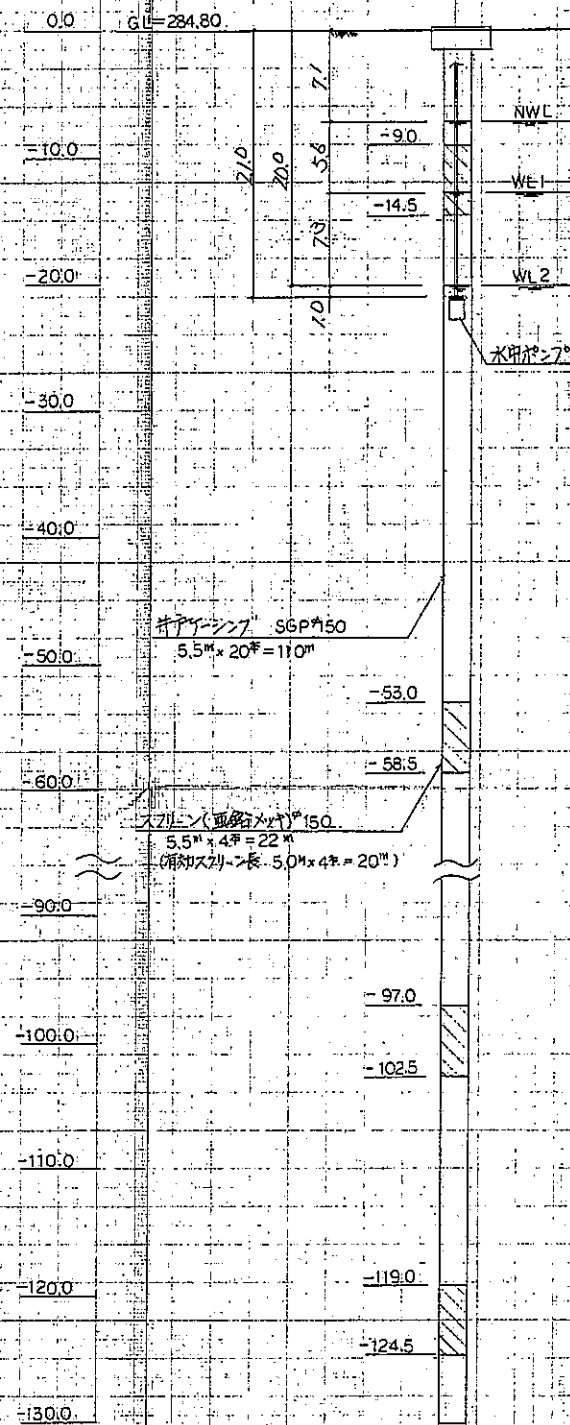


NO.1 井戸詳細図

井戸構造図
(NO.1 井)

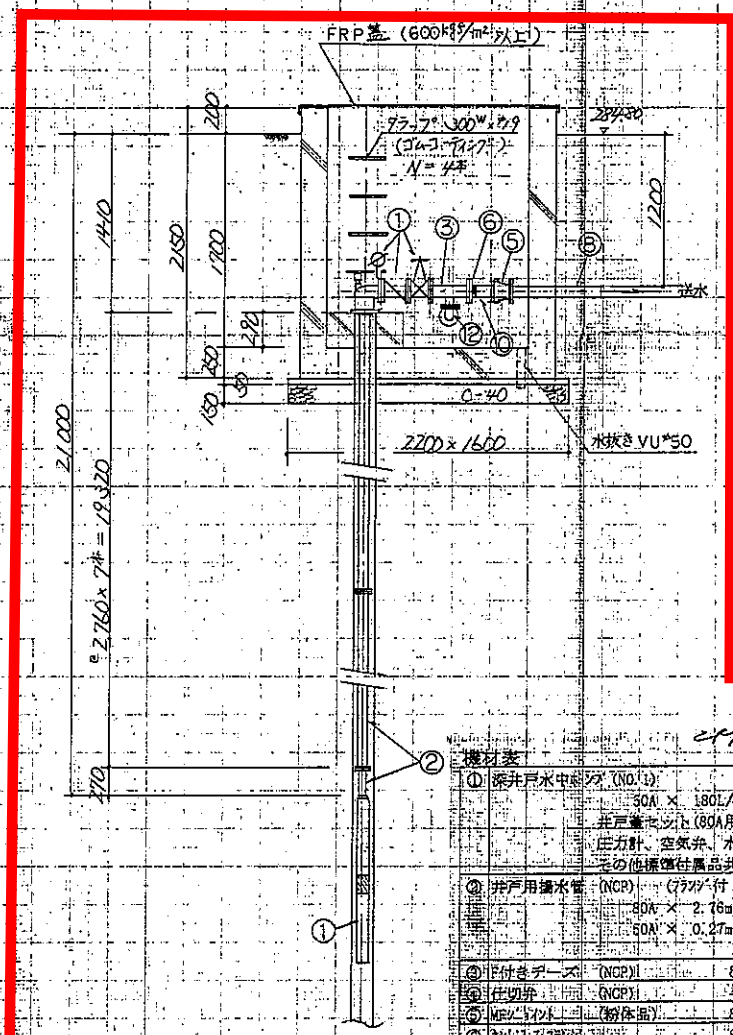

井戸ピット詳細図 S=1/30

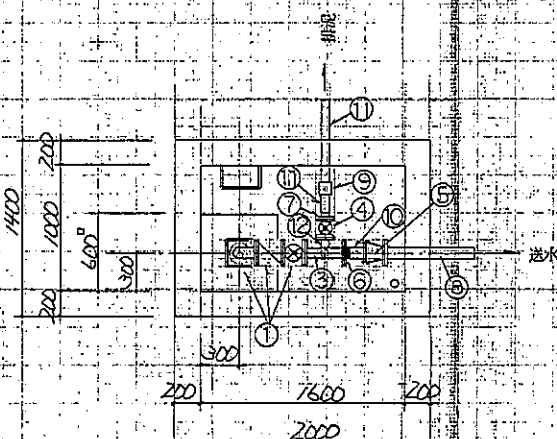


機材表

品名	仕様	数量	単位
① 深井戸水中ポンプ (NCP)	30A × 180L/分 × 65m × 3.7kw 3相 200V (150m井戸用) 井戸蓋付 (80A用) 仕切弁80A(NCP) 2ヶ所止弁80A(NCP) 圧力計、空気弁、水中ケーブル35m、水中電線(ケーブル25m付)2組 その他標準付属品共	1	台
② 井戸用排水管 (NCP)	(75mm付 150m井戸用) 80A × 2.76m/本 × 7本 80A × 0.27m (80A75mm付) (6ヶ所接続部)	7	本
③ F付きデューズ (NCP)	80A × 40A (TIS-10K)	1	個
④ 仕切弁 (NCP)	40A (TIS-10K F付き)	2	個
⑤ 井戸蓋 (粉体面)	80A	1	個
⑥ 3ヶ所止弁	80A (TIS-10K)	3	個
⑦ 止み止弁	40A (TIS-10K)	1	個
⑧ 井戸用鉄製異形管 (粉体面)	75A (2型短管2ヶ所)	2	本
⑨ SKOバルブ	40A	1	個
⑩ ケーブル継ぎ手 (SGF=VD)	80A	1	個
⑪ ケーブル継ぎ手 (SGF=VD)	40A	1	個
⑫ F付きデューズ (NCP)	40A × 90A (TIS-10K)	1	個

注: NCPとは、メーカーの仕様を意味するものとする。

配筋図


 




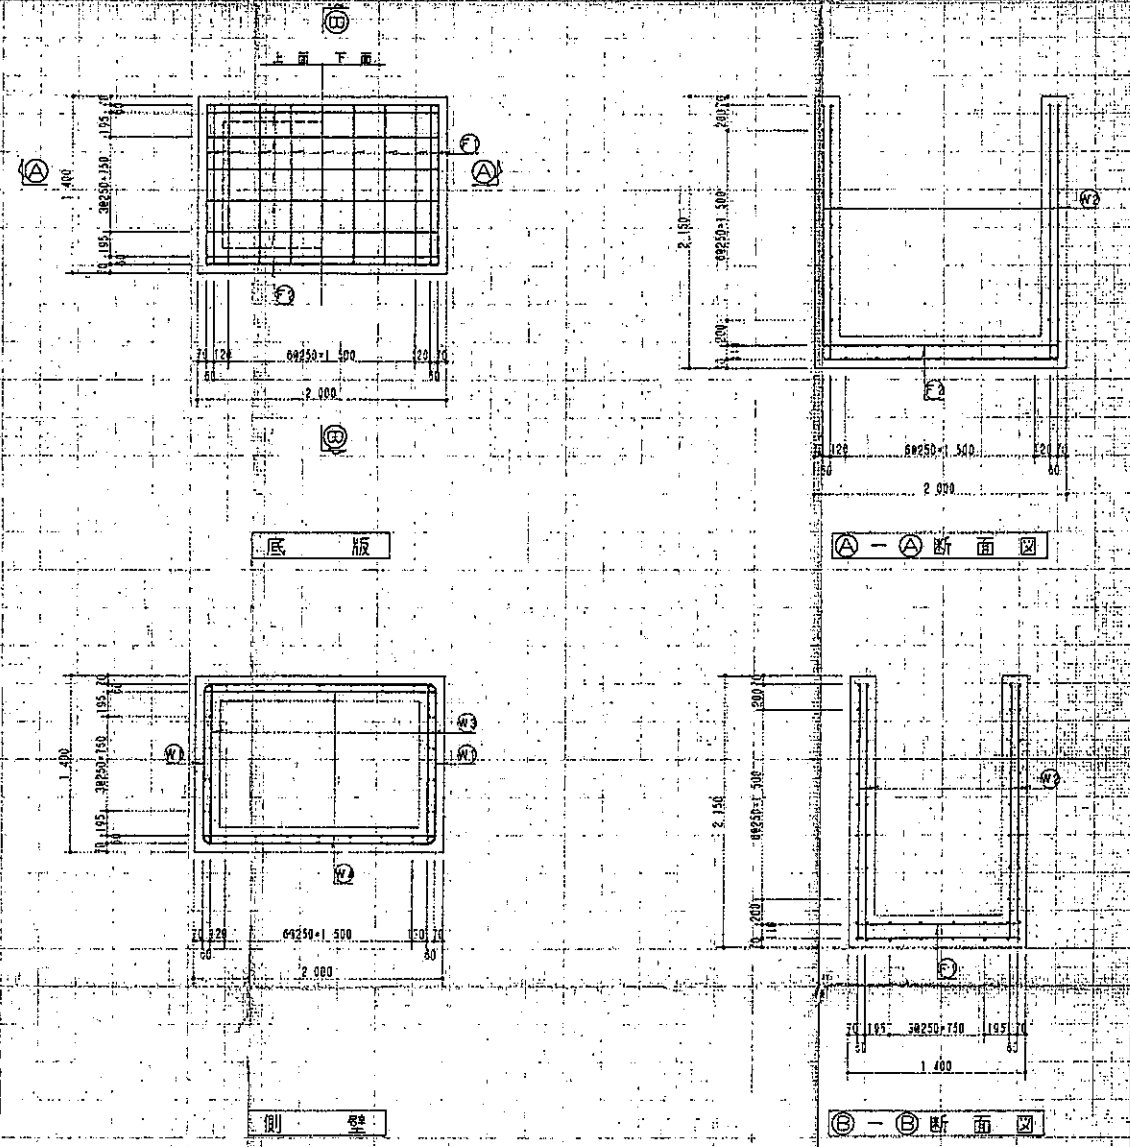


鉄筋加工寸法表


形状	記号	鉄筋径	a	b	c	d	L	本数	形状番号
形状①	F 1	φ13	1 260				1 260	22	②
	F 2	φ13	1 860				1 860	16	②
形状②	W 1	φ13	925	204	1 000	925	3 398	16	①
	W 2	φ13	2 010				2 010	56	②
	W 3	φ13	1 260				1 260	16	②
	W 4	φ13	1 860				1 860	16	②

事業名: 県宮園地区中山園組合
 地区名: 東園特
 施工年度: 平成 年度
 工区名: 洗井工区
 施工位置: 岩美町洗井
 図面名: NO.1 井戸詳細図
 図面番号: 42
 縮尺: 1:30

NO.2 井戸詳細図

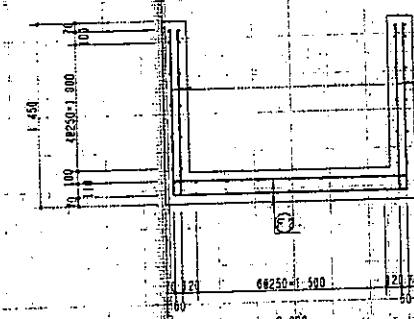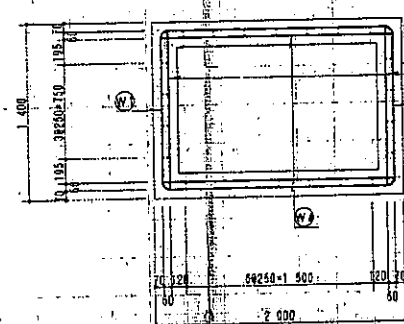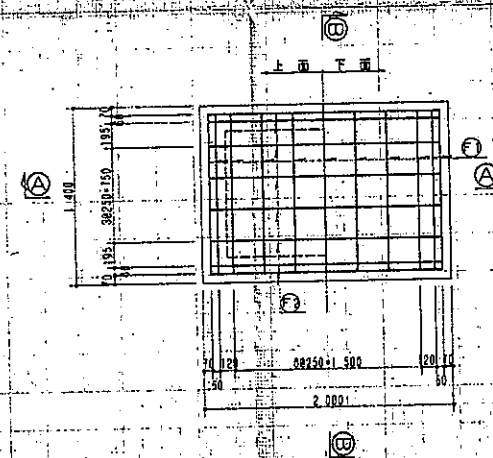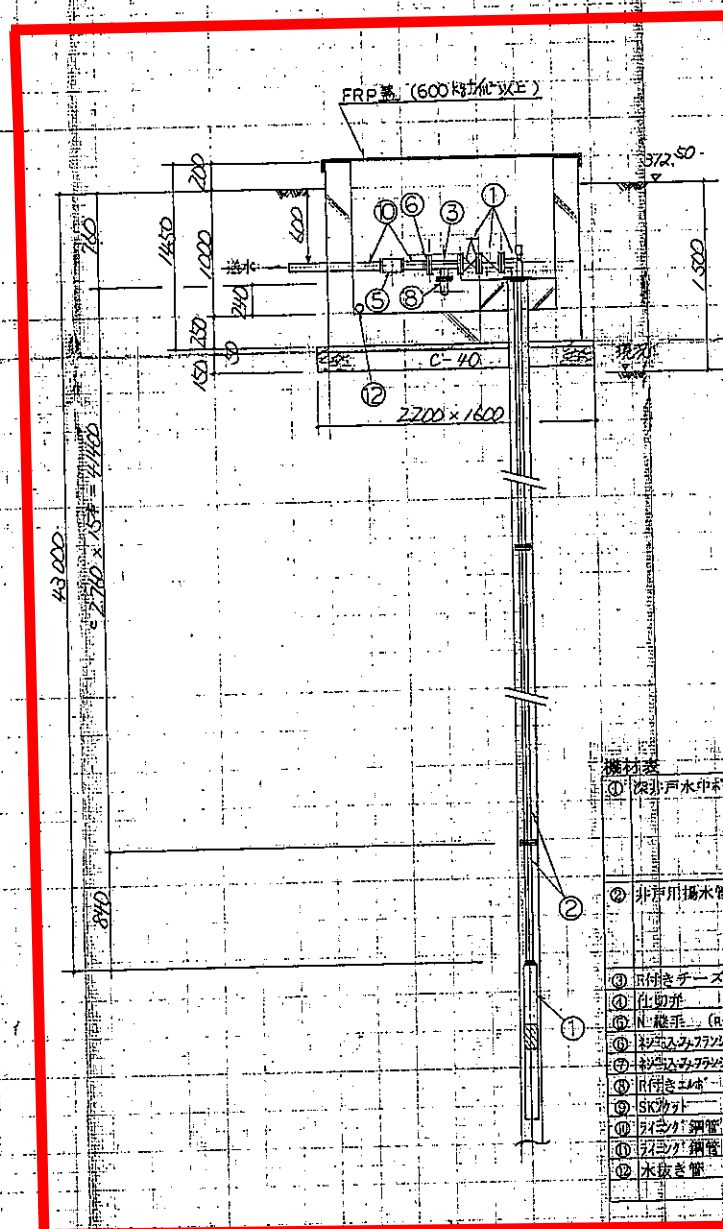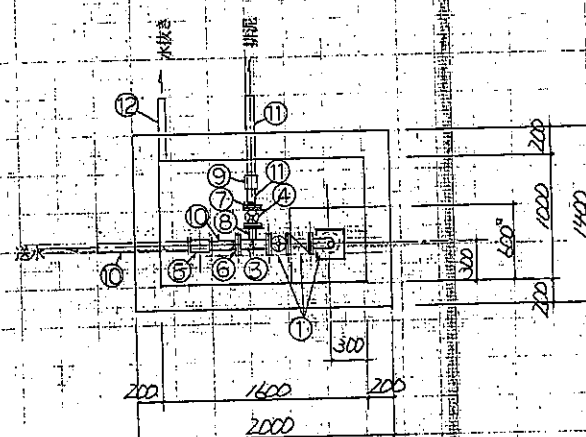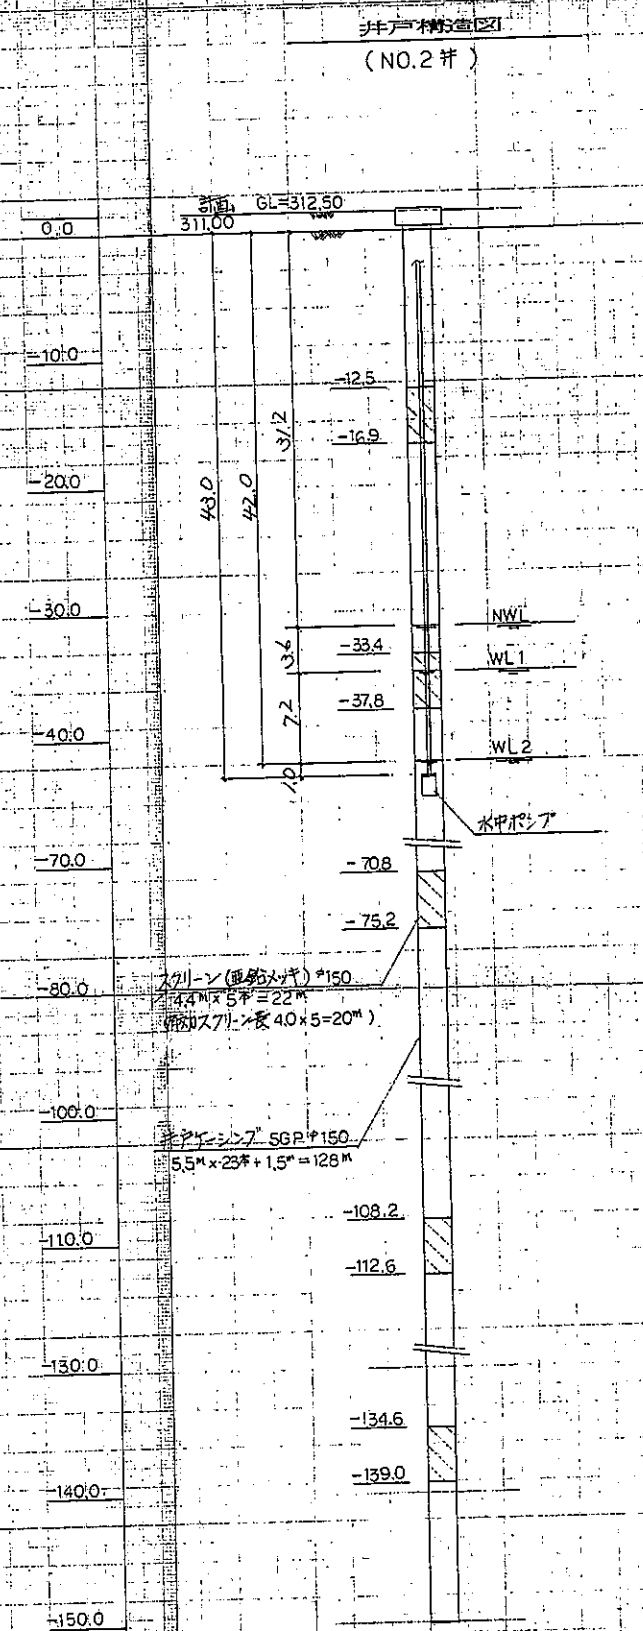

鉄筋加工寸法表

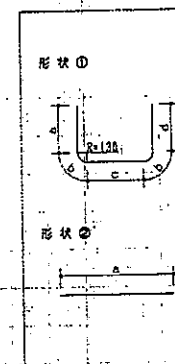[illegible]

機材表

①	※1 非戸用止水パナ (N:P:2)	40A × 130L/分 × 50mm × 2.7k 3相・200V (150mm 非戸用) 非戸用塞せスト (SGN)用、仕切弁50A (NCP) ショックレス準止弁50A (NCP) 圧力計、空気弁、水圧計・25k・50mm、水中電極 (α-Zn 80g付) 2相 その他標準付属品共
②	非戸用揚水管	(NCP) (ワッパ付) 150mm 非戸用 50A × 2.76mm 木 × 15 本 40A × 0.8mm (I 50Aワッパ付) (α-Zn 接線部)
③	※付きチーズ	(NCP) 50A × 40A (JIS 10K)
④	仕切弁	(NCP) 40A (JIS 10K 付付き)
⑤	N 継手 (ワッパ付) (粉体品)	50A
⑥	※オスワッパ	50A (JIS 10K)
⑦	※メスワッパ	40A (JIS 10K)
⑧	※付きエルボ	(NCP) 40A × 90° (JIS 10K)
⑨	SGワッパ	40A
⑩	パイプ 鋼管 (SGR-VD)	50A
⑪	パイプ 鋼管 (SGH-VD)	40A
⑫	水抜き管	(VP) 40A

注) NCPとは、「シャワータイプ」仕様を意味するものとする。

注) NCPとは、パイプライン仕様を意味するものとする。

事業名	県営東因幡地区中山間総合		
地区名	東因幡	施工年度	平成 年度
工区名	洗井工区	施工位置	岩美町洗井
図の名称	NO.2 戸井詳細図		
図面番号	44	縮尺 1:30	