


改修図（分電盤）

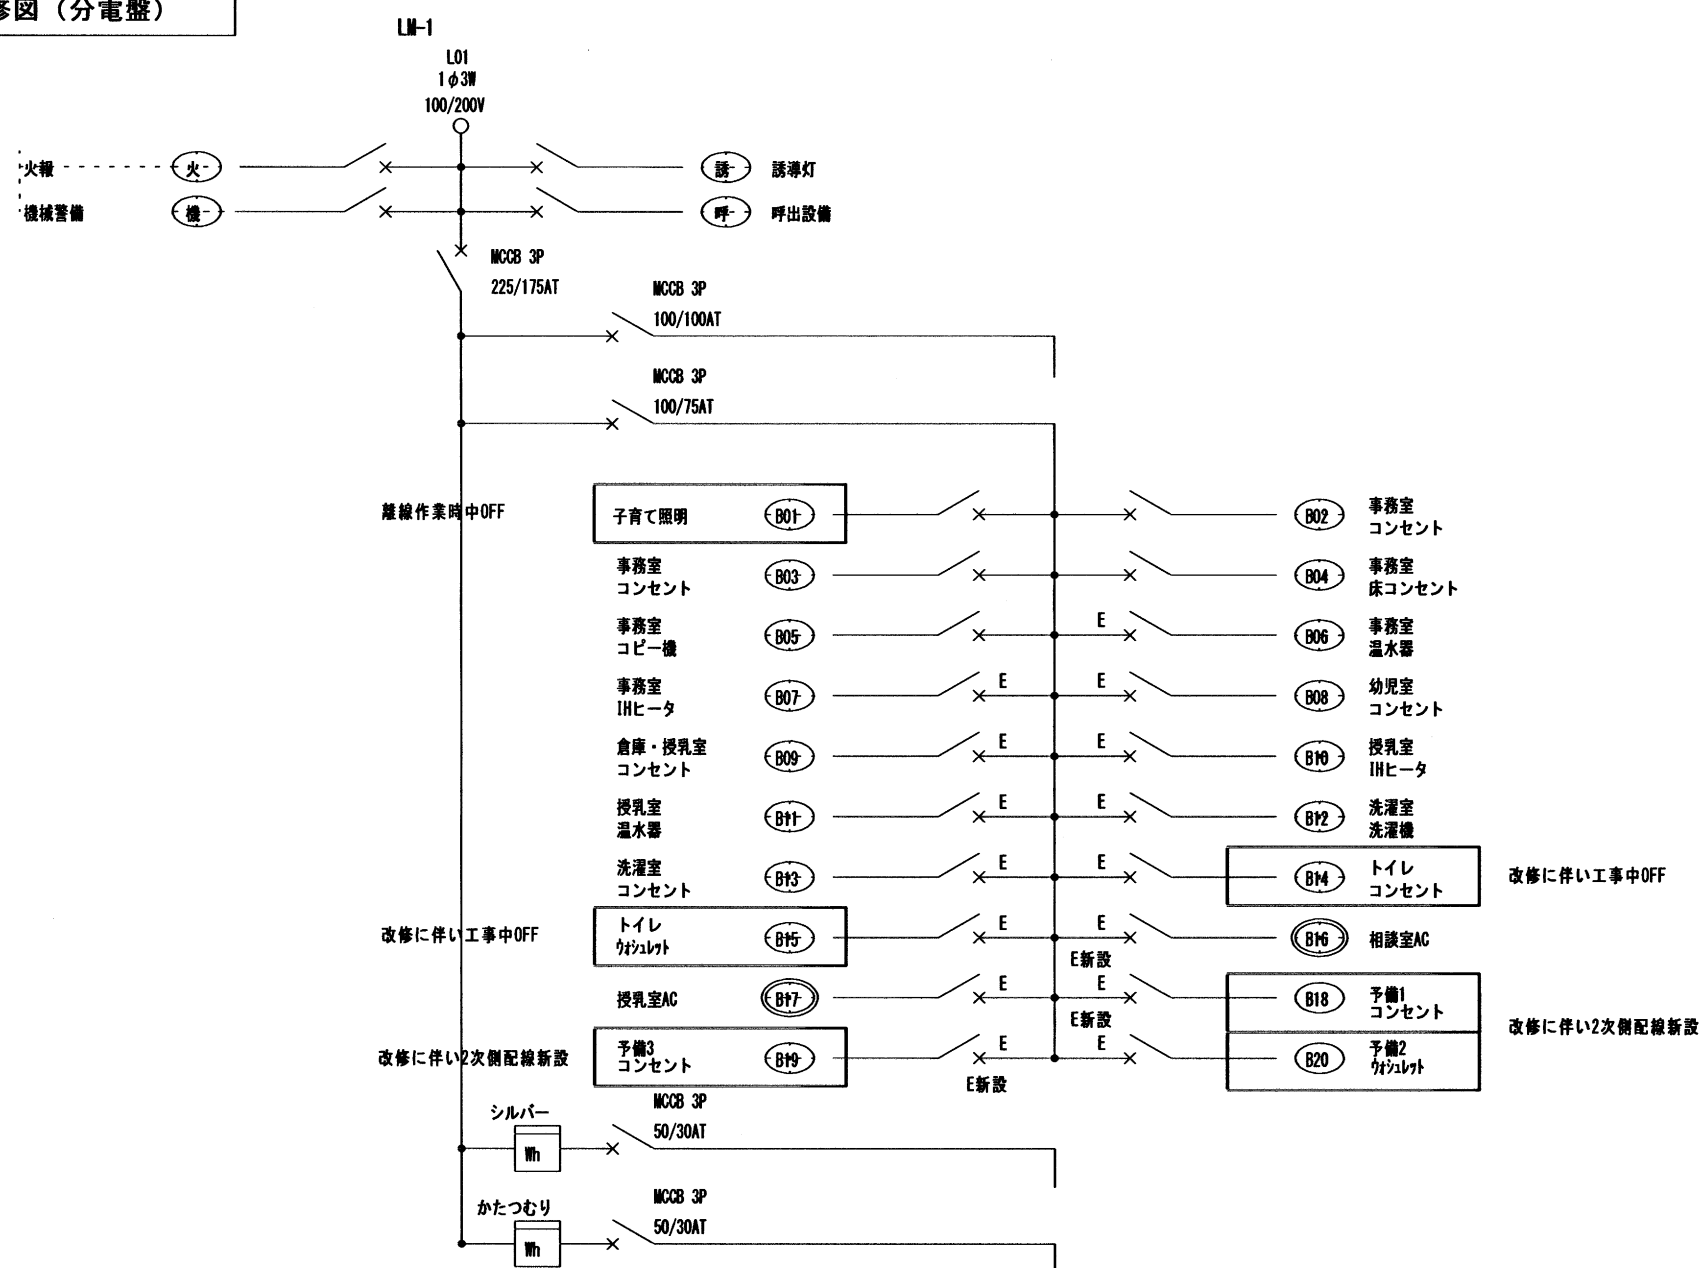

電灯設備改修図

照明器具姿図

F2	LEDダウンライト (昼白色)
----	-----------------



LED[®] カライト φ150
光源色
昼白色 器具光束 1,650[lm]
負荷容量 14.8[W]
参考F1:LEDD-15021FL-L\$9相当品
参考F2:LEDD-15021FN-L\$9相当品


トイレ (1)
F2-2
トイレ (2)
F2
通路
F2-2

凡 例


記 号	名 称	摘 要
	分電盤	幹線・動力設備図参照
	照明器具	照明装図参照
	ダウンライト	照明装図参照
	ワイド型スイッチ	IP 15A×1
	センサースイッチ用操作ユニット	1回路用 参考-Panasonic WTK5820W 樹脂プレート
	熱線センサー付スイッチ	子器 広角検知 参考-Panasonic WTK2911W
	熱線センサー付スイッチ	8A 観測 広角検知 明るさセンサー付き 参考-Panasonic WTK2401W
	熱線センサー付スイッチ 換気関連動型	8A 観測 広角検知 明るさセンサー付き 参考-Panasonic WTK26048W
	換気扇	機械設備工事

特記なき配管配線は下記による。

..... <u>2</u>	EW-EFF 1.6-2C	天井内ころがし	立下げPPF(16)
..... <u>3</u>	EW-EFF 1.6-3C	天井内ころがし	立下げPPF(16)
..... <u>4</u>	EW-EFF 1.6-2C×2	天井内ころがし	立下げPPF(22)
.....	EW-EFF 2.0-2C	天井内ころがし	

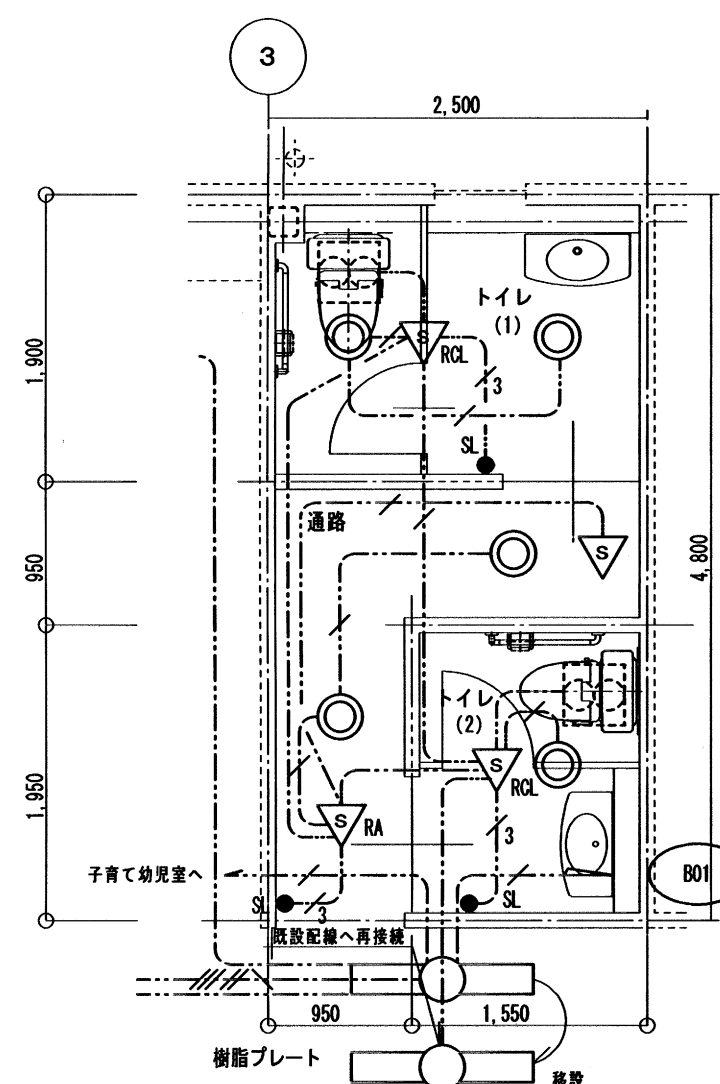

改修図（コンセント）

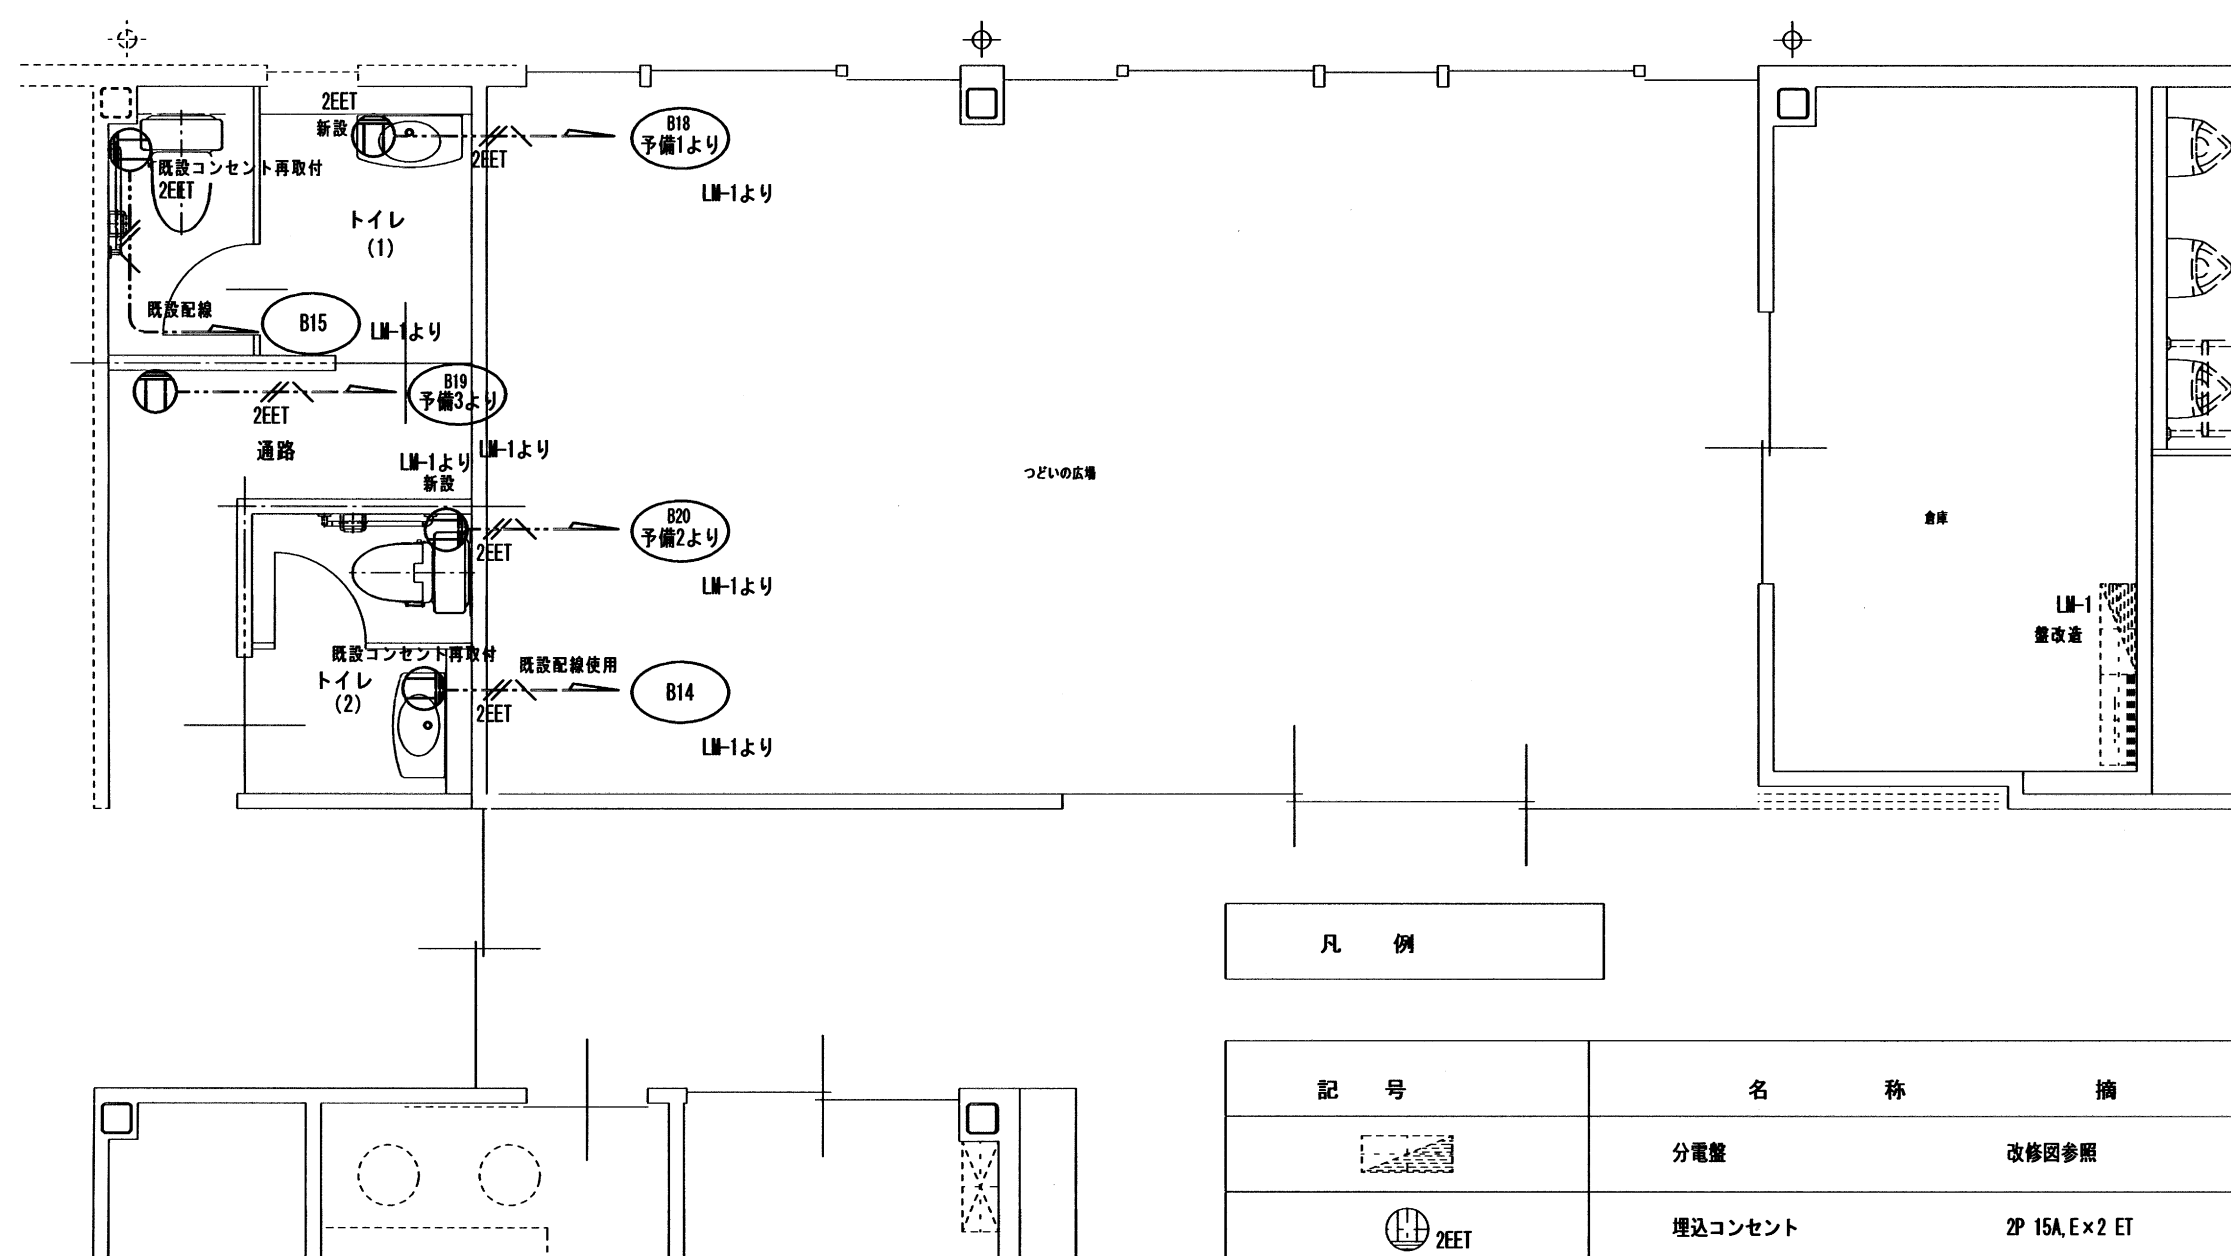

記 号	名 称	摘 要
	分電盤	改修図参照
	埋込コンセント	2P 15A, E x 2 ET 樹脂プレート

特記なき配管配線は下記による。

EM-EEF 2.0-3C 天井内ころがし 立下げPF (22)

令和 8 年度本庄地区公民館整備工事

1 階電気設備改修図 (1)

CHECKED BY.




株式会社 白兔設計事務所

鳥取県知事 登録番号 第05-142号
管理建築士(一級建築士登録番号 202791) 蔵田 浩明

PROJECT. NO	DATE	DRAWING BY.
2026 - 08	2026. 7	一級建築士登録番号 第 3 1 4 2 4 5 号 中島 直行
DRAWING. NO	SCALE	
E - 03	1/50	



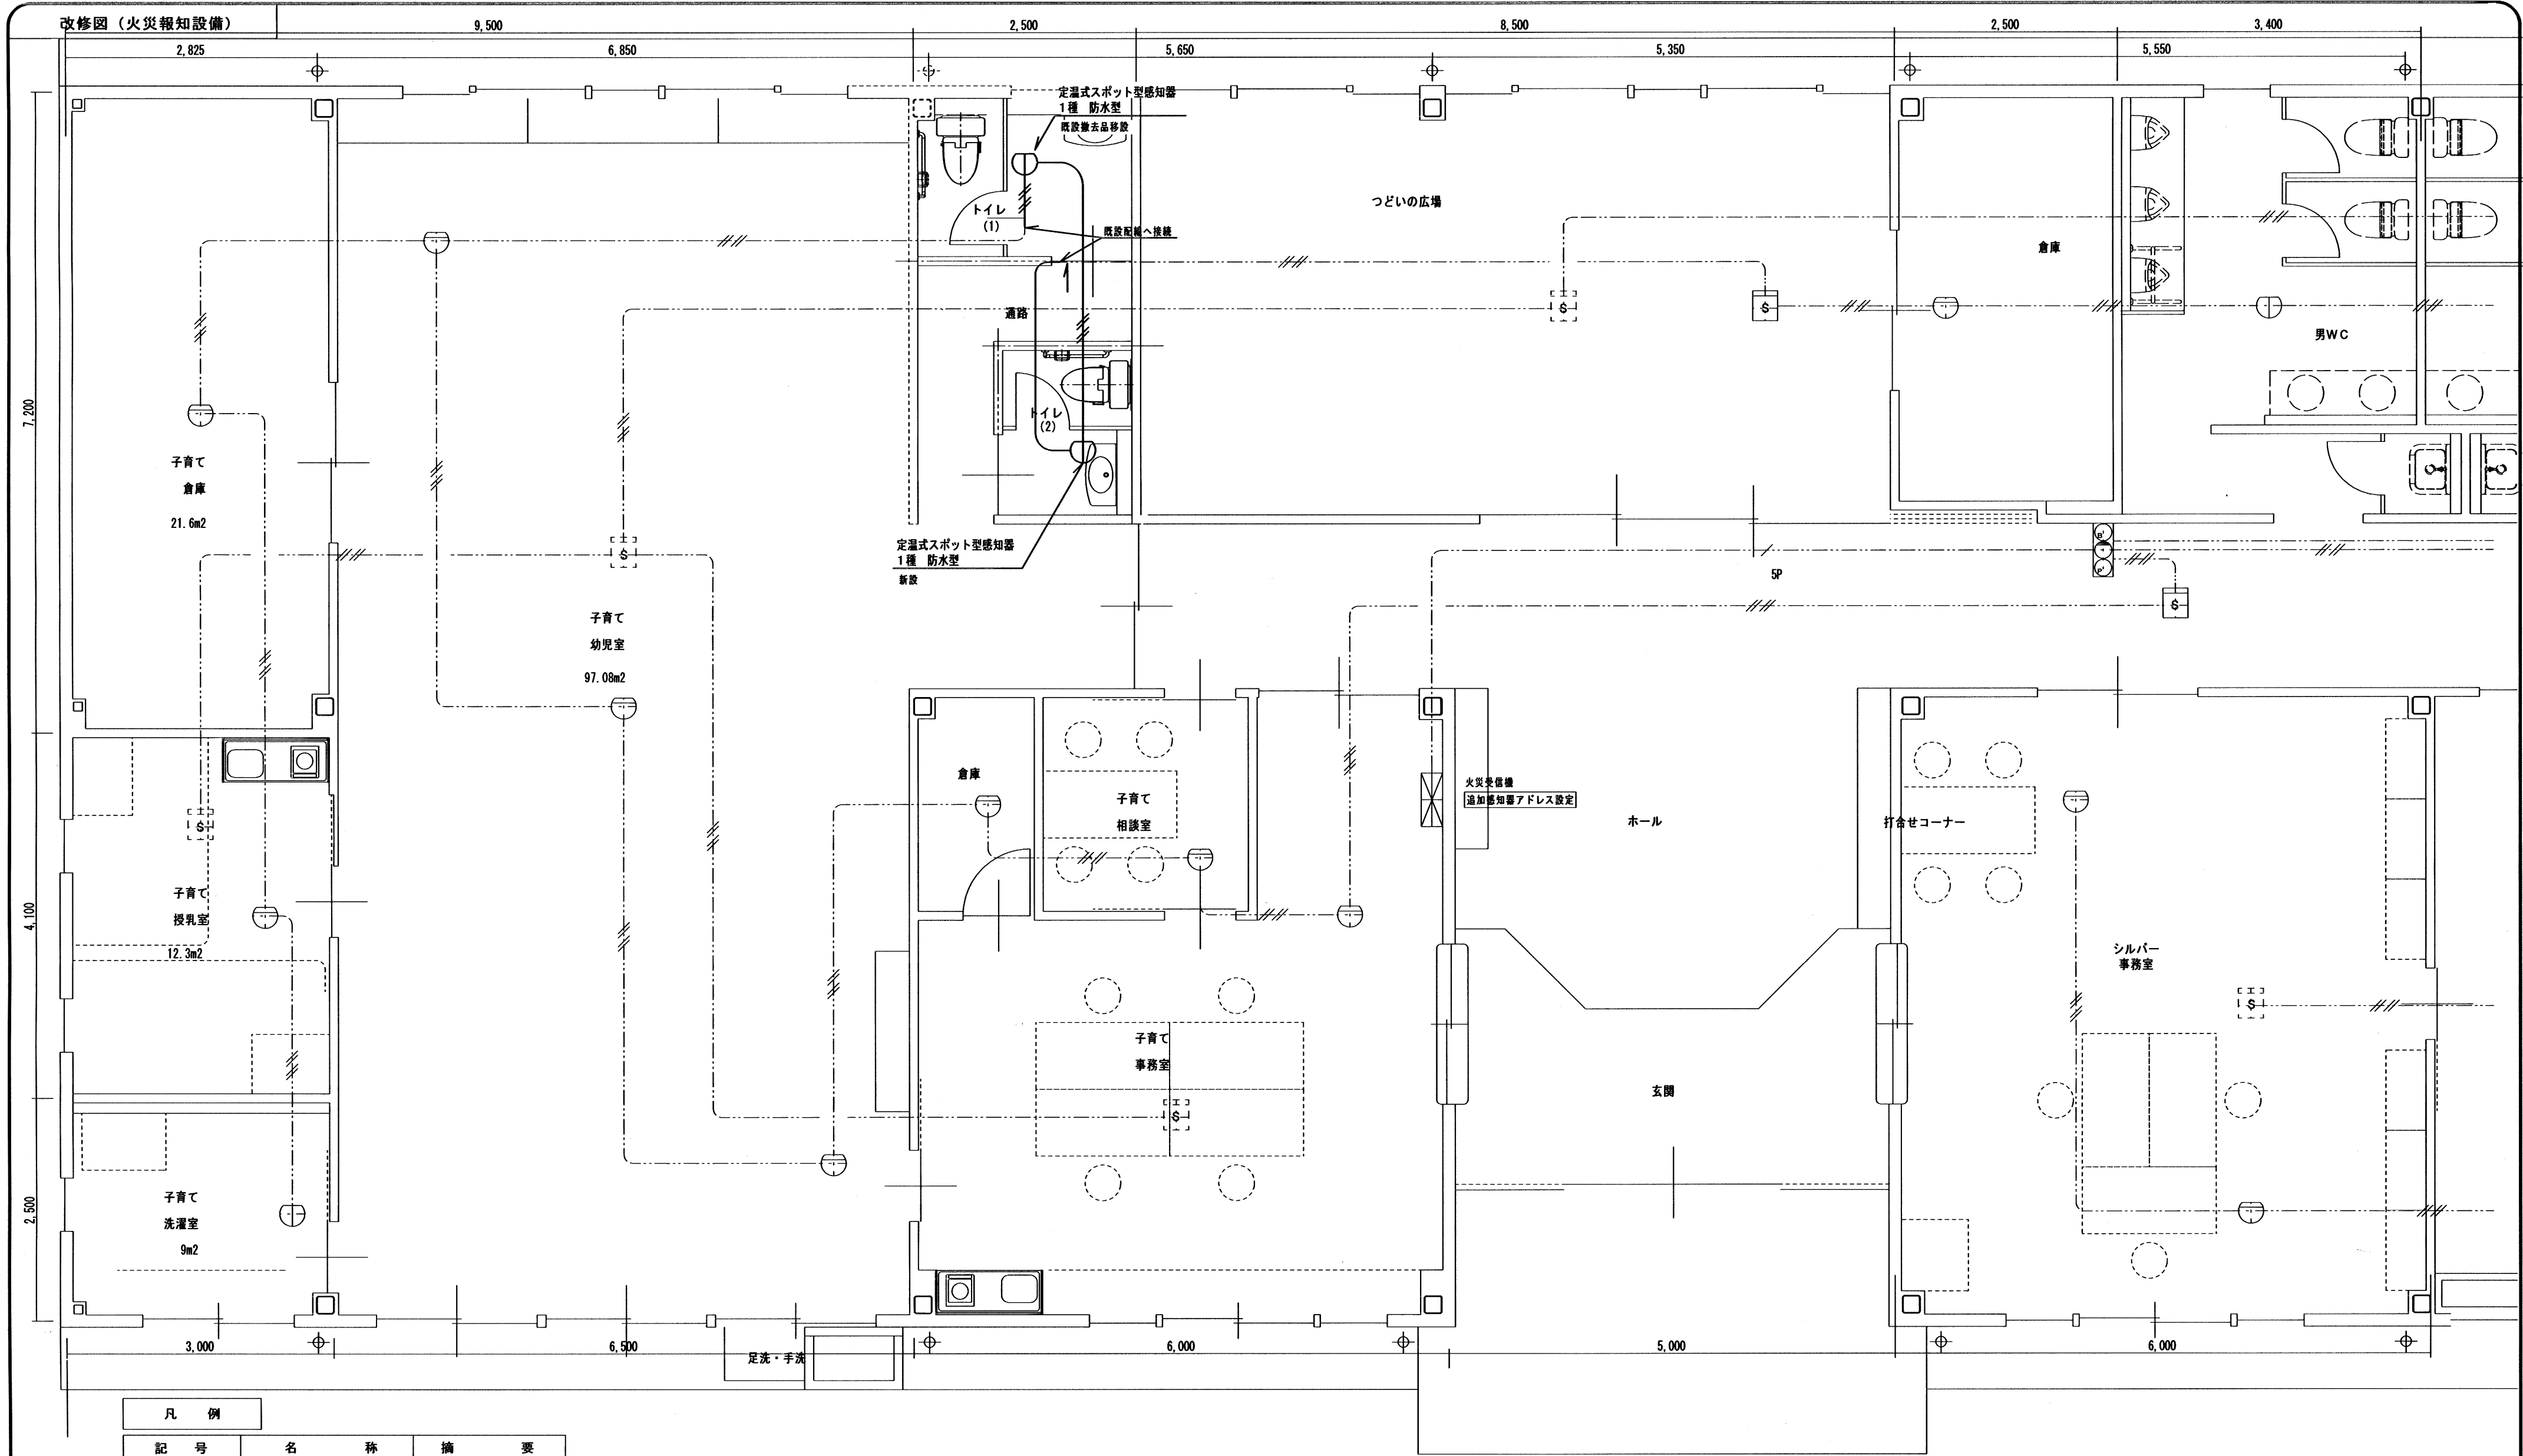


凡 例		
記 号	名 称	摘 要
	受信機	P型2級 5回線
	総合盤	埋込型
	差動式スポット型感知器	2 種
	定温式スポット型感知器	1 種 防水型
	煙感知器	2 種
	煙感知器 (小屋裏用)	2 種
	ガス感知器	LPガス用

特記なき配管配線は下記による。

EM-AE 0.9-4C	天井内ころがし	立下げPF (16)
EM-HP 1.2-5P	天井内ころがし	立下げPF (22)

※ケーブル配線において、損傷のおそれがある場所（壁内）はPF管にて保護する

撤去参考図（分電盤）

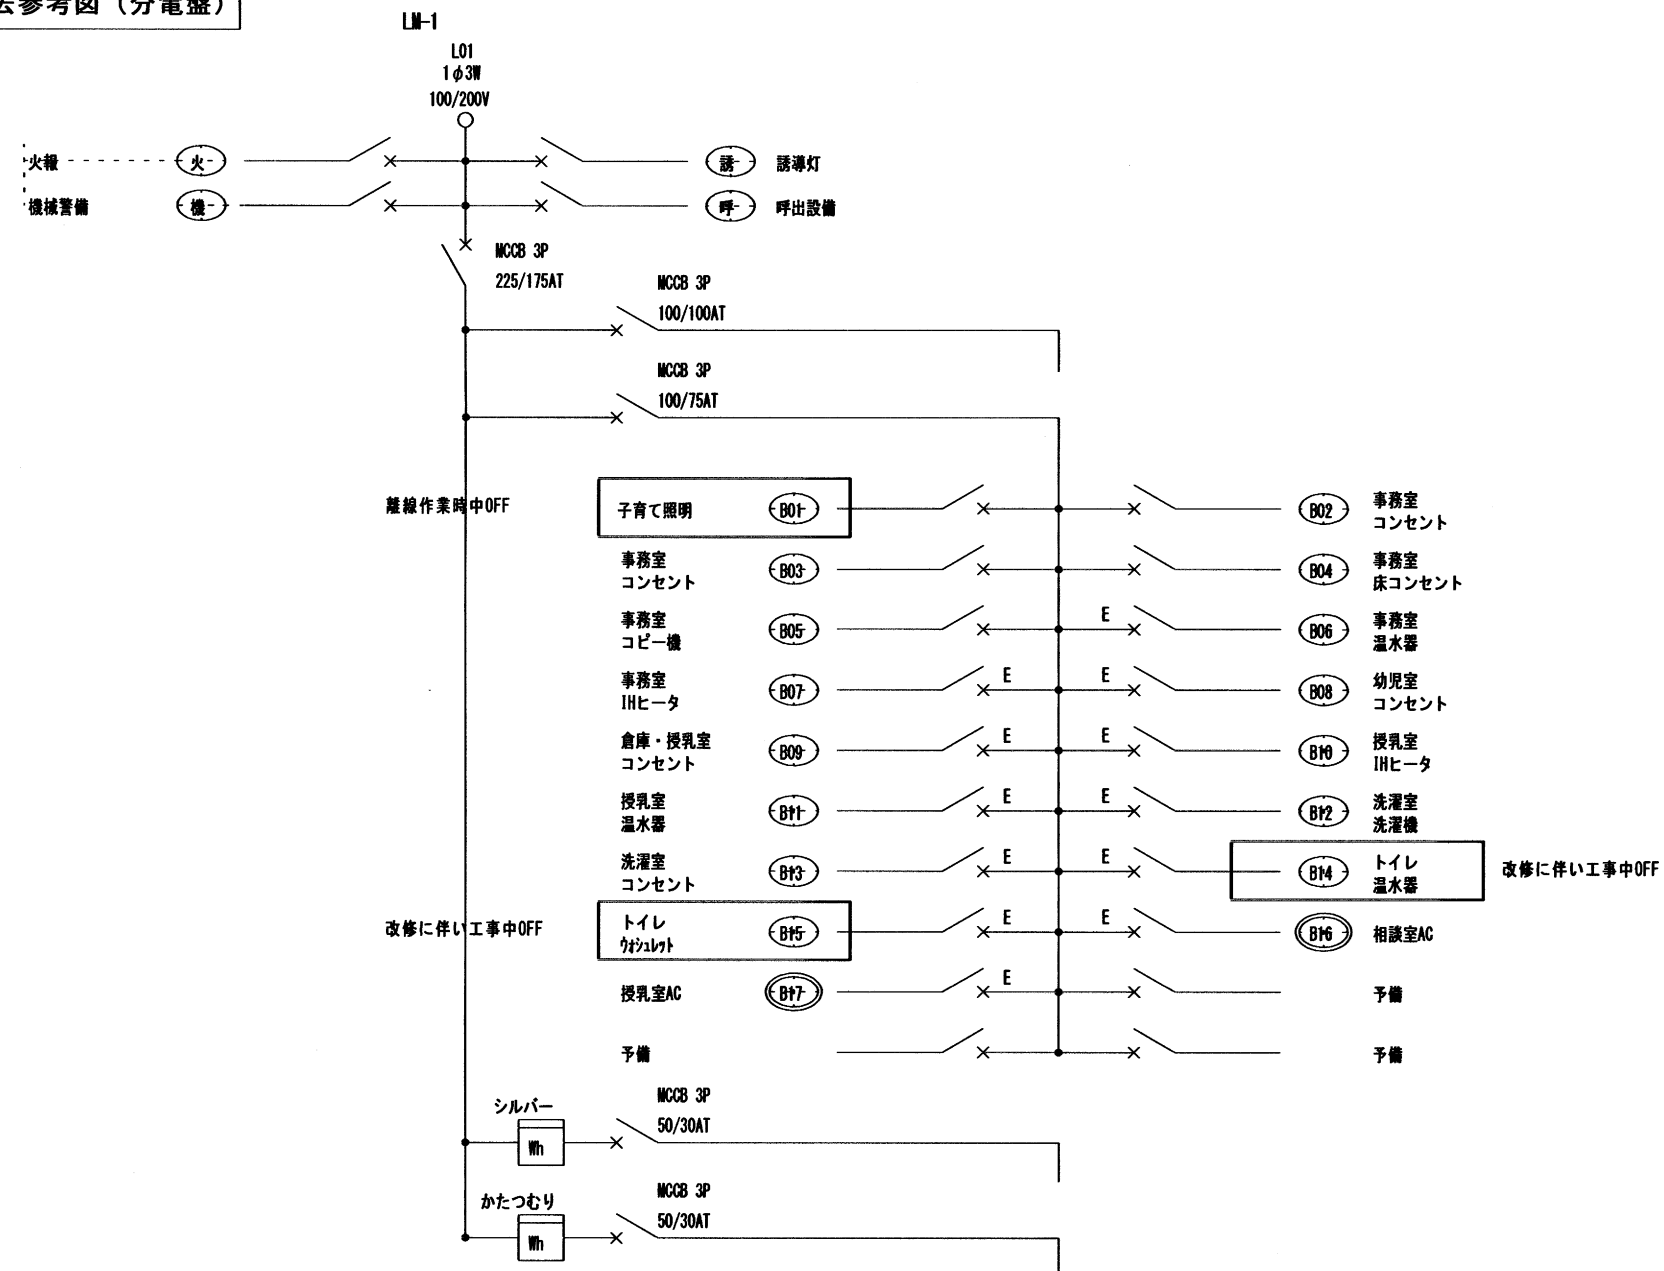

電灯設備撤去参考図


撤去照明器具姿図

F2 LEDダウンライト（昼白色）

LEDダウライト φ150
光源色 昼白色 器具光束 1,650[lm]
参考F1: LED0-15021FL-LS9相当品
参考F2: LED0-15021FW-LS9相当品

凡 例


記 号	名 称	摘 要
	分電盤	幹線・動力設備図参照
	照明器具	照明姿図参照
	ダウンライト	照明姿図参照
	センサースイッチ用操作ユニット	2回路用 樹脂プレート
	熱線センサー付スイッチ	子器 広角検知
	換気扇	機械設備工事 (24hは24時間換気を示す)

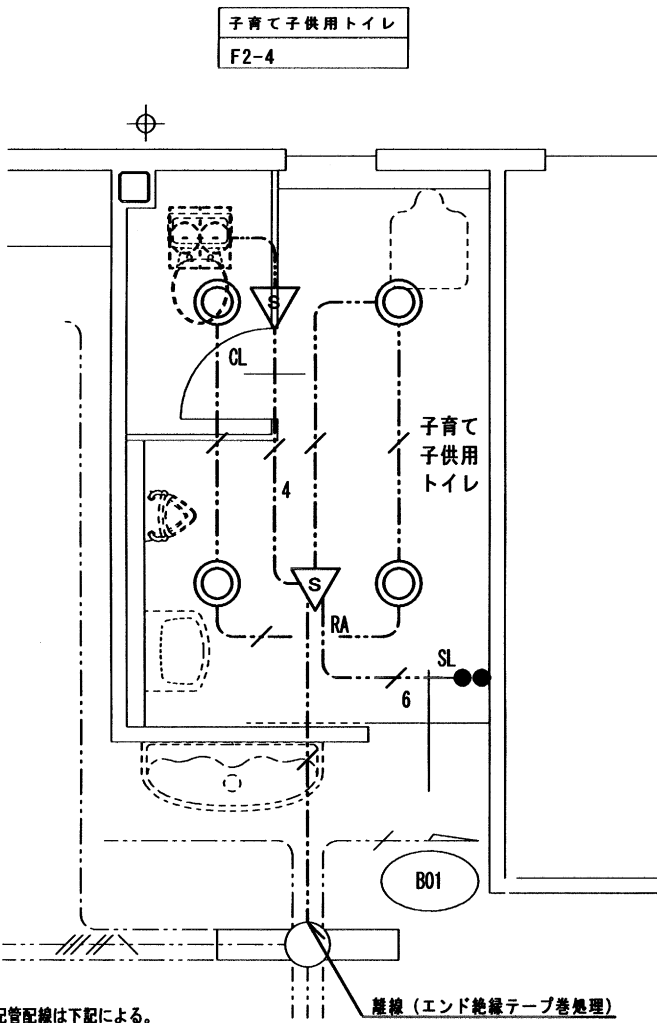

特記なき配管配線は下記による。

EM-EFF 1.6-2C	天井内こがし	立下げPF (16)
EM-EFF 1.6-2C×2	天井内こがし	立下げPF (22)
EM-EFF 1.6-3C×2	天井内こがし	立下げPF (28)

撤去参考図（コンセント）

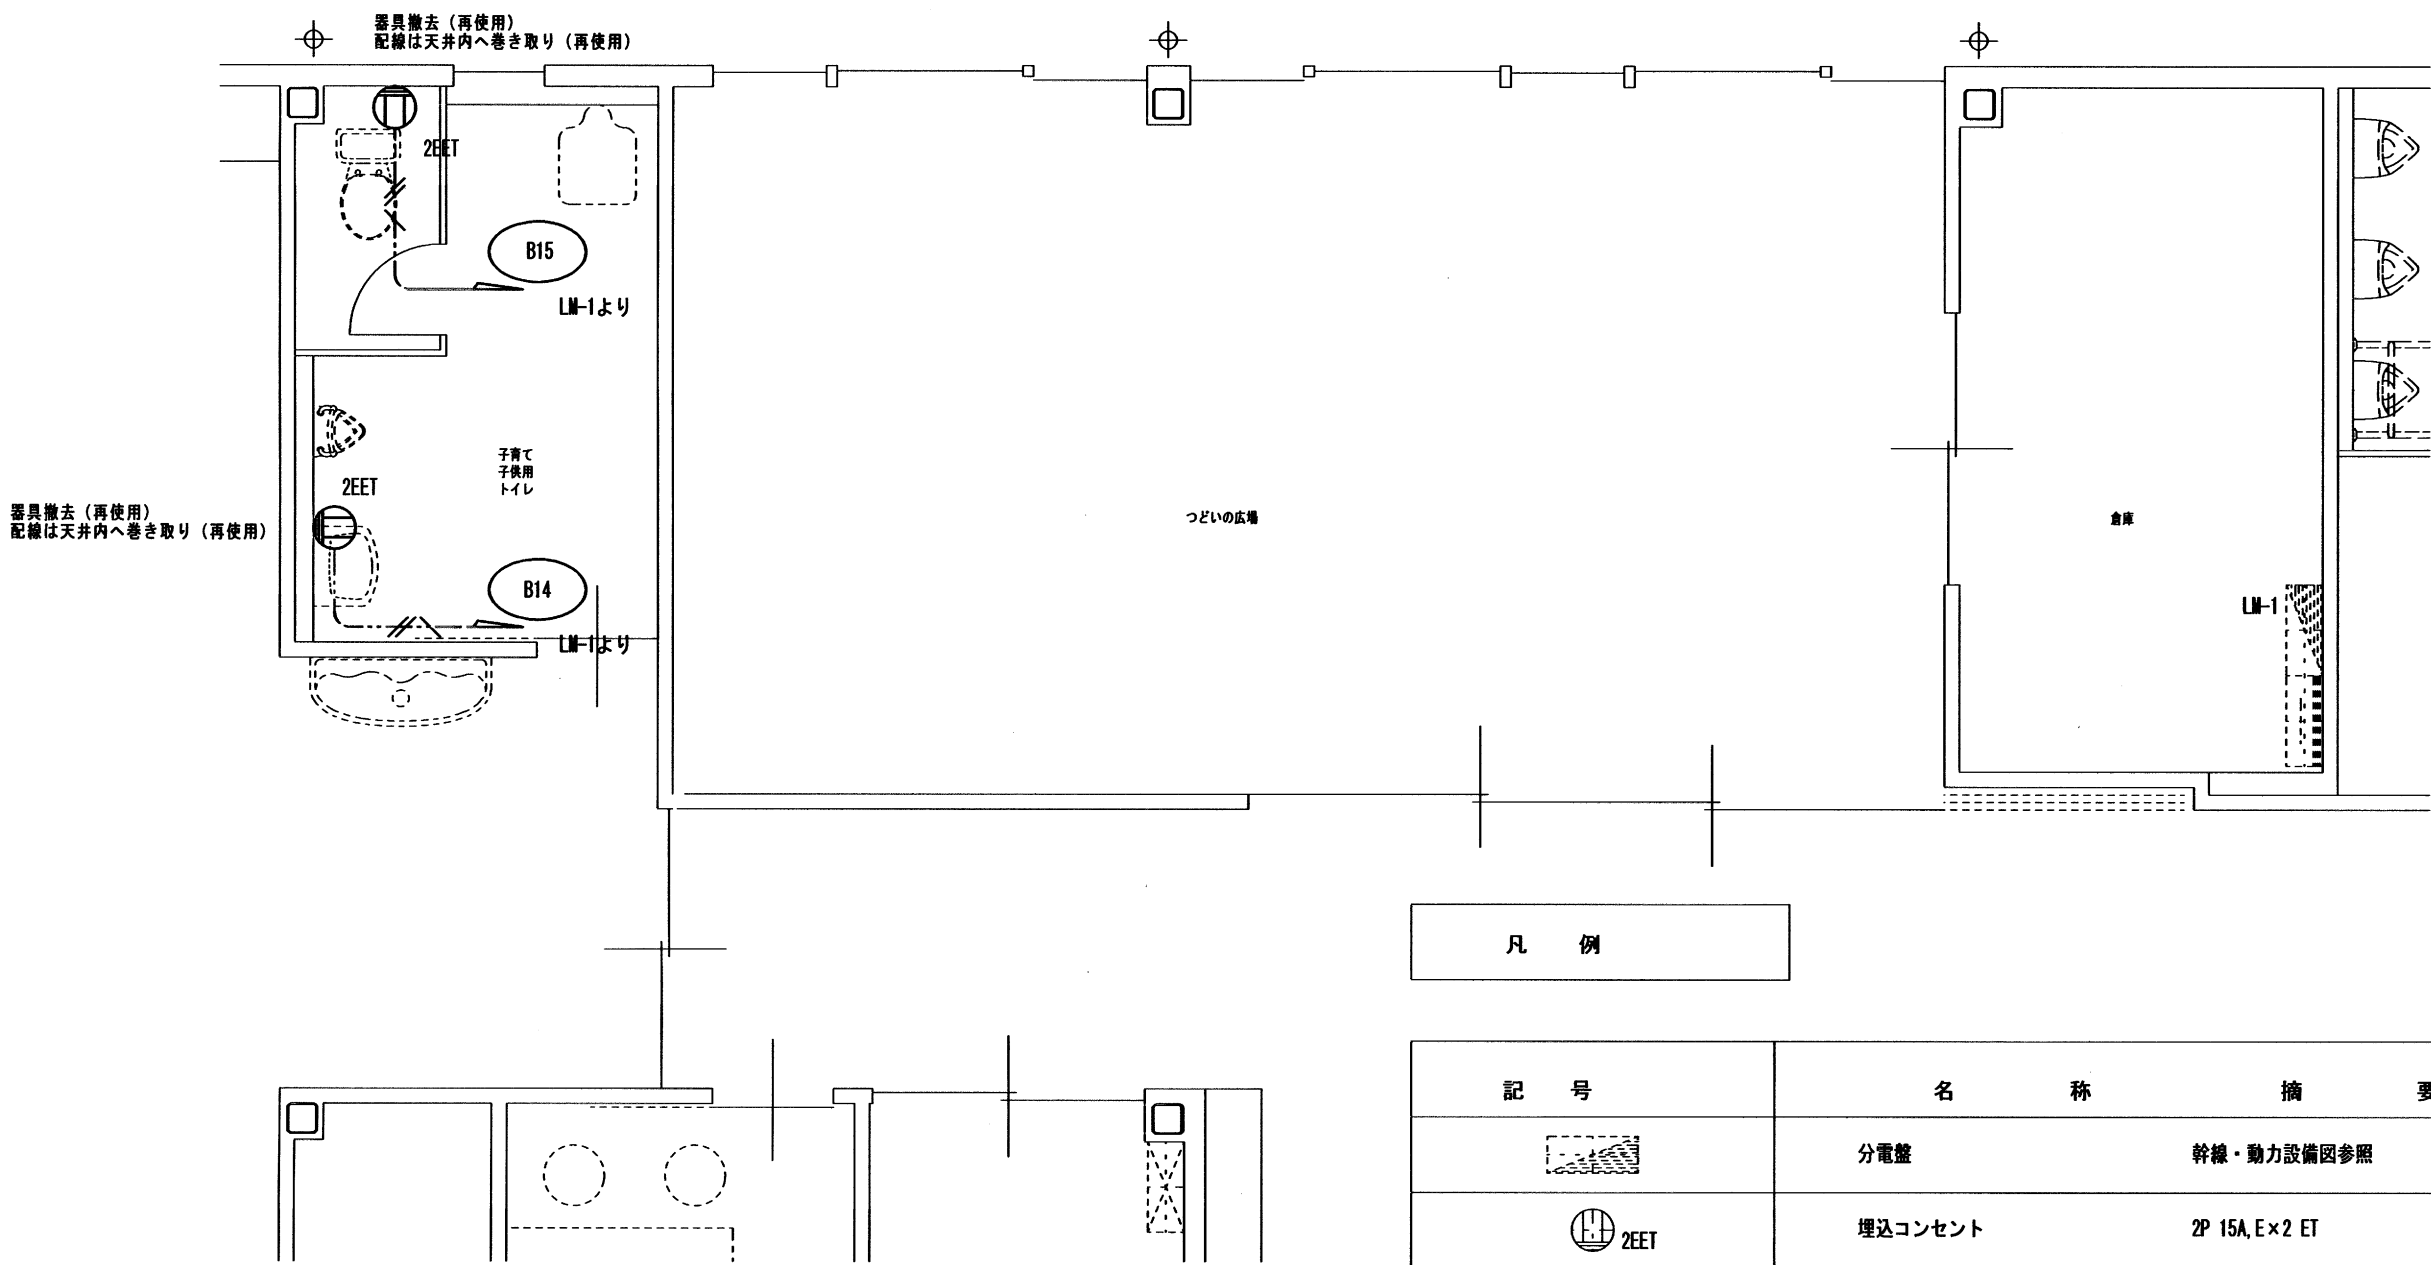

凡 例

記 号	名 称	摘 要
	分電盤	幹線・動力設備図参照
	埋込コンセント	2P 15A, E×2 ET 樹脂プレート

特記なき配管配線は下記による。

EM-EFF 2.0-3C	天井内こがし	立下げPF (22)
---------------	--------	------------

令和8年度本庄地区公民館整備工事


1階電気設備撤去参考図（1）

CHECKED BY.				

株式会社 白兔設計事務所

鳥取県知事 登録番号 第05-142号
管理建築士（一般建築士登録番号 202791） 兼田 浩明

PROJECT NO	DATE	DRAWING BY.
2026 - 08	2026. 7	一級建築士登録番号 第314245号 中島 直行
DRAWING NO	SCALE	
E - 05	1/50	

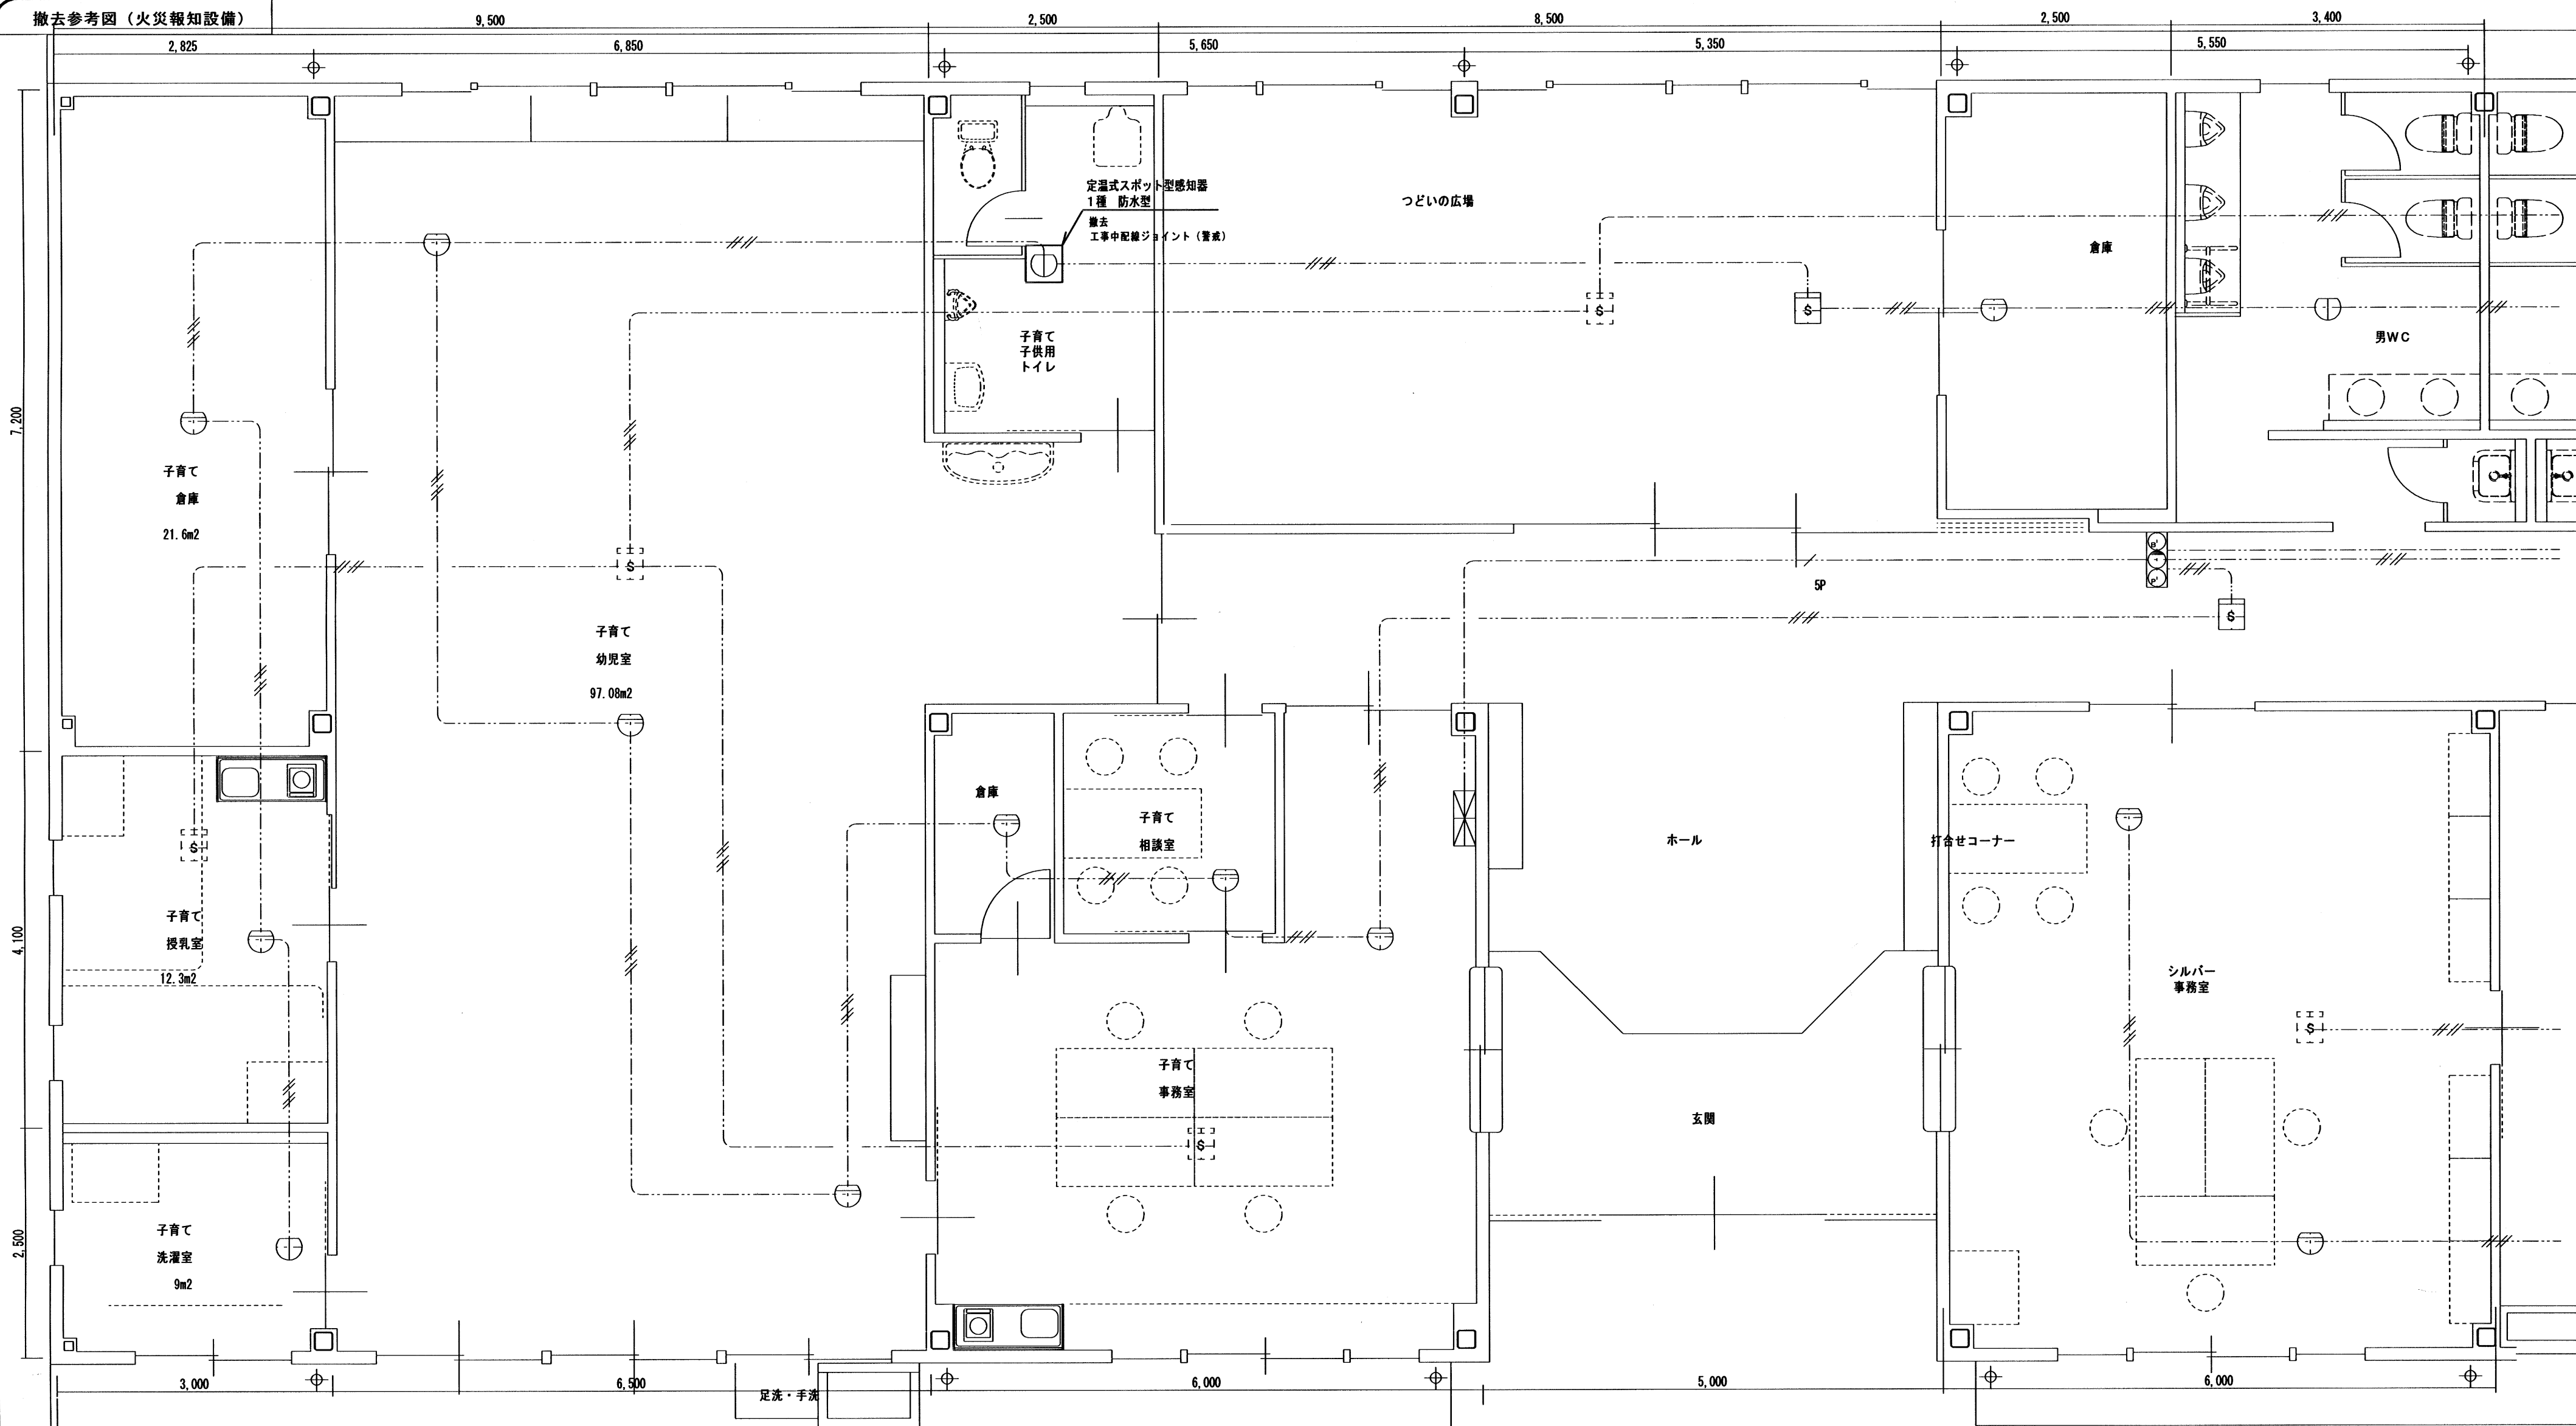

凡 例		
記 号	名 称	摘 要
	受信機	P型2線 5回線
	総合盤	埋込型
	差動式スポット型感知器	2種
	定温式スポット型感知器	1種 防水型
	煙感知器	2種
	煙感知器 (小屋裏用)	2種
	ガス感知器	LPガス用


特記なき配管配線は下記による。

EM-AE 0.9-4C	天井内こがし	立下げPF (16)
EM-HP 1.2-5P	天井内こがし	立下げPF (22)

※ケーブル配線において、損傷のおそれがある場所（壁内）はPF管にて保護する

撤去機器表

名 称	仕 様 (参考品番)	数 量
FE-2	天井埋込 低騒音形 (VD-13ZC14) Q:260m3/h×50Pa 1-100V×40W	1台

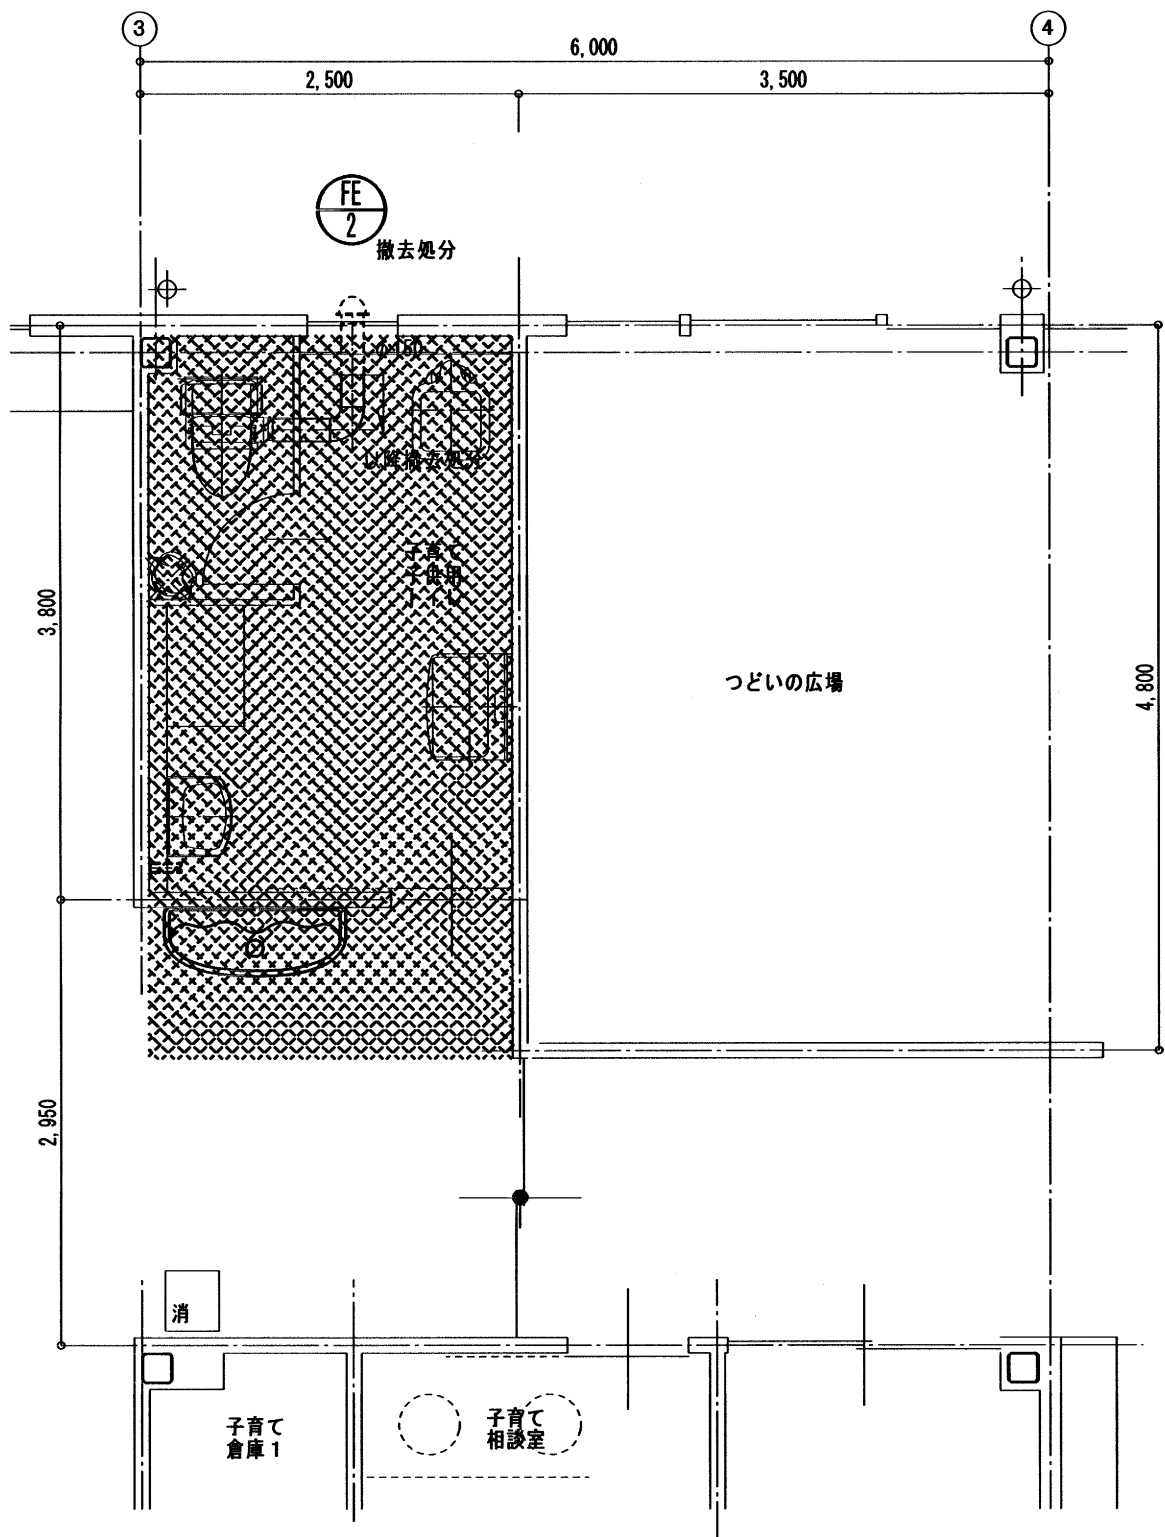


撤去参考図 S=1/50
トイレ天井解体、廃材処分は建築工事

<凡例>
... 改修範囲を示す。

新設機器表

名 称	仕 様 (参考品番)	数 量
VF-1	天井埋込 低騒音形 (VD-13ZC14) Q:100m3/h×35Pa 1-100V×15.5W	1台
VF-2	天井埋込 低騒音形 (VD-15ZPC14) Q:150m3/h×60Pa 1-100V×23W	1台

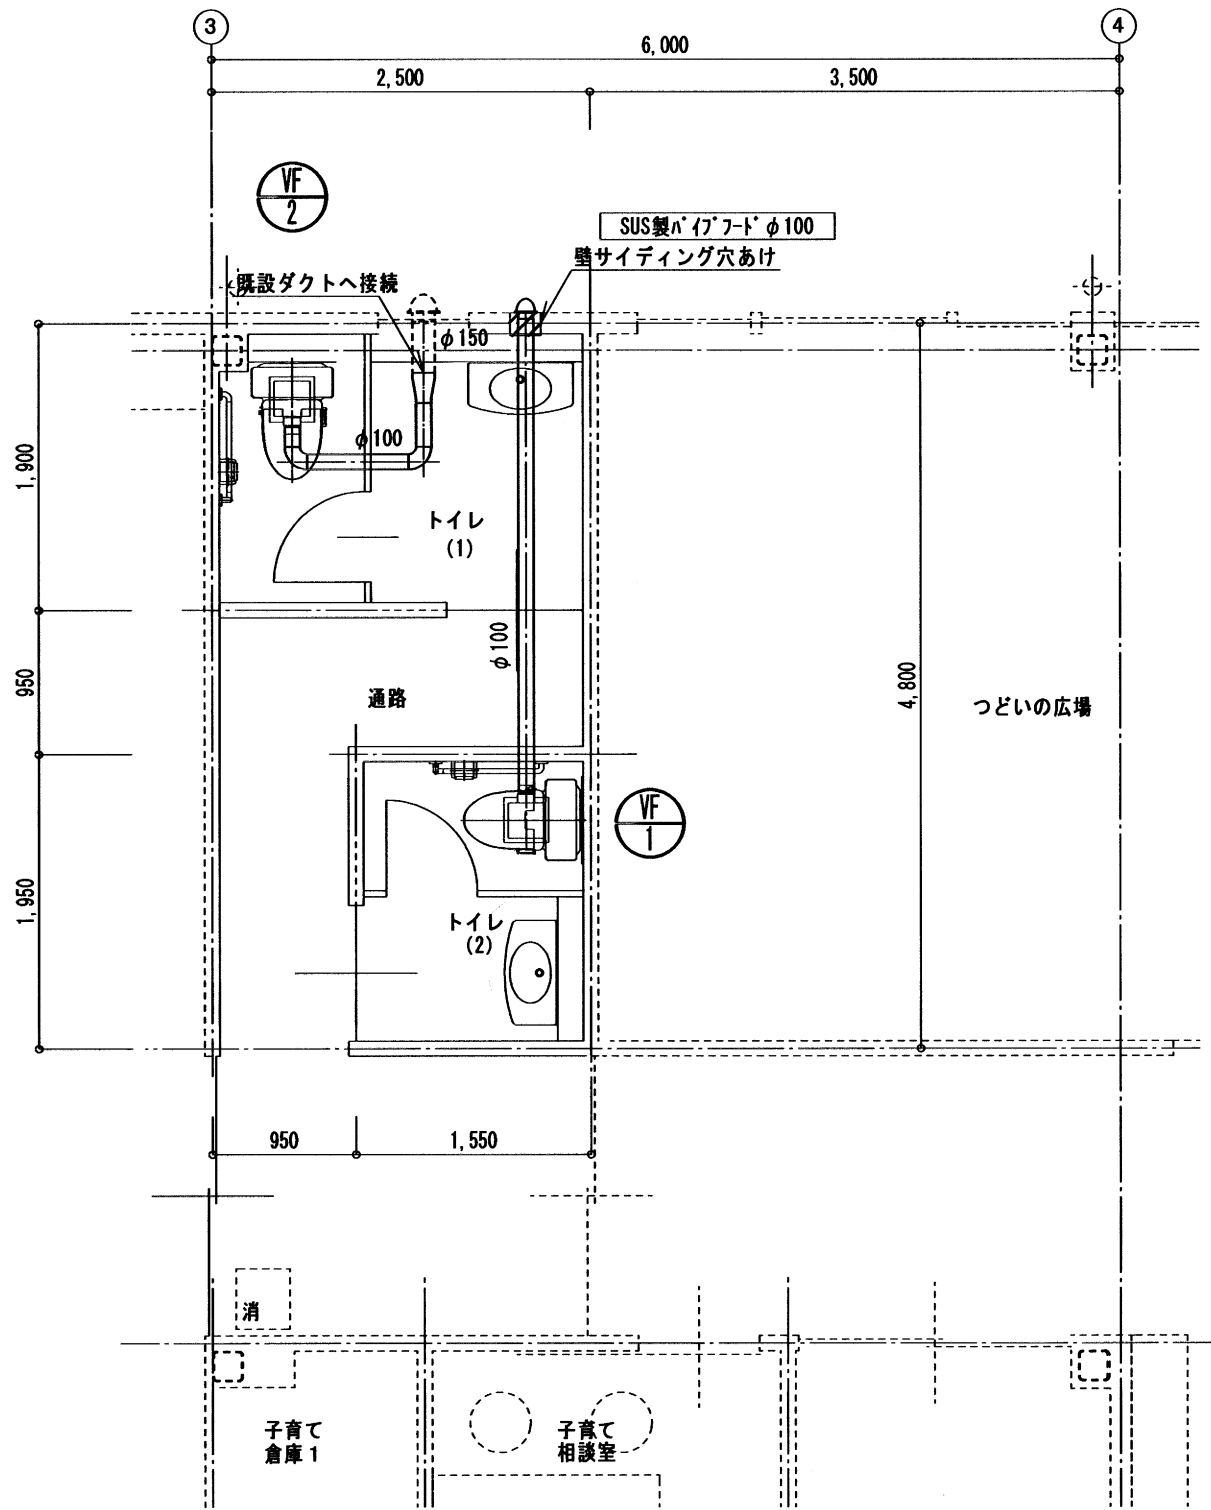

改修ダクト図 S=1/50

令和 8 年度本庄地区公民館整備工事

換気設備 1 階撤去参考図・改修ダクト図

CHECKED BY.



株式会社 白兎設計事務所


鳥取県知事 登録番号 第05-142号
管理建築士 (一級建築士登録番号 202791) 藤田 浩明

PROJECT. NO	DATE	DRAWING BY.
2026 - 08	2026. 7	一級建築士登録番号 第314245号 中島 直行
DRAWING. NO	SCALE	
M - 03	1/50	



撤去衛生器具表

名称	仕様 (参考品番)	数量
腰掛洋風便器	CFS497B 洗浄便座 (TCF5523AUR) 紙巻器 (YH500) 幼児用便座 (TC51)	1組
幼児用小便器	U310GY	1組
洗面器	L250CV6 電気温水器付自動水栓 (REAH03A1SS40A) 化粧鏡 (YM6090A)	1組
汚物流し	SKL3301NNP	1組
ベビーチェア	YKA16R	1組
ベビーシート	YKA25R	1組
幼児用マルチシンク	SKL300L.MAP 幼児用底板2枚 (UTR134K2)	1組

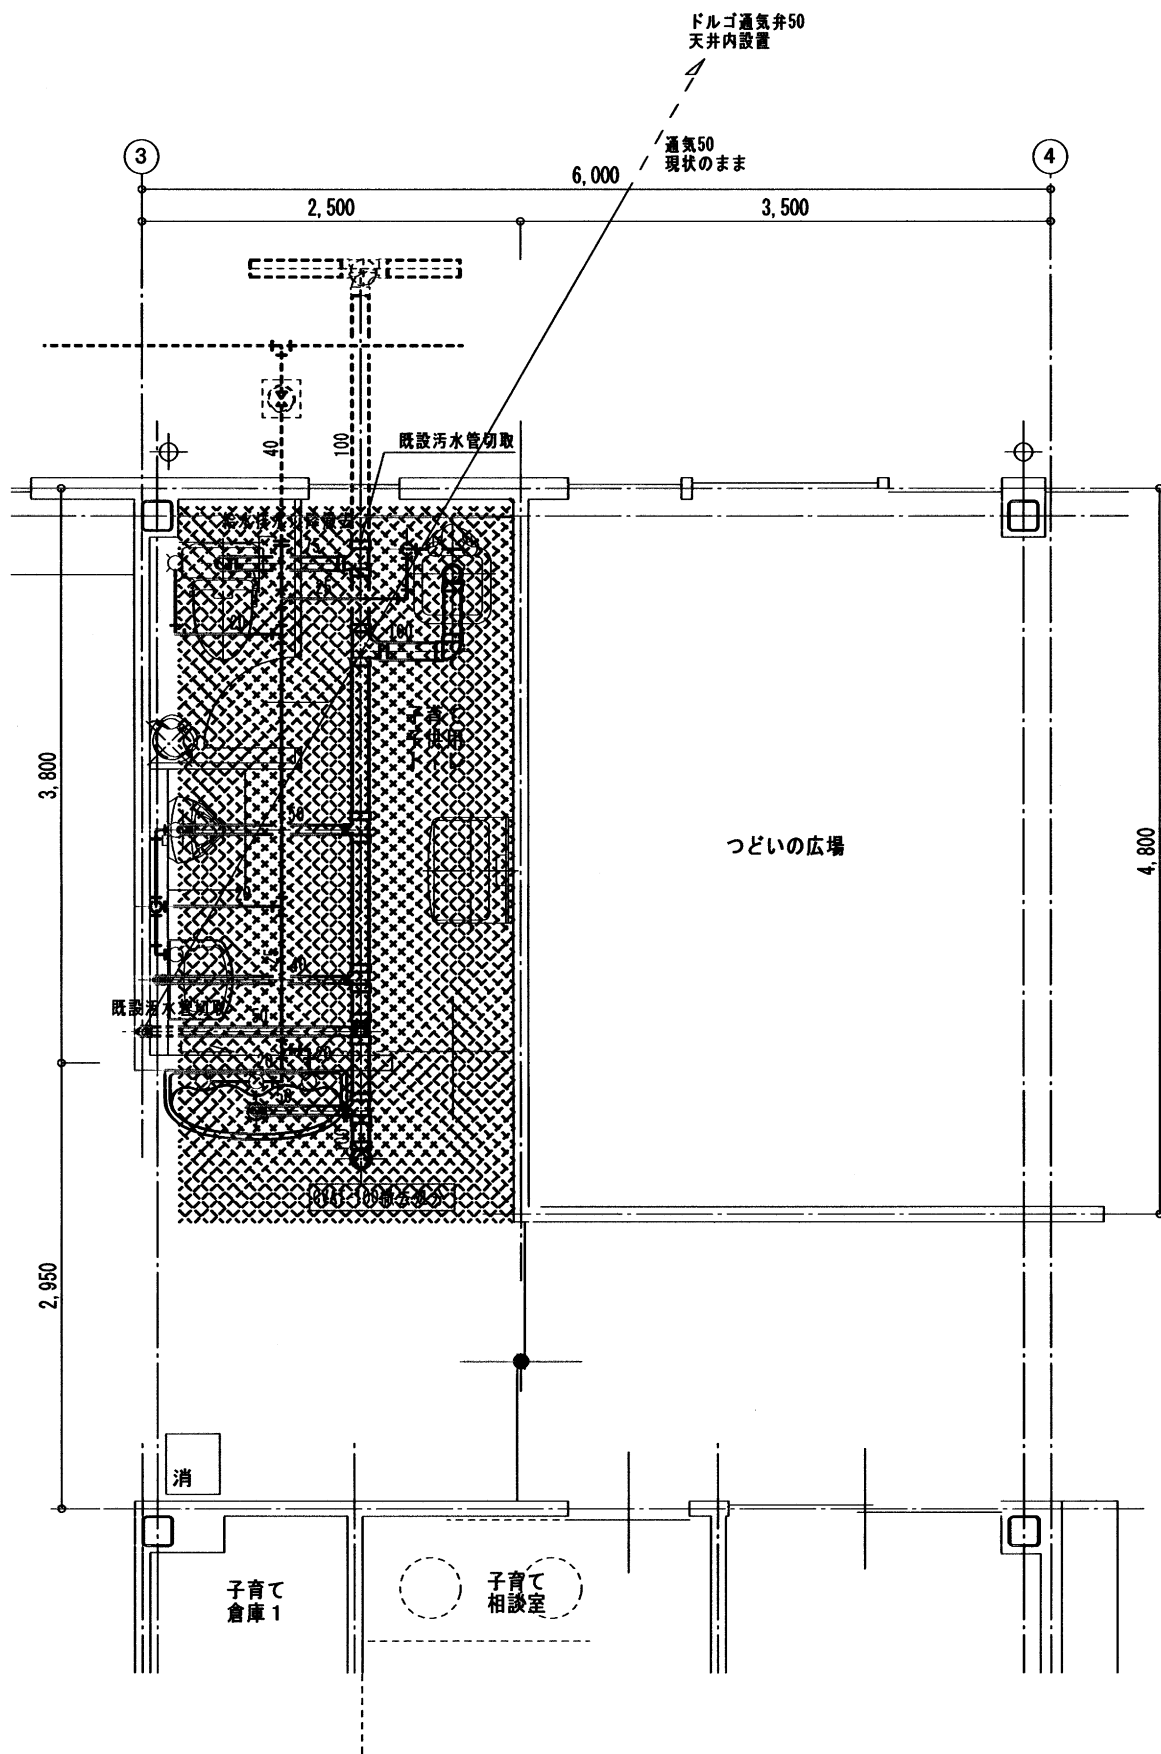

撤去参考図 S=1/50


トイレ床全はつり、廃材処分は建築工事

<凡例>

.....土間コンクリート撤去範囲を示す。

新設衛生器具表

名称	仕様 (参考品番)	数量
腰掛洋風便器	CFS498B#NW1 洗浄便座 (TCF5523AUR) 紙巻器 (YH500)	2組
洗面器	L250CV6 単水自動水栓 (TLE28SS1A) T6BWS1 TL250D 化粧鏡 (YM6090A)	2組
多用途L型手すり	T112CL9 700L T110D16×2 (コーチねじ) T110D34	2組

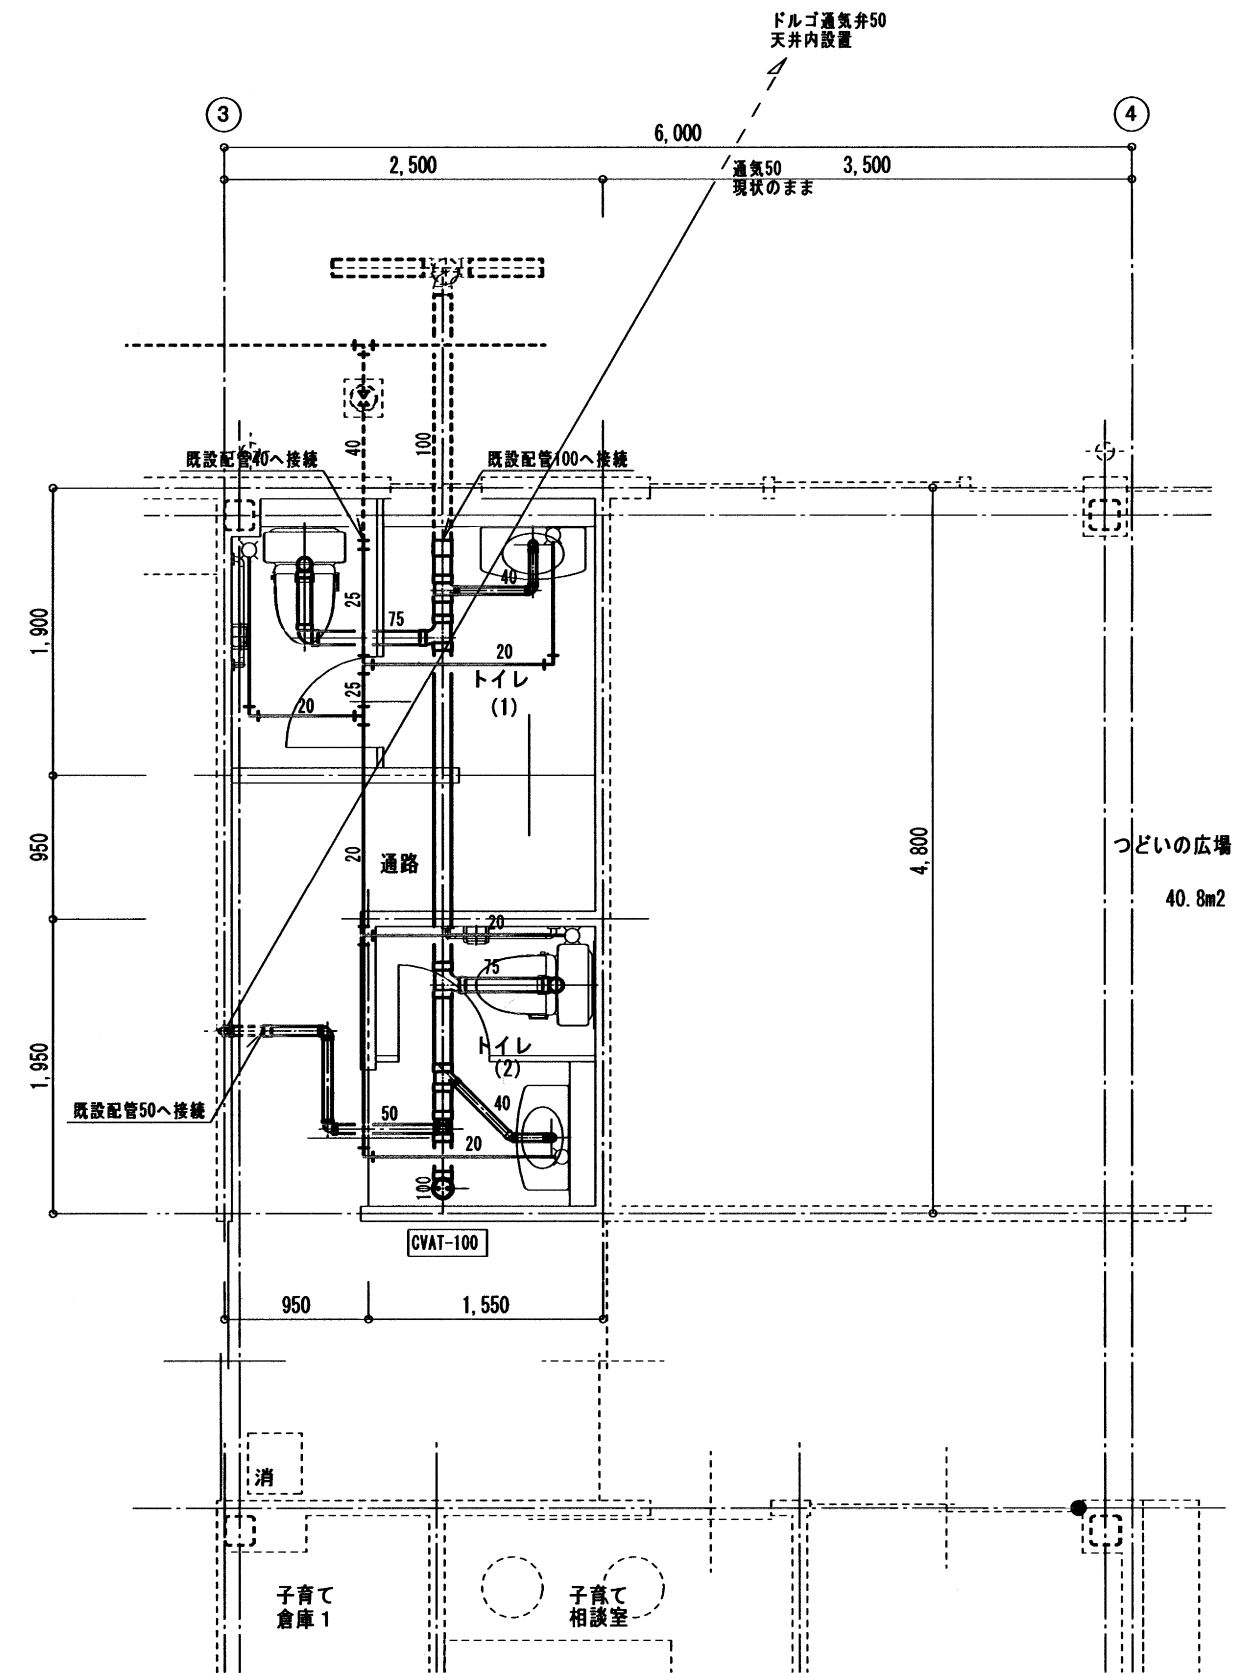

改修配管図 S=1/50

土間配管はSUS吊金具、吊ボルトをスラブより受ける事。

