

書樣仕記特事工備設氣電

I. 工藝技術

1 工事場所 岩美町 牧谷 地内外

2 建物概要

番号	建物名称	構造	階数	基礎面積に占める 敷地面積に対する割合 (%)	基礎面積に占める 延床面積に対する割合 (%)	備考
1	新富田地外2号地	木造	2階	() 項	() 項	7戸
2				() 項	() 項	
3				() 項	() 項	
4				() 項	() 項	
5				() 項	() 項	

3 工事種目

(●印の付いたものが対象工事種目)

目次

[illegible]

4 設備概要

(本工事における工事種目ごとの概要を示すもので、仕様を規定するものではない。)

◎ の付いたものを適用する。

项 目	特 记 事 项
② 照 亮 方 式 ● 非 常 用 照 明 器 具 ● 透 明 燈 具 ● 透 明 燈 具	特 記 ② 準 照 3 級 式 100・200V ● 照 度 2 級 式 100V 分 類 ● 準 照 2 級 式 (● 100V ● 200V) ● 面 照 2 級 式 100V ● LED ● 光 照 燈 ● 白 照 燈 ● 電 燈 ● 透 明 口 ● 透 明 透 視 ● 面 下 透 視 ● 室 內 透 視

[illegible][illegible][illegible][illegible][illegible]

II. 特記仕様

(1) 現場説明書、質問回答書

- のせいにもよる。
- ◎ 公団建設工事機材は特産（建設用工作機械）（令和前期）（以下、「専任仕事機材」という。）
- ◎ 公団建設工事機材は特産（建設用工作機械）（令和前期）（以下、「改修専任仕事機材」という。）
- ◎ 公共施設建設工事機材（建設用工作機械）（令和前期）（以下、「改修機材」という。）
- (2) 国土交通省大臣官庁行政機関事務所の「電気設備工事指針」（令和前期）（以下、「配線指針」という。）を適用する。
- (3) 建設現場工及び建築工事を行う場合、建設現場工及び建築工事ではそれぞれの専任仕事機材及び既備材料を適用する。
- ## 2 特記事項
- (1) 項目は特に○印の付いたものを適用する。
- (2) 特記事項のうち選択する事項は◎の付いたものを適用する。
- ◎ の行ないの場合は、※印の付いたものも適用する。
- (3) 一般工事事項のうち「1, 2, 4, 8, 9, 11, 12, 13, 14, 16, 33」項は、●建設 ●建設現場 工事所又は特設による。

2 特記事項

- | | | |
|---|--|---|
| | 項目 | 特記事項 |
| 一 | (1) 監公署その他の手続
(2) 電気保安技術者 | 工事の施工に必要で監公署その他への手続、検査及びその費用は、請負者の負担とする。
工事開始に先立ち必要で委託する、局側配電工事担当者(自費労働時間5分以内)より当市道利用者の意見を聴し、当該工事の工事開始前自営労働時間の受取の手続きを行うものとする。 |
| 二 | (1) 電気工事士
① 電気安全計画図面
② 電気工場の分岐及び短絡
③ 養生材の分散及び処理 | なお、電気保安技術者の資格取得後第1編第1章第3・3・2にもよるとし、一般用電気工作物に係る工事についても、自営労働工事の発注と同時並行での実施を行うものとする。
国計庁令(省令第97号)上の規格に依り、第1種電気工事士により施工を行う。
電力会社(東京電力)及び電力事業完全化技術センター等にて工事安全対策書を作成し、監理機関へ提出する。
引渡しを要するもの ※ 無し ●有り() |

一 般 事 業 用 品	① 公衆サービスの提供 ② 電気電気技術者 ③ 電気電気技術者の資格取得 ④ 電気電気技術者の資格取得 ⑤ 電気電気技術者の資格取得 ⑥ 電気電気技術者の資格取得 ⑦ 電気電気技術者の資格取得 ⑧ 電気電気技術者の資格取得 ⑨ 電気電気技術者の資格取得 ⑩ 電気電気技術者の資格取得 ⑪ 電気電気技術者の資格取得 ⑫ 電気電気技術者の資格取得 ⑬ 電気電気技術者の資格取得 ⑭ 電気電気技術者の資格取得 ⑮ 電気電気技術者の資格取得 ⑯ 電気電気技術者の資格取得 ⑰ 電気電気技術者の資格取得 ⑱ 電気電気技術者の資格取得 ⑲ 電気電気技術者の資格取得 ⑳ 電気電気技術者の資格取得 ㉑ 電気電気技術者の資格取得 ㉒ 電気電気技術者の資格取得 ㉓ 電気電気技術者の資格取得 ㉔ 電気電気技術者の資格取得 ㉕ 電気電気技術者の資格取得 ㉖ 電気電気技術者の資格取得 ㉗ 電気電気技術者の資格取得 ㉘ 電気電気技術者の資格取得 ㉙ 電気電気技術者の資格取得 ㉚ 電気電気技術者の資格取得 ㉛ 電気電気技術者の資格取得 ㉜ 電気電気技術者の資格取得 ㉝ 電気電気技術者の資格取得 ㉞ 電気電気技術者の資格取得 ㉟ 電気電気技術者の資格取得 ㊱ 電気電気技術者の資格取得 ㊲ 電気電気技術者の資格取得 ㊳ 電気電気技術者の資格取得 ㊴ 電気電気技術者の資格取得 ㊵ 電気電気技術者の資格取得 ㊶ 電気電気技術者の資格取得 ㊷ 電気電気技術者の資格取得 ㊸ 電気電気技術者の資格取得 ㊹ 電気電気技術者の資格取得 ㊺ 電気電気技術者の資格取得 ㊻ 電気電気技術者の資格取得 ㊼ 電気電気技術者の資格取得 ㊽ 電気電気技術者の資格取得 ㊾ 電気電気技術者の資格取得 ㊿ 電気電気技術者の資格取得
-------------	---

豊后国住民町美津


[illegible]

[illegible]

付近見取図



住宅配置図

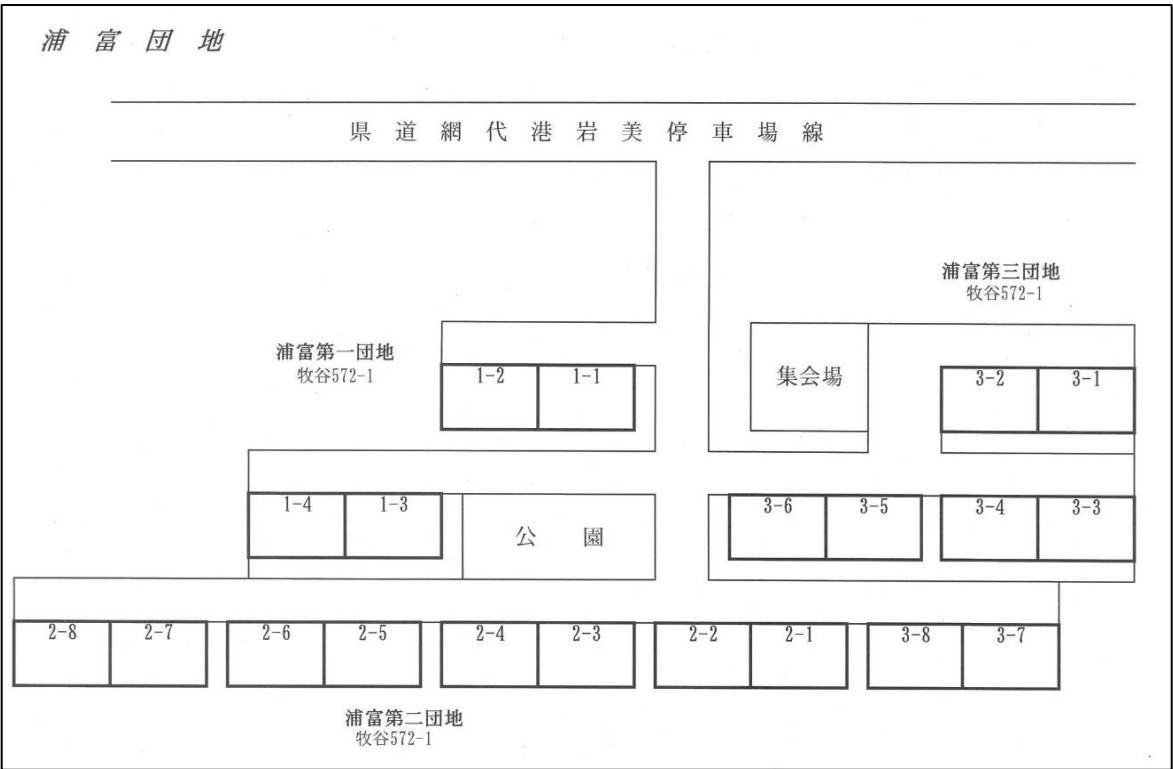


工事概要


分電盤付近に感震ブレーカー付の後付けボックスを増設

- ・ 浦富第1団地 4戸 分電盤主幹容量 30A
- ・ 浦富第2団地 8戸 分電盤主幹容量 30A
- ・ 浦富第3団地 8戸 分電盤主幹容量 30A


分電盤 配置図 (浦富第2団地)

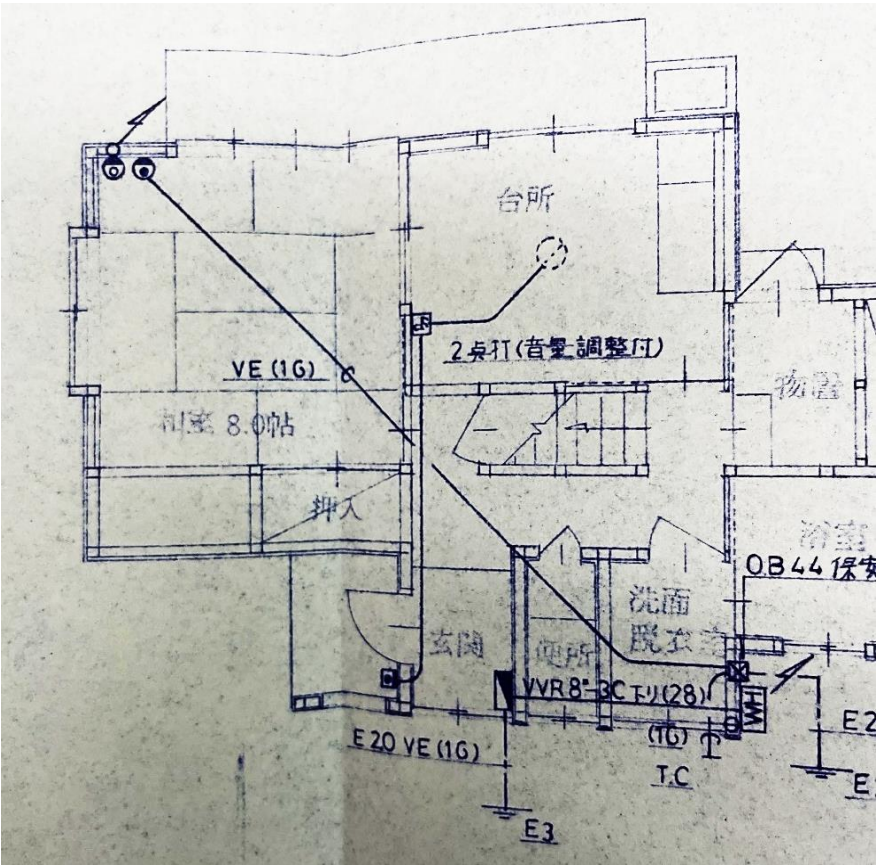

分電盤 配置図 (浦富第3団地)

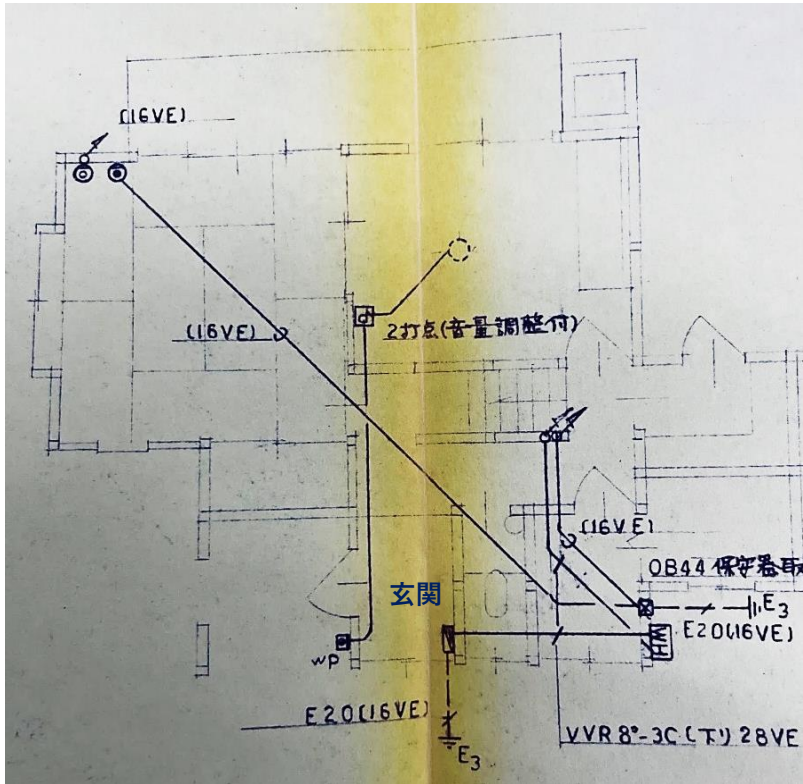

分電盤 配置図 (浦富第1団地)

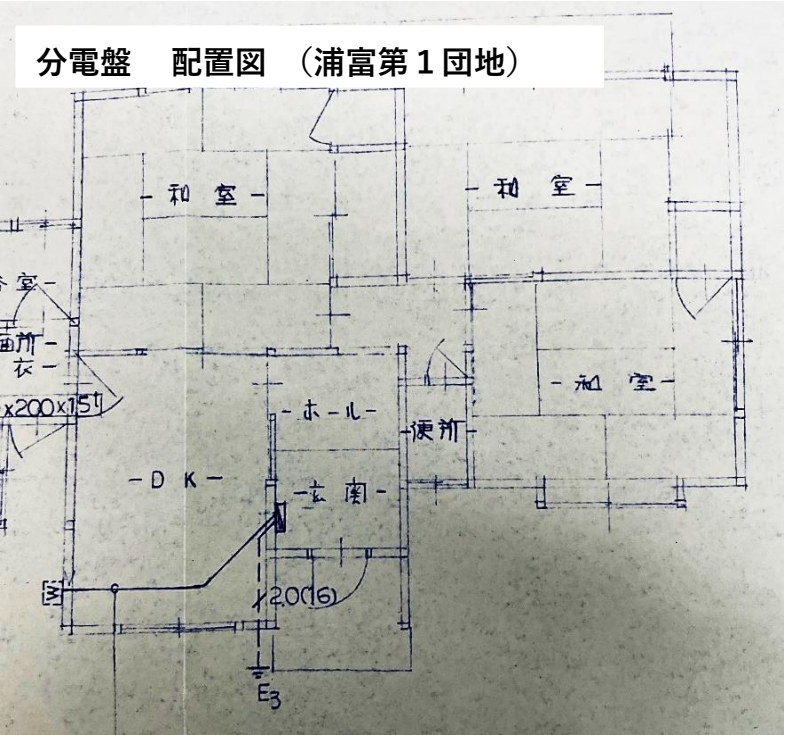

名称	町営住宅感震ブレーカー取付工事 (1工区)	縮尺	図面 No
図面名	(浦富団地) 付近見取図・配置図	1 : NS	E-03

町営住宅 大谷団地 大谷2182-5

至 沓井大橋

至 新港 ←

町道大谷浜中央線

→ 至 9号線

駐車場

丘

集会場

広場

駐来車客場用

総合案内板




丘

バス停留所

ジモスターション

A棟 ... 19号、20号
B棟 ... 1号、2号、5号、6号
11号～18号、23号～28号
31号～38号、41号～50号
C棟 ... 3号、4号 7号～10号
21号、22号
29号、30号 39号、40号

- ・大谷団地 A棟 2戸 分電盤主幹容量 30A
- ・大谷団地 B棟 36戸 分電盤主幹容量 30A
- ・大谷団地 C棟 12戸 分電盤主幹容量 30A

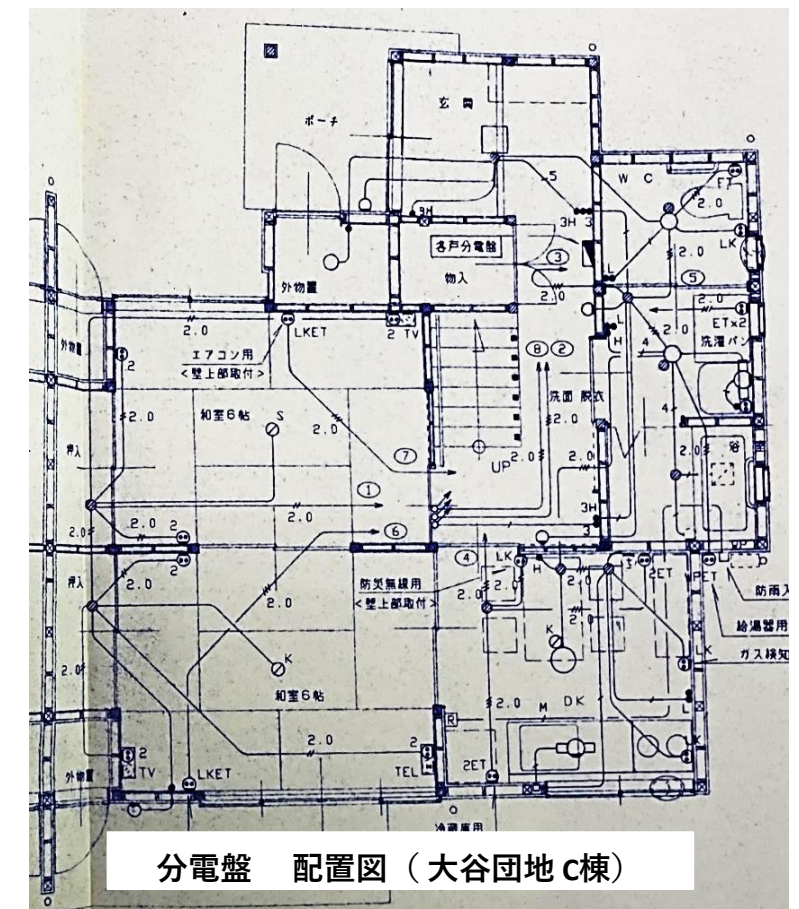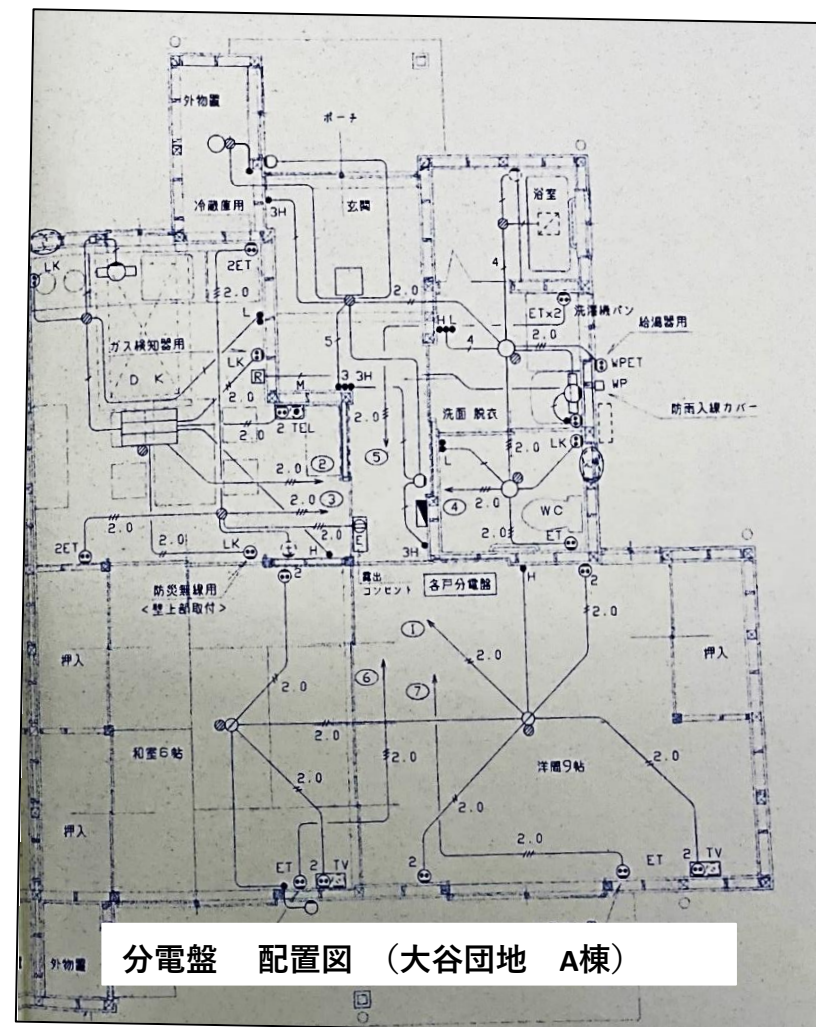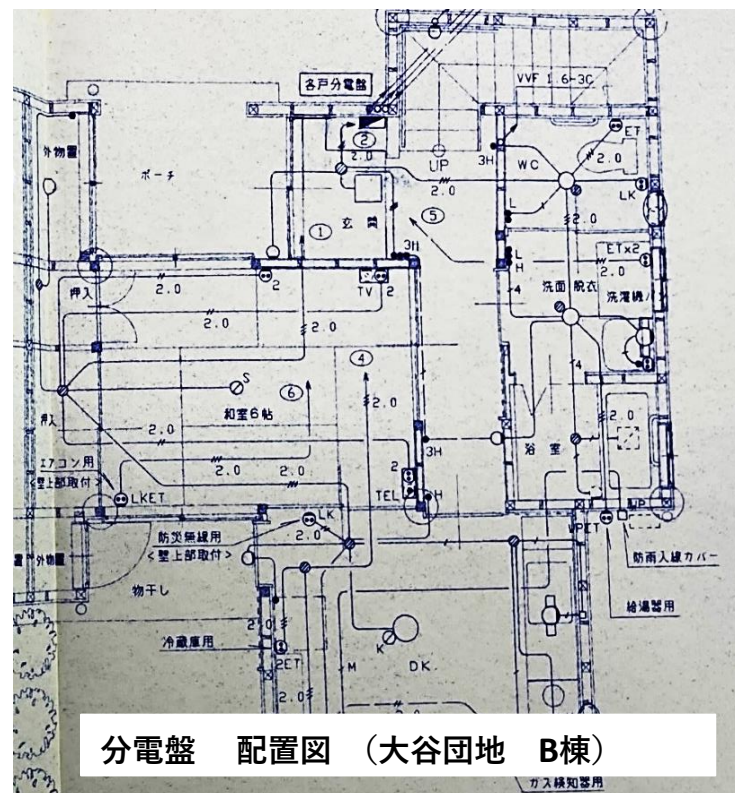


名称 町営住宅感震ブレーカー取付工事（１工区）	縮尺 １：NS	図面 No E-04
図面名 付近見取図・配置図 (大谷団地)		


付近見取図



住宅配置図

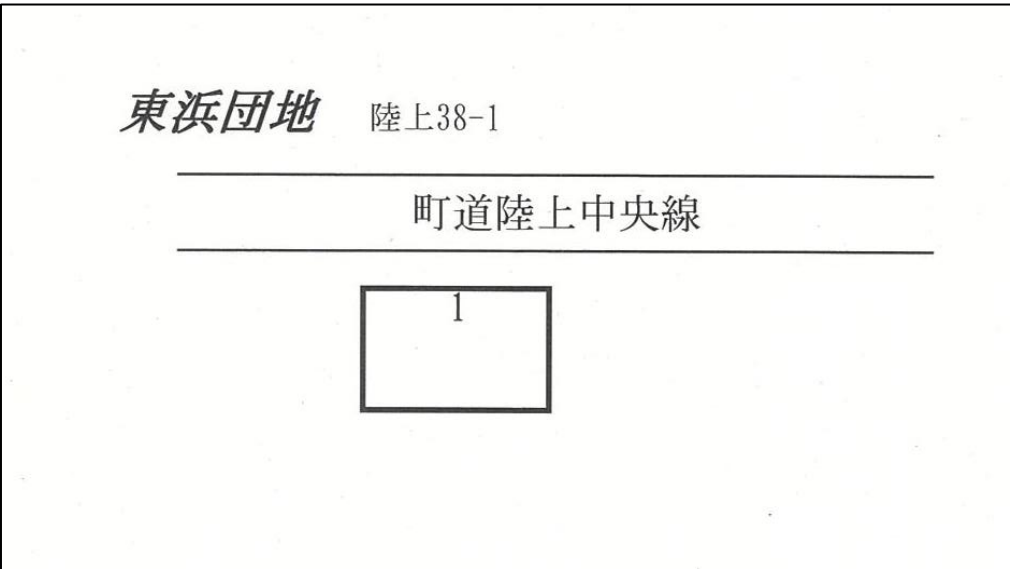

分電盤 配置図（東浜団地）

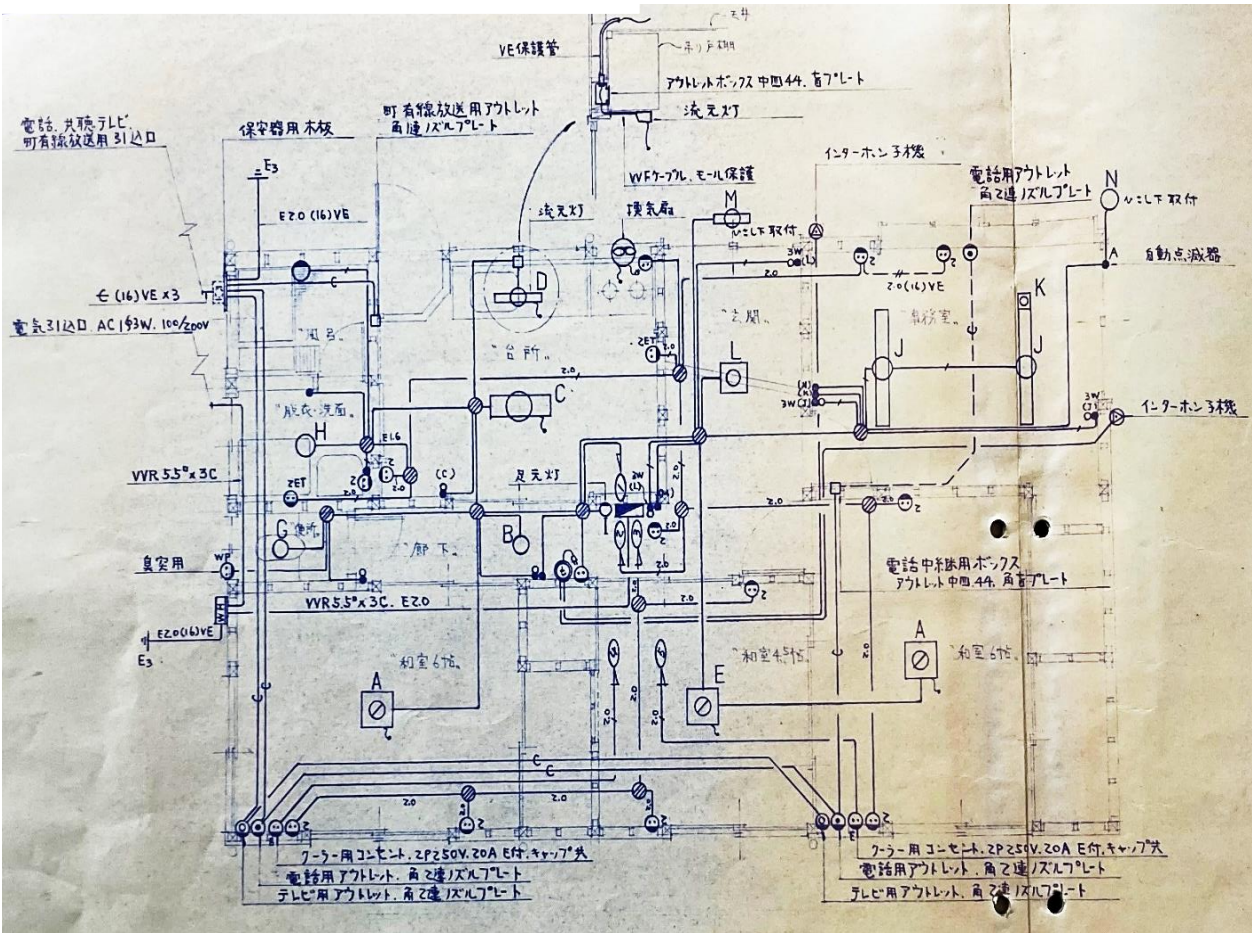

工事概要


分電盤付近に感震ブレーカー付の後付けボックスを増設

・東浜団地 1戸 分電盤主幹容量 30A

名称	町営住宅感震ブレーカー取付工事（1工区）	縮尺	図面 No
図面名	（東浜団地） 付近見取図・配置図	1 : NS	E-05

分電盤搭載の各デバイス仕様については、各々の商品仕様書をご確認ください。

日本配線システム工学会
高機能規格適合品

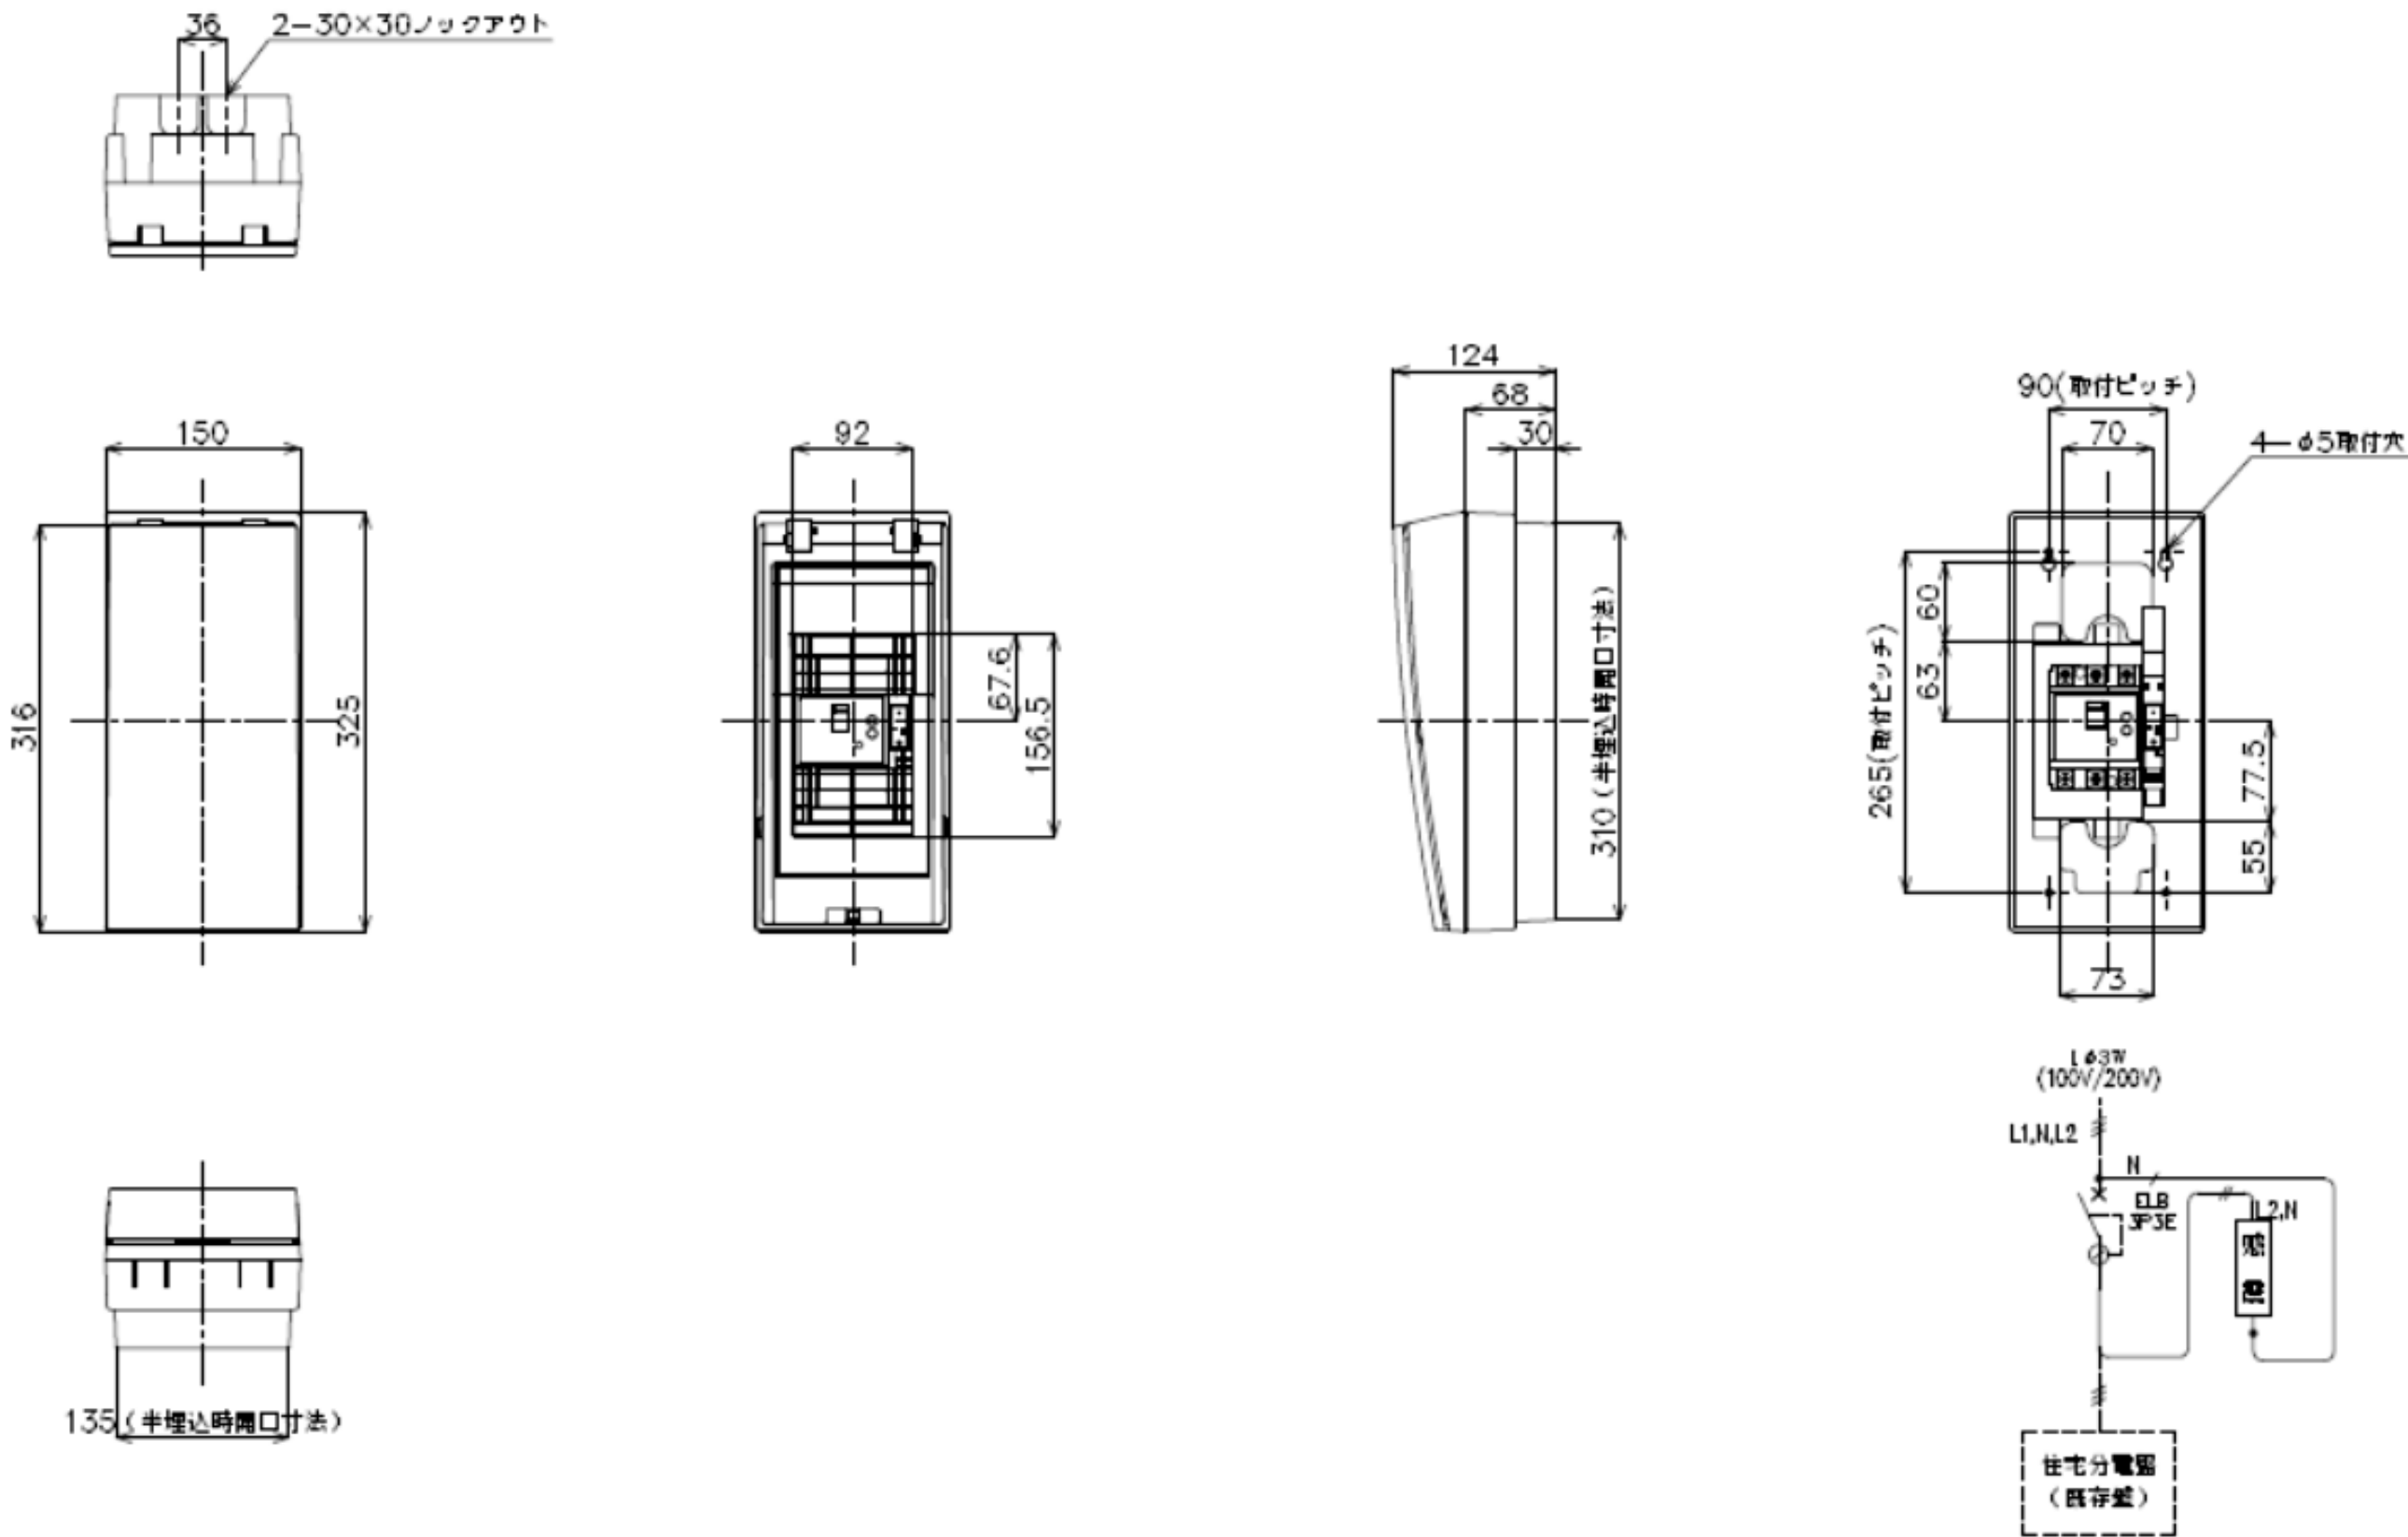

主幹ブレーカ) 漏電ブレーカBJWA型3P3E 30A (BJWA3303)
感震ブレーカー (BQX702)

注) 入線サイズ: 最大22mm²

カバー	特殊合成樹脂			カバー	マンセル10Y9/0.5		作成		尺貫 free	品名	感震リニューアルボックス	図	
化粧カバー	特殊合成樹脂			色 化粧カバー	マンセル10Y9/0.5		△		検 図 設計	品番	BQE3253ZK	2	
ベース	特殊合成樹脂			ベース	マンセル10Y9/0.5		△			品番	コスモパネル コンパクト21	3	
木板	t=15						△					面	パナソニック株式会社

制定年月 2402-00

単位: mm

第三角法 (JIS A-3)

名称	町営住宅感震ブレーカー取付工事 (1工区)	縮尺	図面 No
図面名	参考図面	1 : NS	E-06