

書樣仕記持事工備設氣電

I. 工事概観

- | 1 工事場所 | 岩美町 岩本 地内外 |
|--------|------------|
|--------|------------|

2 建筑物概要

番号	建物名称	構造	階数	建築面積(㎡)	延床面積(㎡)	容積率(%)	備考
1	基本田地	不造	2階				60坪
2				() ㎡			
3				() ㎡			
4				() ㎡			
5				() ㎡			

3 工事種目 (●印の付いたものが対象工事種目)

3 工事種目 (●印の付いたものが対象工事種目)

工種目		番 号	種 考					
		1	2	3	4	5	題外	
①電灯設備								
●電力設備								
●電熱設備								
●電気機設備								
●受変電設備								
●電力貯蔵設備								
●変電設備								
●屋内電線管架設備								
●屋内交換設備								
●情報表示設備								
●收音・音響設備								
●拡声設備								
●陸揚支線設備								
●テレビ用受電設備								
●防犯・入退管理設備								
●監視カメラ設備								
●火災報知設備								
●中央監視制御設備								
●伝音関係設備								
●屋内配電盤箱								
●屋内通気設備								
●テレビ電線群架設備								
●機械設備工事								
●配管工事								

4 設備概要

(本工事における工事種目ごとの概要を示すもので、仕様を規定するものではない。)

◎ の付いたものを適用する。

项 目	特 记 事 项
(2) 变 方 式 非 常 用 型 燈 具 ・ 結	材料②：单相90℃、100V・200V ● 面取2部式、100V 分切 ● 棒形2部式、(100V ・ 200V) ● 面取2部式、100V 光通 ● LED ● 点灯 ● 白炽灯 ● 電圧 ● 道入口 ● 閉路送給 ● 断り通路 ● 至り通路 ● 電線引回形 ● 電線引回形

● 暖 方	● 特約：三階・新装式200V ● 普通：2階式200V ● 普通：3階式100V/200V 分岐 ● 三階・新装式200V ● 普通：2階式（100V ● 200V）
● 電 線 管 道	● 支柱 ● 通上付解体 ● その他金具類（ ● 配管固定金具 ● 引下付金具 ● 直結固定金具利用 ● 接地線施設

● 電力方式別	高圧・三相3線式 6、6kV 高圧・三相3線式200V・単相3線式100V/200V・単相2線式（●100V・200V） 低圧工事 低圧線路 KVA 新設工事 ●100kV未満 ●100kV以上500kV未満 ●500kV以上 ●変圧器 ●置付機 ●キナードリ式配電盤（●CB-1射 ●CB-2射） ●高圧3～7.5kV系、変圧器直結（CB-9射） 変圧器 三相 KVA、単相 KVA ●差入 ●モノバス 土留設備 ●配電タンス ●VCB
---------	---

項目	特記事項
電力計 電圧計 電流計 電圧電流計	用 用 ● 単相用同時電流電圧計および電圧電流電圧同時電流計用 ● 三相電流電流同時電流計用 ● 単相用同時電流電圧計 ● WGS形電流電圧計 ● WGS形電流電流計 ● (A) ● 電圧によるUPS ● 閉路型UPS ● 電圧電流計用
変電設備	用 ● 三相3線式 ● 6.6kV ● 210V ● ケーブル210V形 ● 変圧器 ● オートマチック ● 変電機 (KVA以上) ● 閉路機 ● テーザール ● ガスタービン ● コントリール機 ● 変電機 (本工事 ● 別添工事) ● モジュール ● 制御システム ● 閉路機 ● ● 変電機 ● プログラム形 ●

[illegible][illegible]

II. 特記仕様

一 般 事 項

- [illegible]

2 特記事項

- (1) 項目は例に○印の付いたものを適用する。
(2) 特記事項のうち選択する事項は○の付いたものを適用する。
○の付かない場合は、※印の付いたものを適用する。○と◎の付いた場合は共に適用する。
(3) 一枚の通票のうち「1, 2, 4, 8, 9, 11, 12, 13, 14, 15, 35」項は、●「建設」●「建設設備」工事科目は特記による。

項目	特記事項
① 公称寸法の統一の手段	工事の図面に併記、必要な物への手帳による、検査員以上の責任、慣習者の負担とする。
② 電気配線技術者	工事現場に必要の電気技術者は、局用配線設備技術士(局用配線工事技術者)と電気配線技能士(5年以内)の2種類の資格者が必要で、通常工事の市場に必要の電気配線工事技術者の数は不足している。
③ 電気工事士	なお、電気配線技術者の資格は建設業(1級建築士3番、1.3に)によるものとし、一般用電気工事中に係る工事についても、自前電気工事士の職种と同様の資格を行うものとする。
④ 電気会社員	資格者500人以上の職种にない限り、第1種電気工事士により行う。
⑤ 電気会社員組織及び電気工事技術者を争うに工事会社組織を作り直し監理機関に提出する。	引渡しを受けるもの ※ 無し
⑥ 工事材の分配及び処理	引渡しを受けるもの以外は、権利帰属不明とする。
	特別管理電気設備物 ※ 無し
	※ 本工に於いて図表を行う
	(P C B使用機器) ※ フラット含有設備資材 (※ 配管遮断設備)
	(P C B使用機器は断電時等に使用に処する)
	断電を要する機器の電圧 P C B 0分秒 ※ 無し
	※ 有り

課長 民生部

[illegible]

[illegible][illegible]

7	構内放送機用排他	仲電時間 (分)	※ 本工事 ● 別添工事
6	3 保安器用排他	※ エリウヤンバー	● 電機用ブレーキ
5	1 3 警報電話機との接続	内線 / 外線	同線 (同線/兼用/専用)
4	2 4 同線機	● 長電話機	● 多線制電話機
3	5 電話機	● ショートコード電話機	● プラフソニ
2	6 電話機への記録	▲ 上記電話機台につき次のを見込む。	● 1 P 電話機
1	7 プラフソニ機	● ポツ電話機 (● 呼び出し 0.4-2P)	() ※ 15 m
0	8 出進表示装置	● 内線電話機 (● 呼び出し 0.65-25)	() ※ 1 m
9	9 時刻表示装置	● 多線制電話機 (● 呼び出し 0.4-2P)	() ※ 15 m
8	10 時刻表示装置	● 1 P 電話機 (● 呼び出し 0.5-4P)	()
7	11 プラフソニ機	● データスキャン (● 呼び出し 0.4-2P)	()
6	12 出進表示装置	● 時刻装置 (● 時刻表示) ● 時刻表示	()
5	13 時刻表示装置	● 時刻装置 (● 時刻表示) ● 時刻表示	()
4	14 時刻表示装置	● 時刻装置 (● 時刻表示) ● 時刻表示	()
3	15 時刻表示装置	● 時刻装置 (● 時刻表示) ● 時刻表示	()
2	16 時刻表示装置	● 時刻装置 (● 時刻表示) ● 時刻表示	()
1	17 時刻表示装置	● 時刻装置 (● 時刻表示) ● 時刻表示	()
0	18 時刻表示装置	● 時刻装置 (● 時刻表示) ● 時刻表示	()


課 生活民生住町美岩

[illegible]

付近見取図



住宅配置図

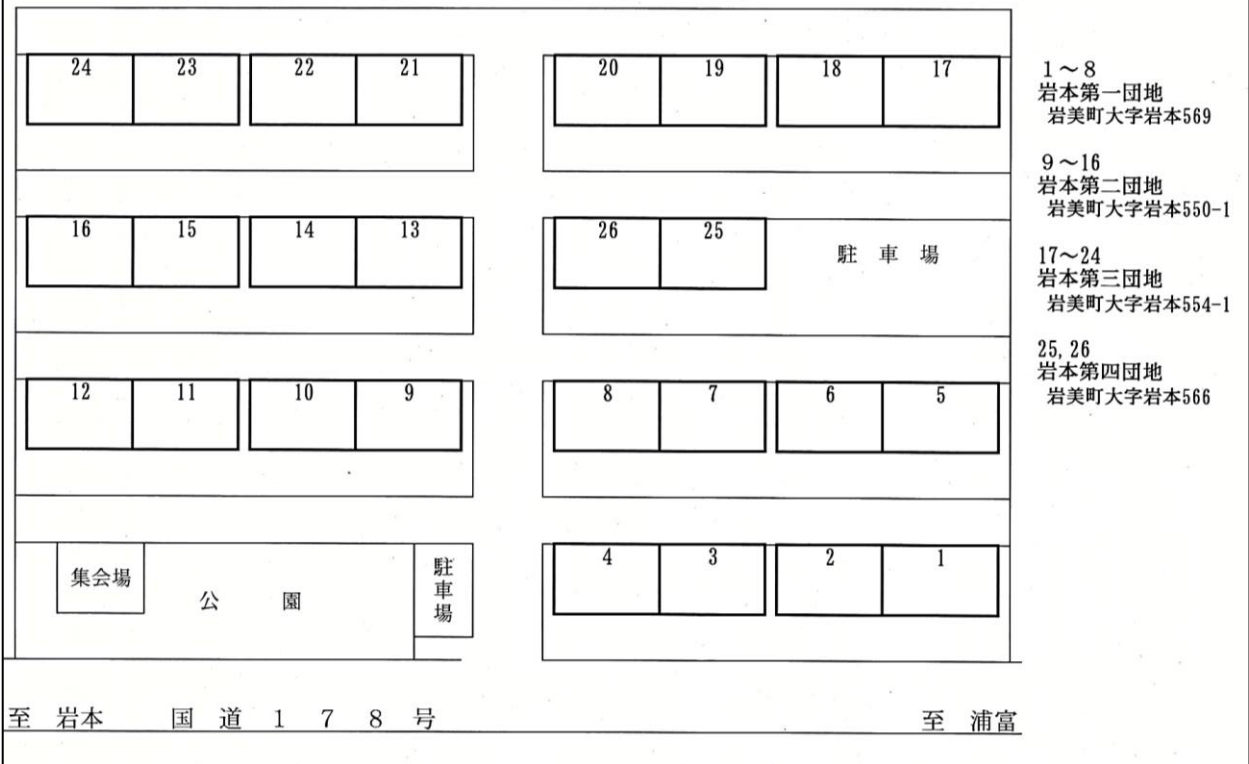


工事概要


分電盤付近に感震ブレーカー付の後付けボックスを増設

- ・岩本第1団地 8戸 分電盤主幹容量 40A
- ・岩本第2団地 8戸 分電盤主幹容量 40A
- ・岩本第3団地 8戸 分電盤主幹容量 40A
- ・岩本第4団地 2戸 分電盤主幹容量 50A

分電盤 配置図 (岩本第1, 2, 3団地)

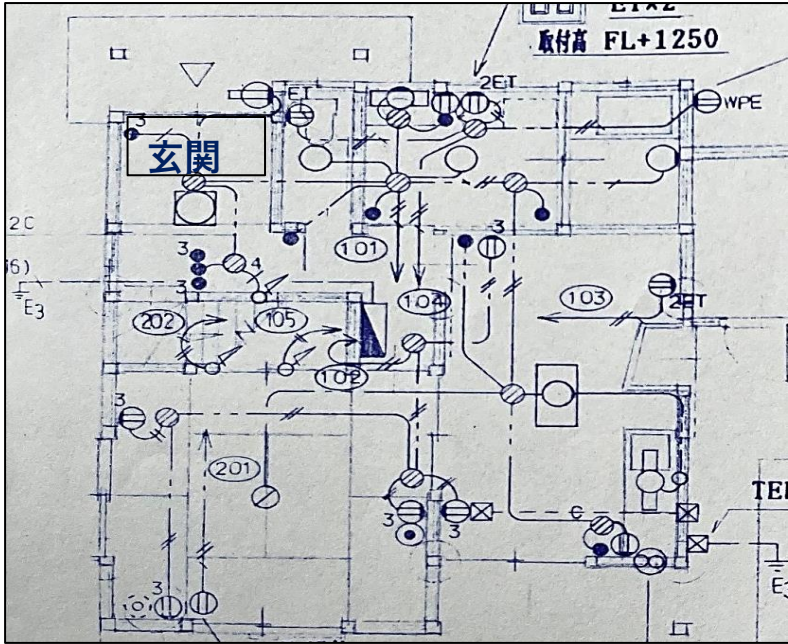

分電盤 配置図 (岩本第4団地)

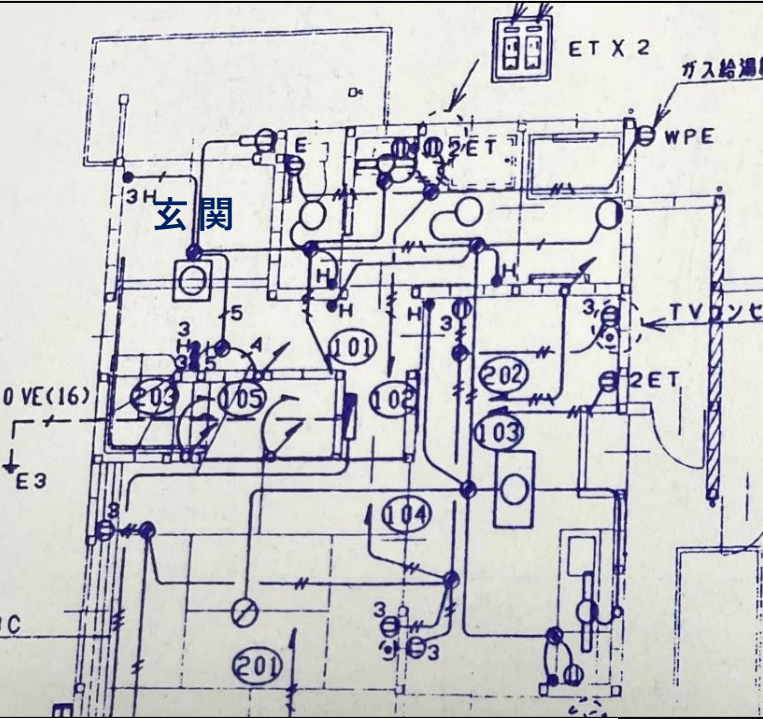


名称	町営住宅感震ブレーカー取付工事 (2工区)	縮尺	図面 No
図面名	付近見取図・配置図 (岩本団地)	1 : NS	E-03


付近見取図



住宅配置図

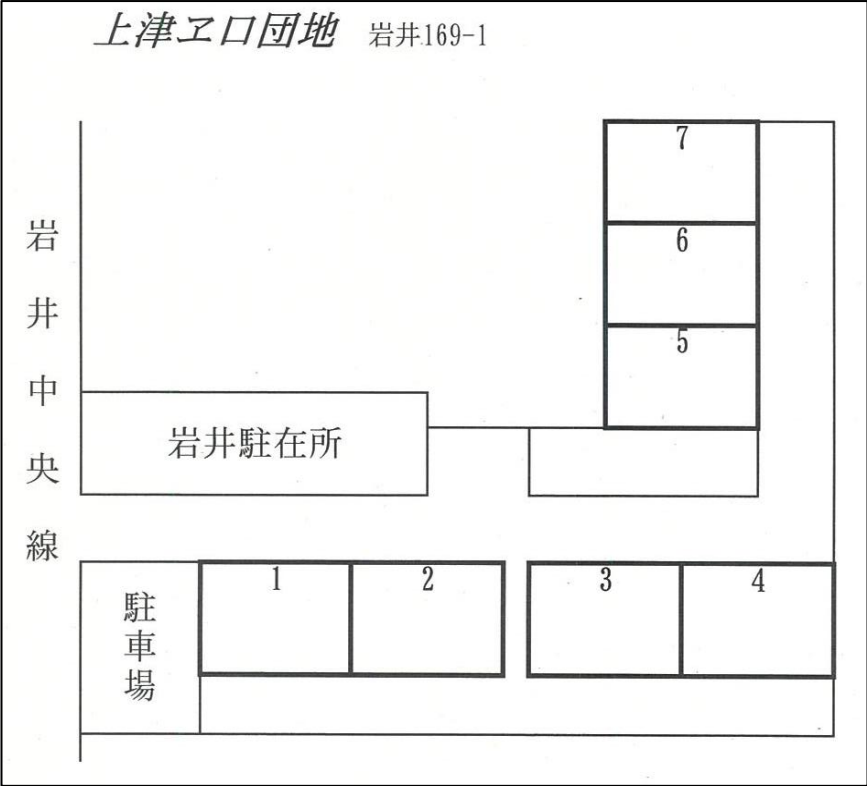

分電盤 配置図（上津エロ団地）

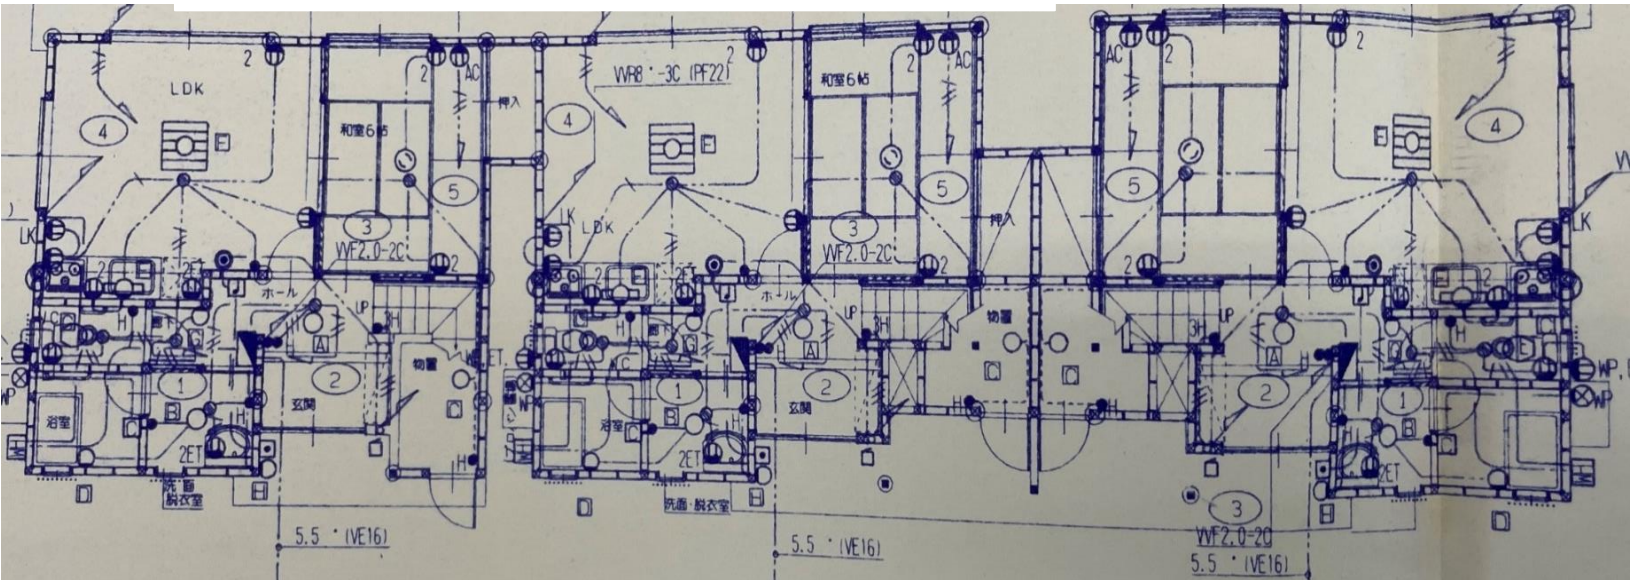

工事概要

分電盤付近に感震ブレーカー付の後付けボックスを増設

・上津エロ団地 7戸 分電盤主幹容量 40A

名称	町営住宅感震ブレーカー取付工事（2工区）	縮尺	図面 No
図面名	（上津エロ団地） 付近見取図・配置図	1：NS	E-04


付近見取図




工事概要

分電盤付近に感震ブレーカー付の後付けボックスを増設
・下坪井団地 4戸 分電盤主幹容量 40A

下坪井団地 新井388-4 住宅配置図

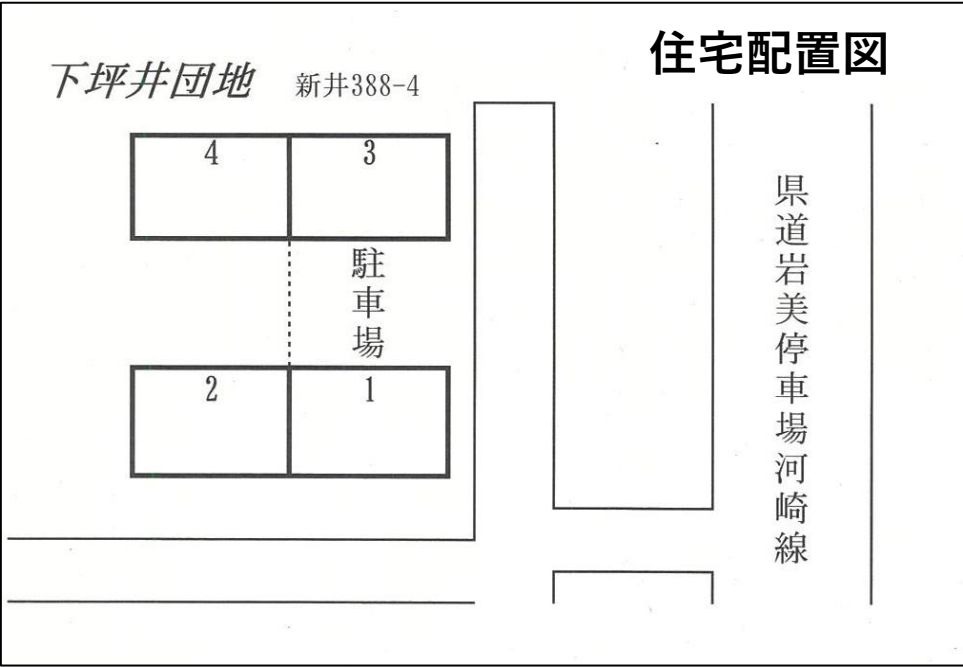


分電盤 配置図（下坪井団地）

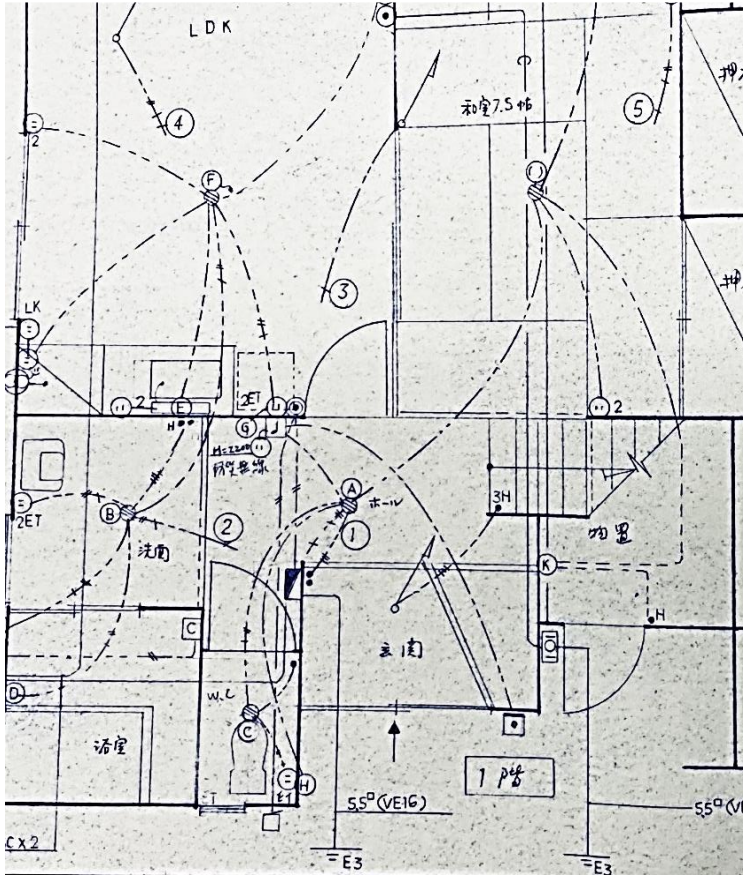


名称	町営住宅感震ブレーカー取付工事（2工区）	縮尺	図面 No
図面名	（下坪井団地） 付近見取図・配置図	1：NS	E-05

付近見取図

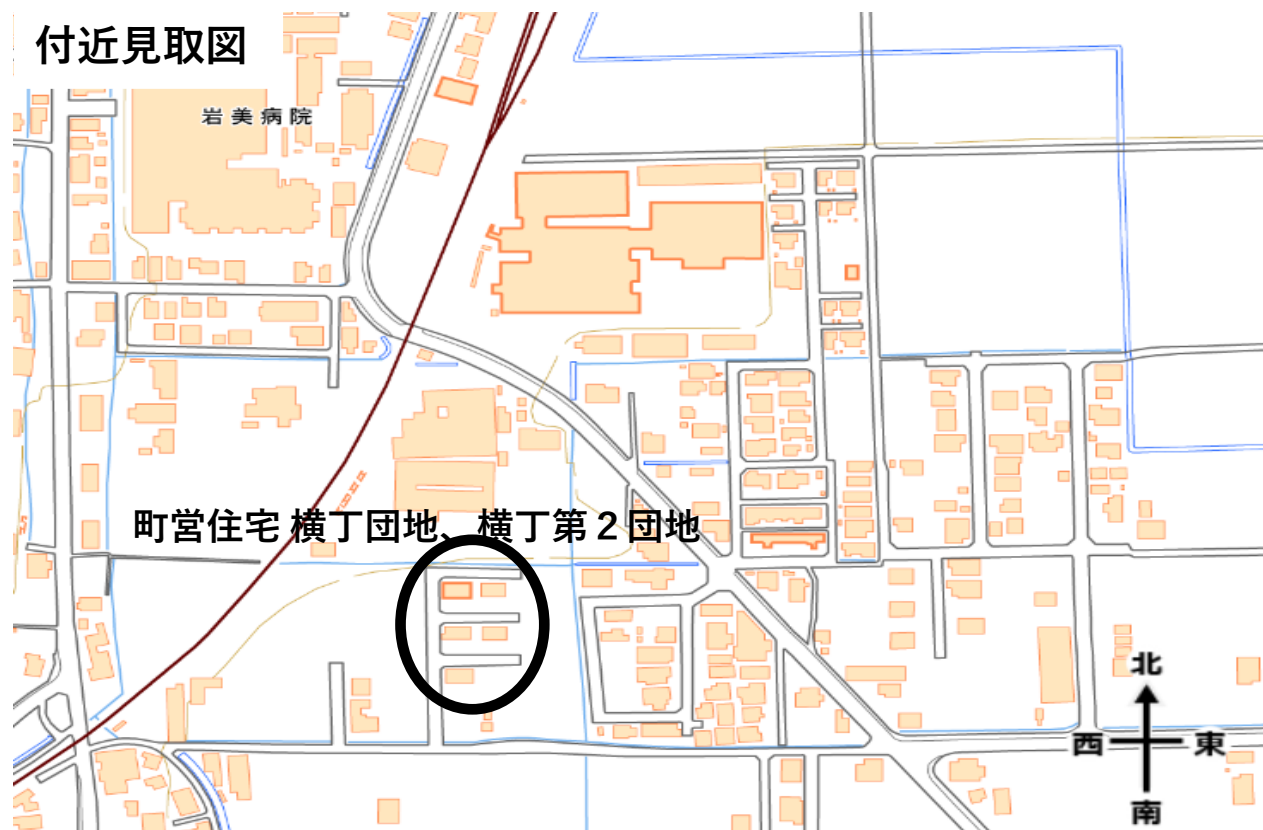

住宅配置図

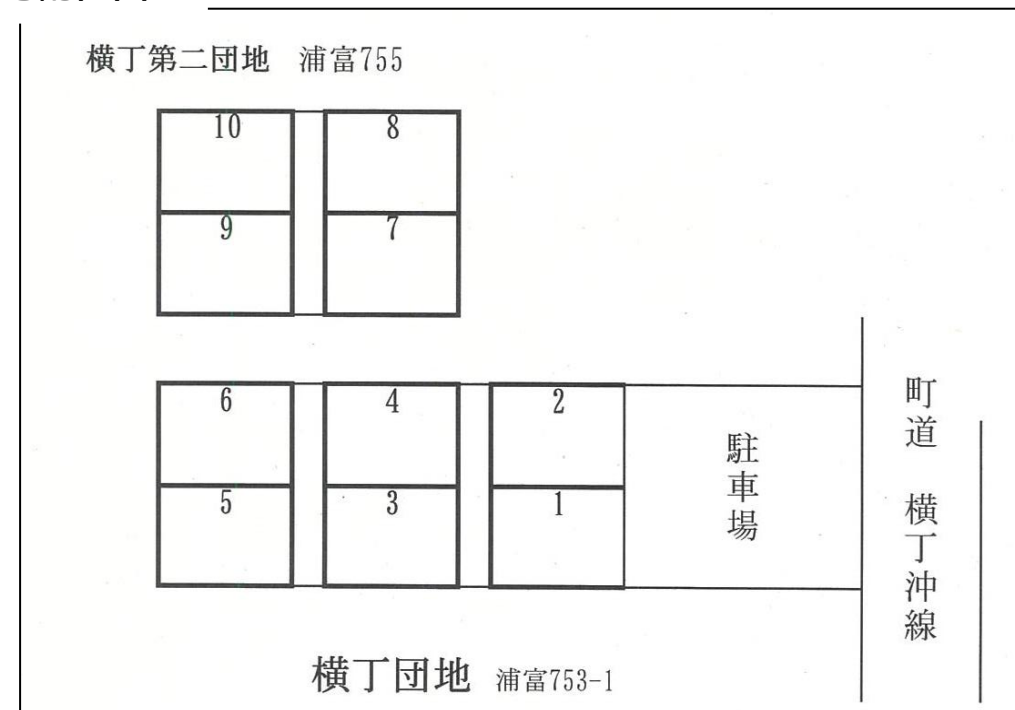


工事概要


分電盤付近に感震ブレーカー付の後付けボックスを増設

- ・横丁団地 6戸 分電盤主幹容量 40A
- ・横丁第2団地 4戸 分電盤主幹容量 40A

分電盤 配置図 (横丁団地)

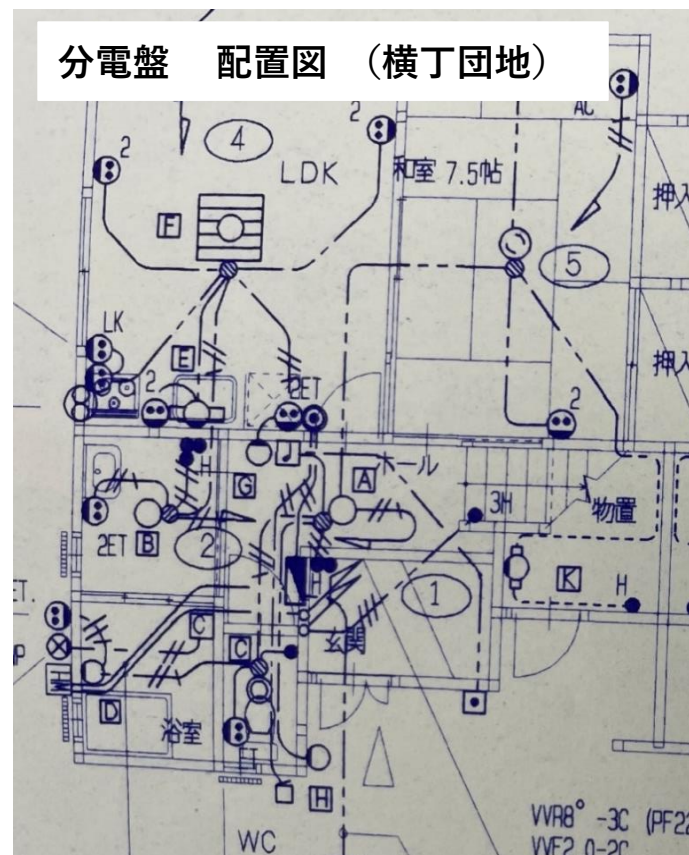

分電盤 配置図 (横丁第2団地)

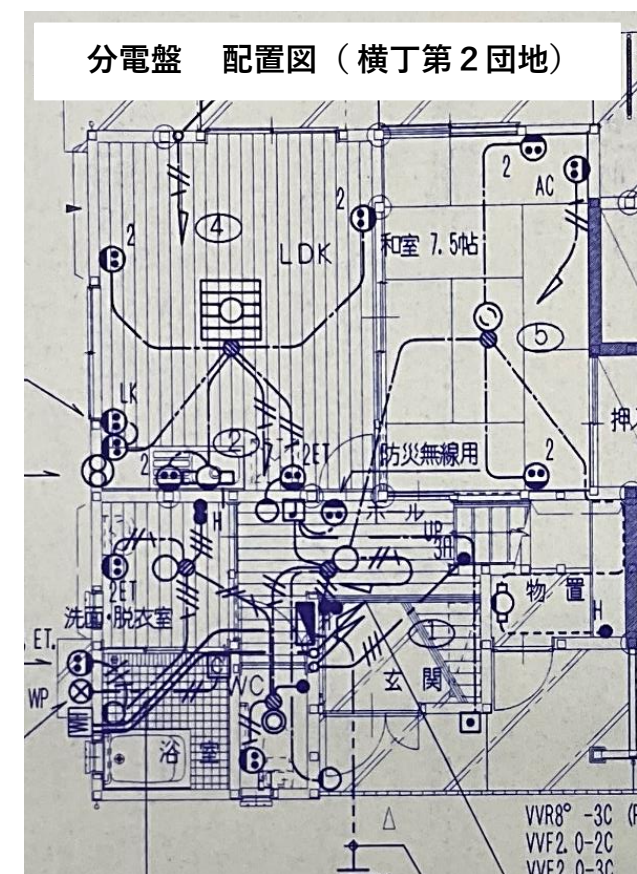


名称	町営住宅感震ブレーカー取付工事 (2工区)	縮尺	図面 No
図面名	付近見取図・配置図 (横丁団地)	1 : NS	E-06

付近見取図




住宅配置図

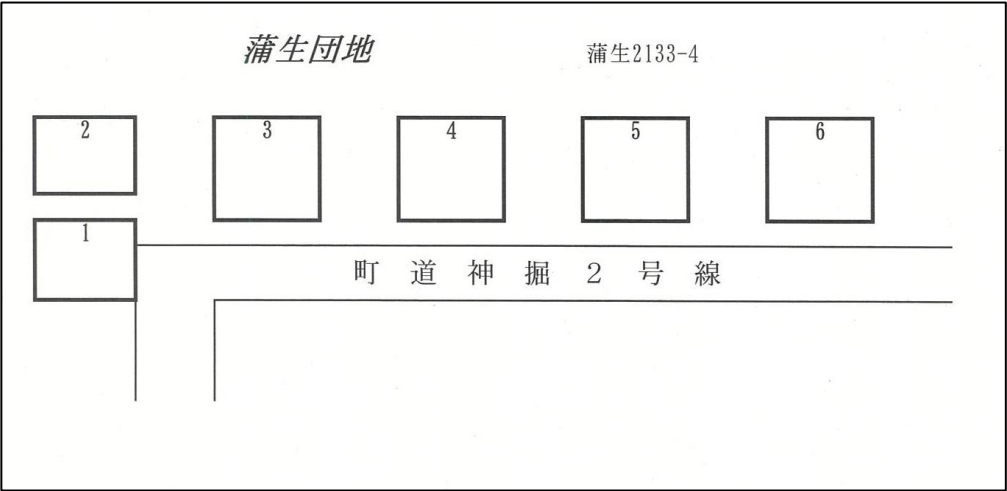


工事概要

分電盤付近に感震ブレーカー付の後付け
ボックスを増設

・ 蒲生団地 6戸 分電盤主幹容量 40A

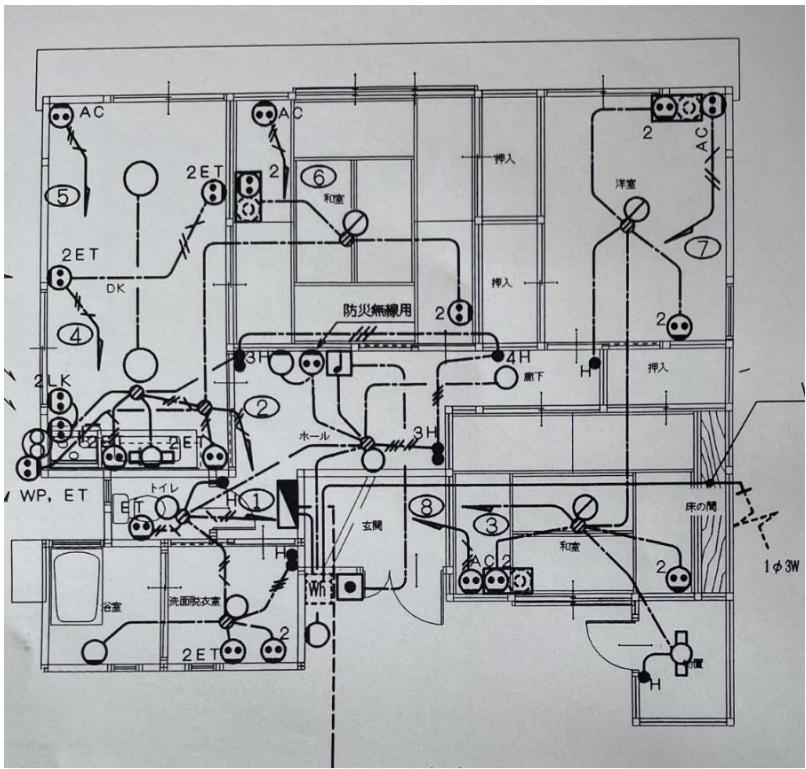

分電盤 配置図（蒲生団地）1号、2号

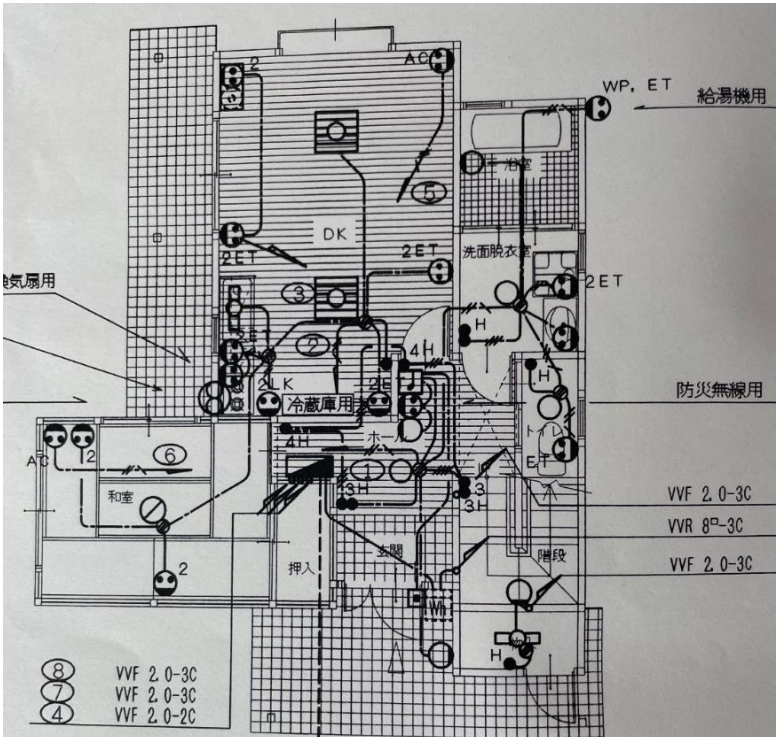


分電盤 配置図（蒲生団地）3～6号

名称	町営住宅感震ブレーカー取付工事（2工区）	縮尺	図面 No
図面名	（蒲生団地） 付近見取図・配置図	1：NS	E-07

付近見取図




住宅配置図

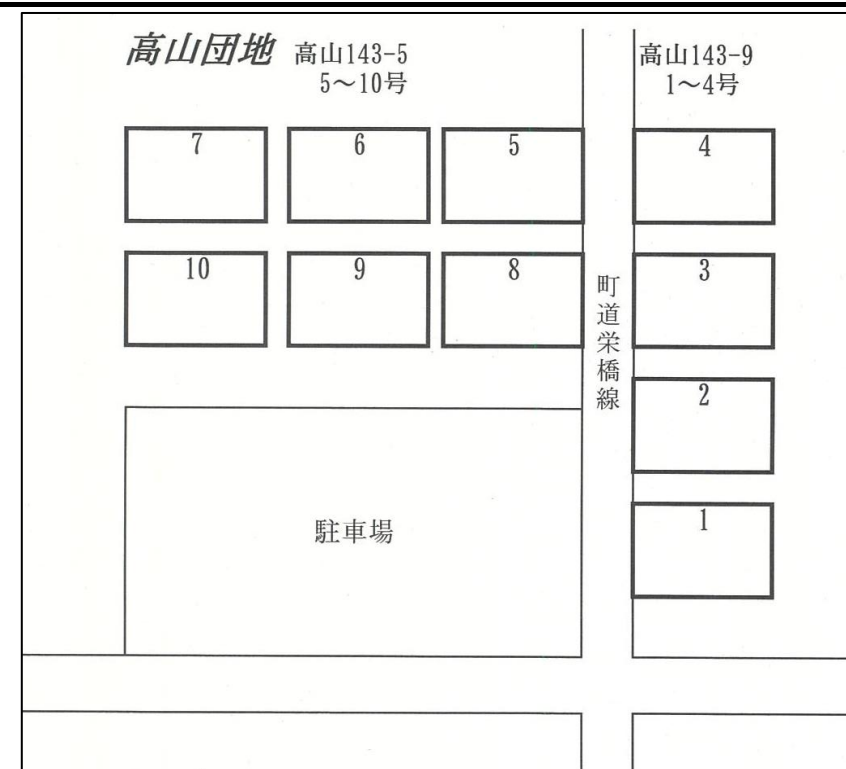


工事概要

分電盤付近に感震ブレーカー付の後付けボックスを増設


- ・高山団地(H14) 4戸 分電盤主幹容量 30A
- ・高山団地 (H16) 3戸 分電盤主幹容量 40A
- ・高山団地(H17) 3戸 分電盤主幹容量 40A

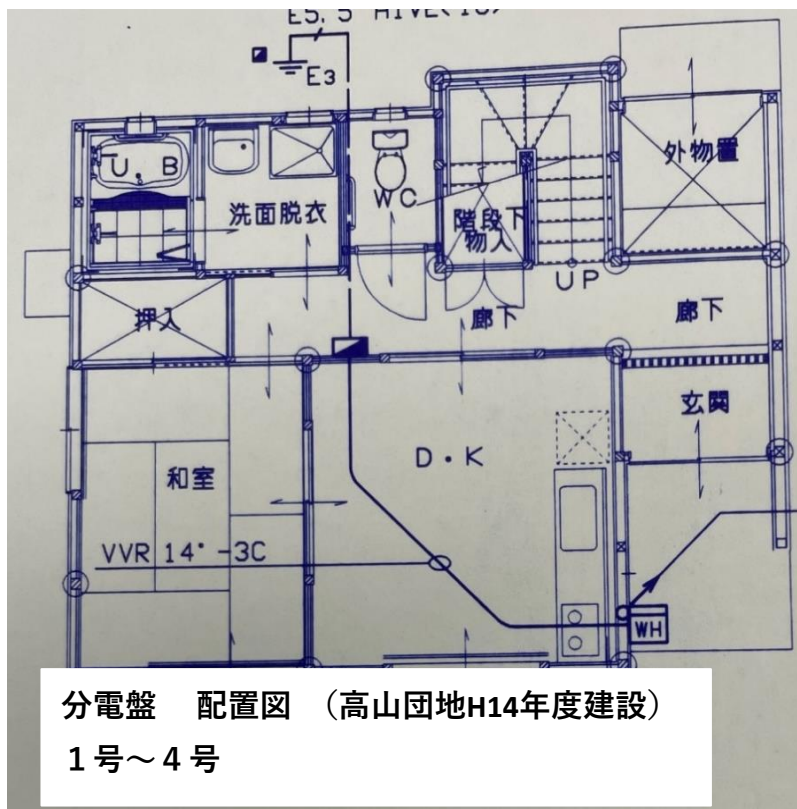

分電盤 配置図 (高山団地H14年度建設)
1号～4号

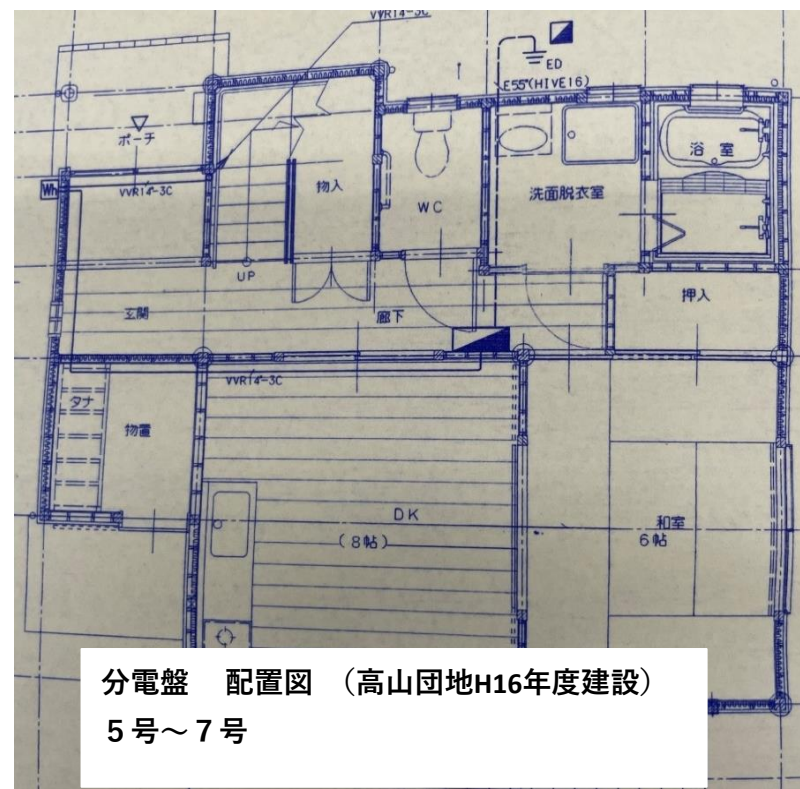

分電盤 配置図 (高山団地H16年度建設)
5号～7号

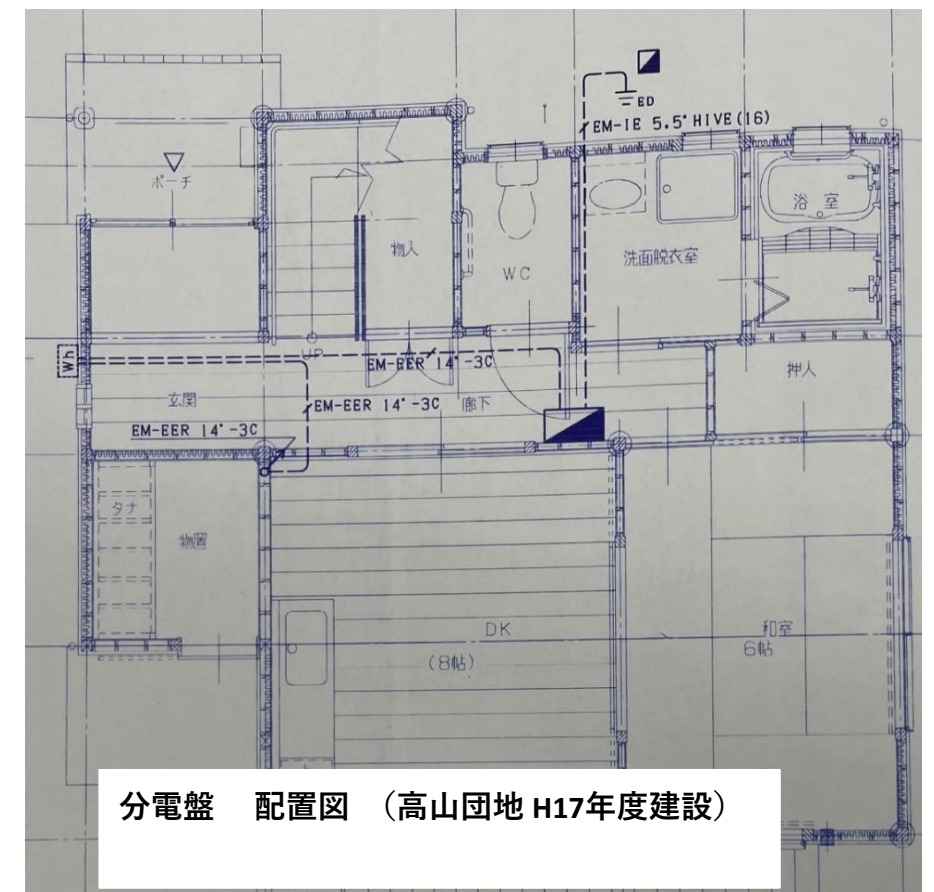


分電盤 配置図 (高山団地 H17年度建設)

名称	町営住宅感震ブレーカー取付工事 (2工区)	縮尺	図面 No
図面名	付近見取図・配置図 (高山団地)	1 : NS	E-08

付近見取図




住宅配置図

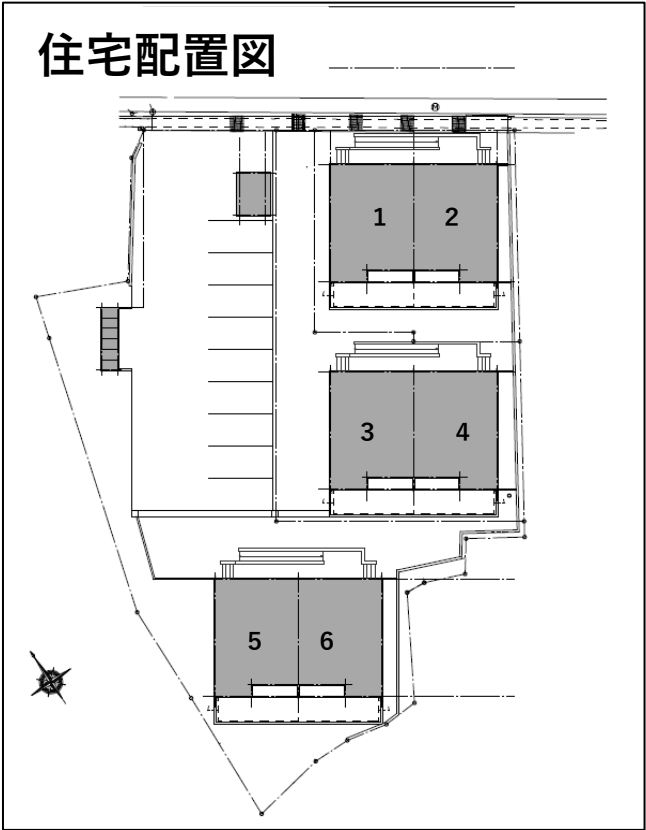

工事概要


既存分電盤の余回路に感震ブレーカー取付
・下中河原団地 6戸 分電盤主幹容量 60A

分電盤 配置図（下中河原団地）

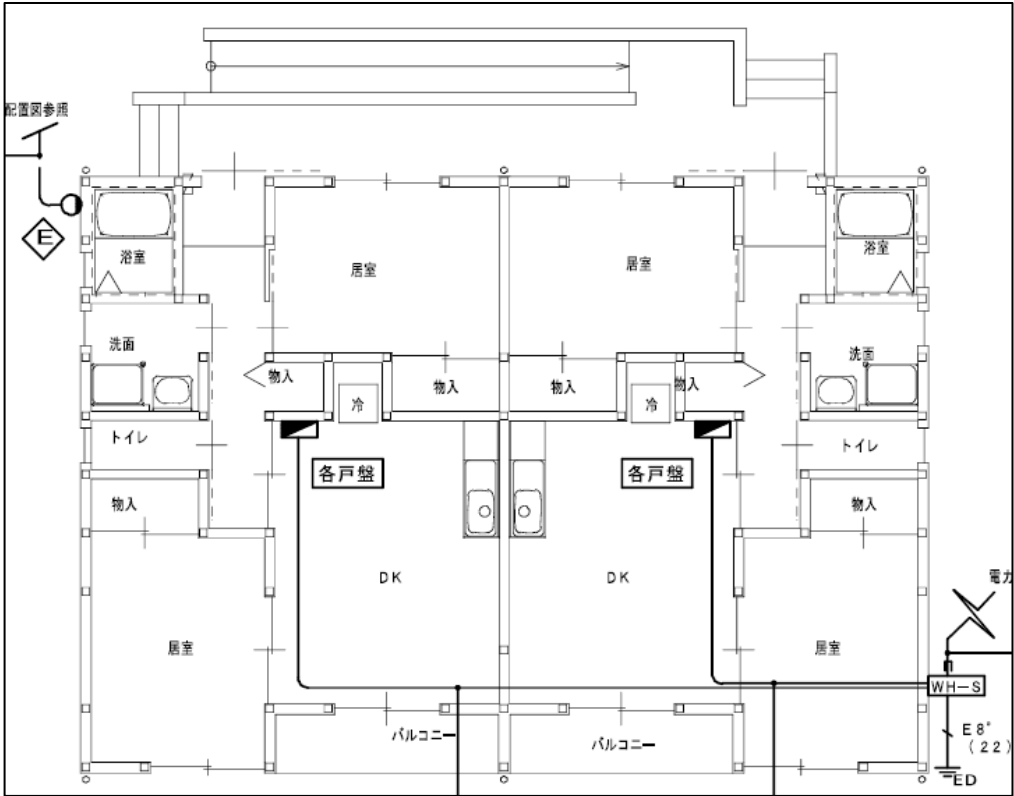


名称	町営住宅感震ブレーカー取付工事（2工区）	縮尺	図面 No
図面名	（下中河原団地） 付近見取図・配置図	1：NS	E-09

 日本配線システム工業会
高規格配線適合品




カバー	特許台成図簡			カバー	マンセル10Y9/D, 5		作成		R 制 free	品名	電線リニューアルボックス		図	
化粧カバー	特許台成図簡			色 化粧カバー	マンセル10Y9/D, 5		△		模 図 設計	品番	BOE3253ZK		書	
ベース	特許台成図簡			ベース	マンセル10Y9/D, 5		△			品番	コスモパネル コンパクト21	ク マ	露出・半埋込 内用	面 積
床板	t=15						△				製造年月 2402-00		単位: ㎡	第三海法 (J I S A-3)

 日本配線システム工業会
高機能規格適合品




カバー	特許台成出願		カバー	マンセル10Y9/D,5		作成		尺型 free	品名	感震リニューアルボックス		図	
化粧カバー	特許台成出願		色 化粧カバー	マンセル10Y9/D,5		△		模 図 設計	品名			書	
ベース	特許台成出願		ベース	マンセル10Y9/D,5		△			品名	BOE3255ZK	露布・牛埜 面		
木板	t=1.5					△			品名	コスモナル コンパクト21	取用		パナソニック株式会社
										制定年度 2402-00			
										原産地 日本 第三国法 (J I S A-3)			

 日本配線システム工業会
高規格認定適合品



カバー	特装☆成箱組			カバー	マンセル10Y9/D,5			作成		尺割 free	品名	電磁リニューアルボックス	図番	—
化粧カバー	特装☆成箱組			色 化粧カバー	マンセル10Y9/D,5			△		模 図 設計	品番	BQE3254ZK	製出・半量 面割	
ベース	特装☆成箱組			ベース	マンセル10Y9/D,5			△			品番	コスパネル コンパ21	製出・半量 面割	パナソニック株式会社
木板	t=15							△				製成年月 2402-00	単位・面割	第三物点 (1/3 A-A-3)

 

名称 町営住宅感震ブレーカー取付工事 (2工区)	縮尺 1 : NS	図面 No E-10
図面名 参考図面		