

電 気 設 備 工 事 特 記 仕 様 書

I. 工 事 概 要

1 工 事 場 所

1 工事場所 岩美町 浦富 地内

番号	建築物名	構造	階数	建築基準法による 延べ面積(㎡)	消防法施行令第1条第一の区分	備考
1	大切戸地区 外4団地	簡易耐火	平屋、2階		() 項	29戸
2					() 項	
3					() 項	
4					() 項	
5					() 項	


工事種目	番 号	1	2	3	4	5	屋外	備 考
㊦ 電 灯 設 備								
● 動 力 設 備								
● 電 熱 設 備								
● 需 保 護 設 備								
● 変 電 設 備								
● 電 力 貯 蔵 設 備								
● 免 電 設 備								
● 構内情報通信網設備								
● 構 内 交 換 設 備								
● 情 報 表 示 設 備								
● 映 像 ・ 音 響 設 備								
● 拡 声 設 備								
● 誘 導 支 援 設 備								
● テレビ共同受信設備								
● 監視カメラ設備								
● 駐車場管制設備								
● 防犯・入退室管理設備								
● 火 災 報 知 設 備								
● 中央監視制御設備								
● 医療関係設備								
● 構内配電線路								
● 構内通信線路								
● テレビ電波障害防除設備								
● 強 硬 設 備 工 事								
● 建 築 工 事								

◎ の付いたものを適用する。


2005年4月改定版

岩美町住民生活課	CHECK	DRAW	DATE

事 名 称	町営住宅感震ブレーカー取付工事（2工区）	年 度	図面番号
名	電気設備工事特記仕様書（１）	R8	E-01

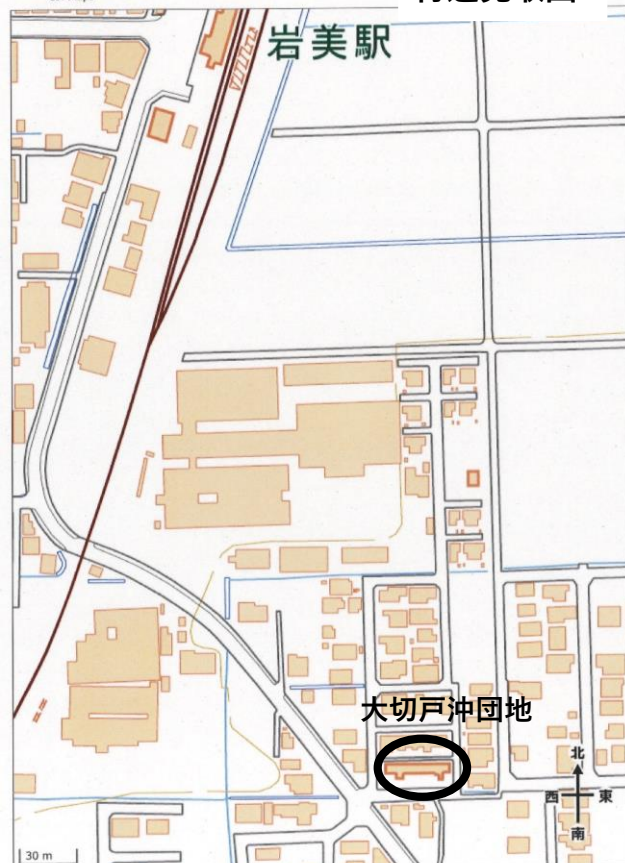

住宅配置図

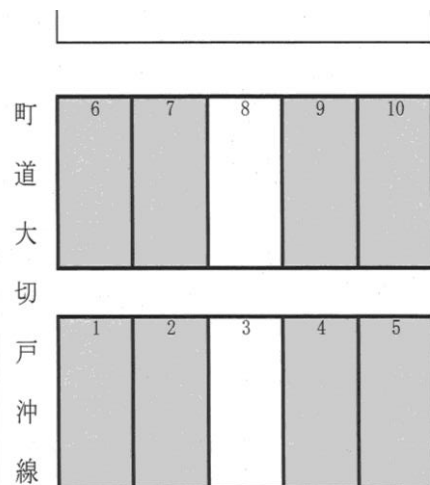


工事概要

分電盤付近に感震ブレーカー付の後付けボックスを増設

・大切戸沖団地 8戸 分電盤主幹容量 30A

分電盤 配置図（大切戸沖団地）


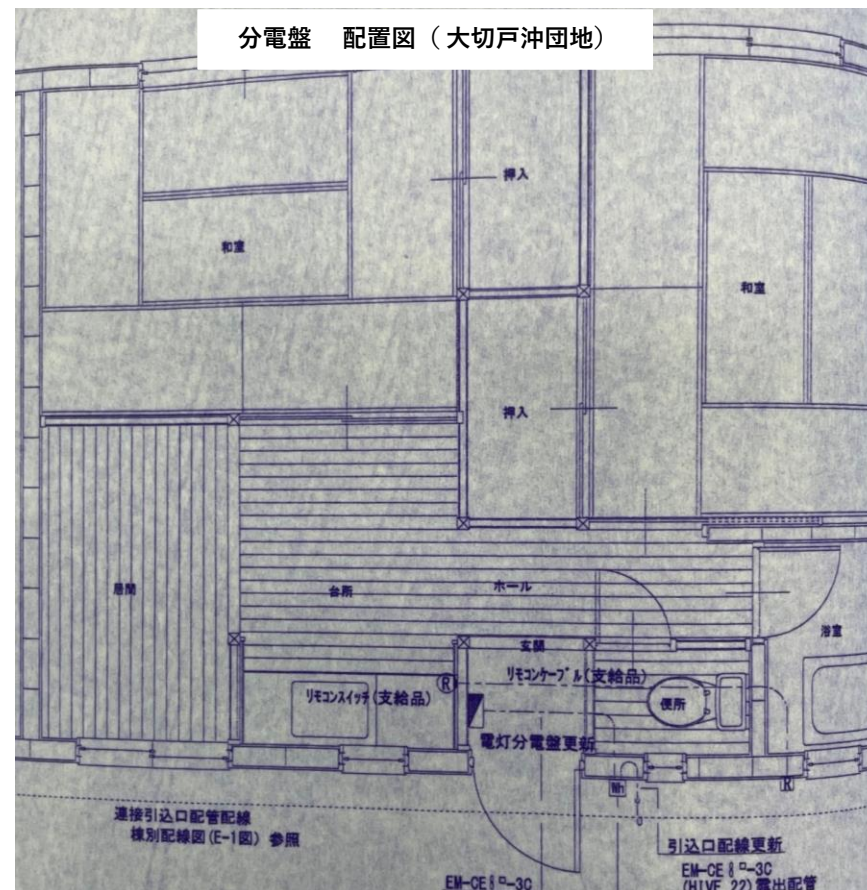


名称	町営住宅感震ブレーカー取付工事（2工区）	縮尺	図面 No
図面名	（大切戸沖団地） 付近見取図・配置図	1 : NS	E-03

付近見取図



住宅配置図

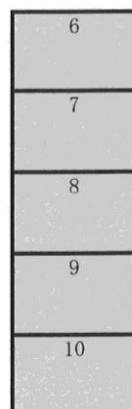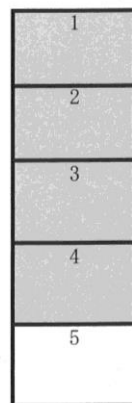


町道
学校2号線

工事概要

分電盤付近に感震ブレーカー付の後付けボックスを増設

・上株団地 9戸 分電盤主幹容量 30A

分電盤 配置図 (上株団地)

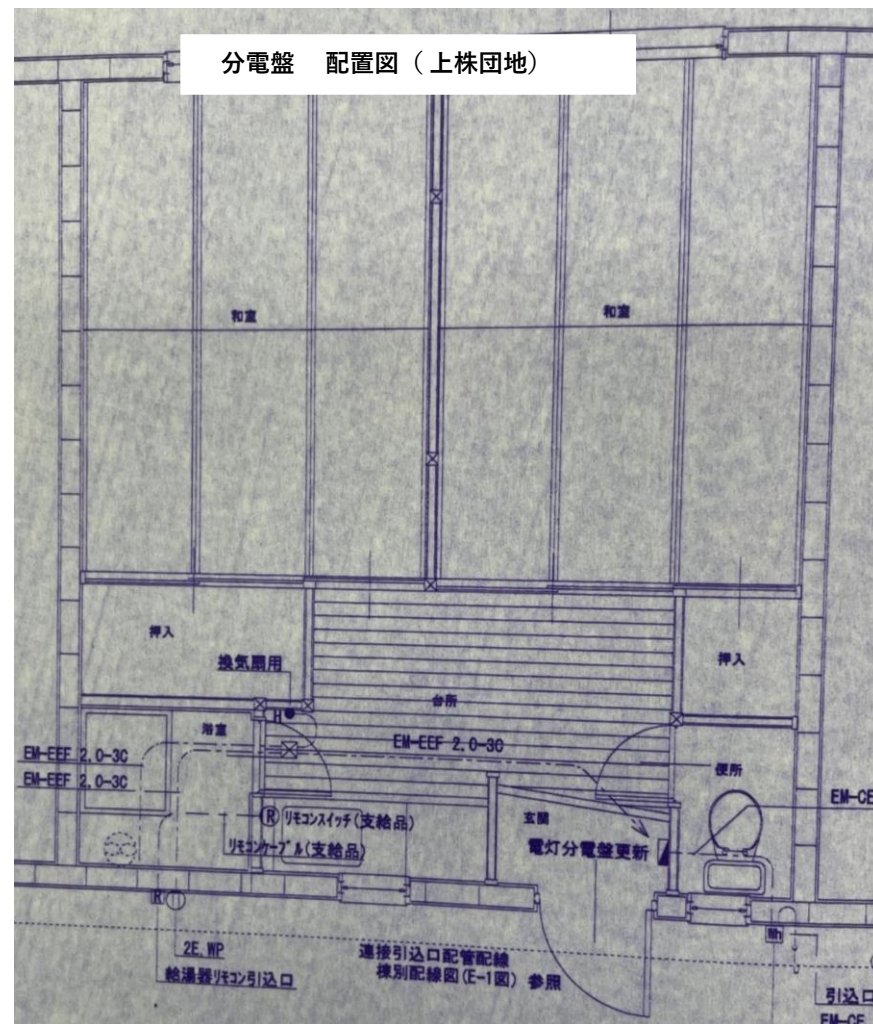


名称	町営住宅感震ブレーカー取付工事 (2工区)	縮尺	図面 No
図面名	付近見取図・配置図 (上株団地)	1 : NS	E-04

付近見取図



住宅配置図

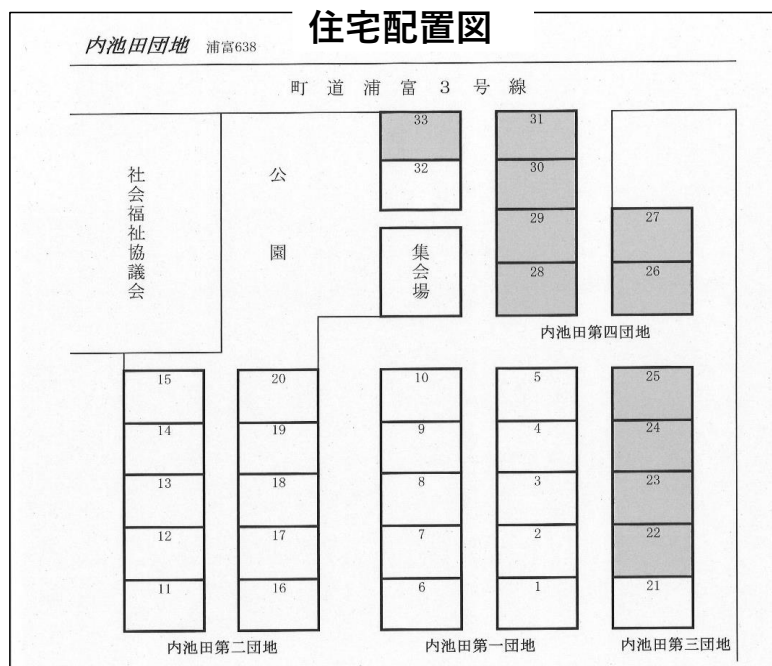


工事概要


分電盤付近に感震ブレーカー付の後付けボックスを増設

- ・内池田第3団地 4戸 分電盤主幹容量 30A
- ・内池田第4団地 7戸 分電盤主幹容量 30A

分電盤 配置図 (内池田第4団地)

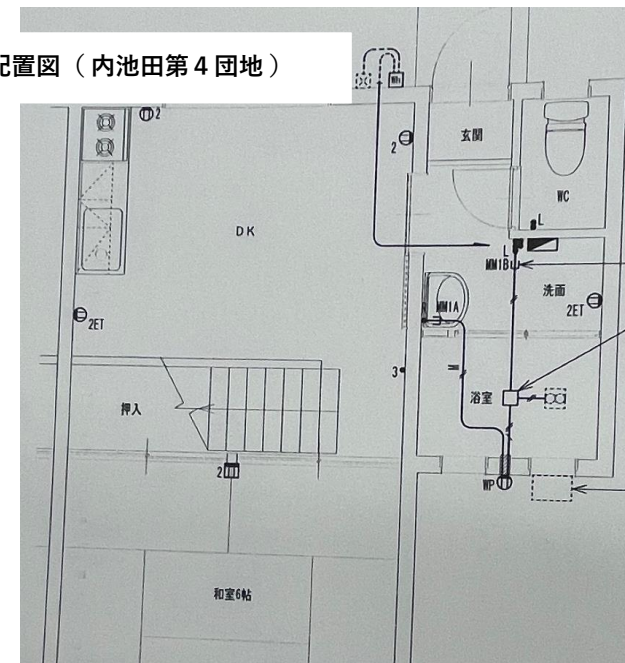

分電盤 配置図 (内池田第3団地)

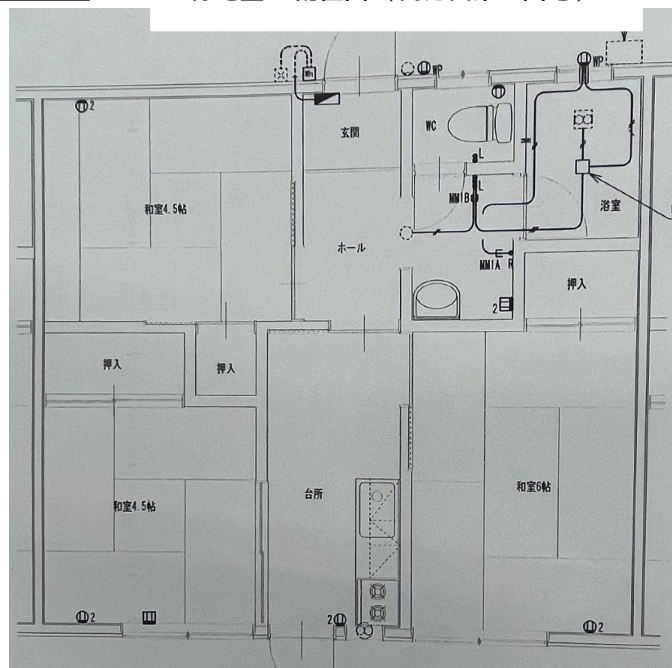


名称	町営住宅感震ブレーカー取付工事 (2工区)	縮尺	図面 No
図面名	(内池田団地) 付近見取図・配置図	1 : NS	E-05

付近見取図



町道浦富3号線

 住宅配置図




工事概要

分電盤付近に感震ブレーカー付の後付けボックスを増設


・浦富団地 1戸 分電盤主幹容量 30A

分電盤 配置図 (浦富団地)

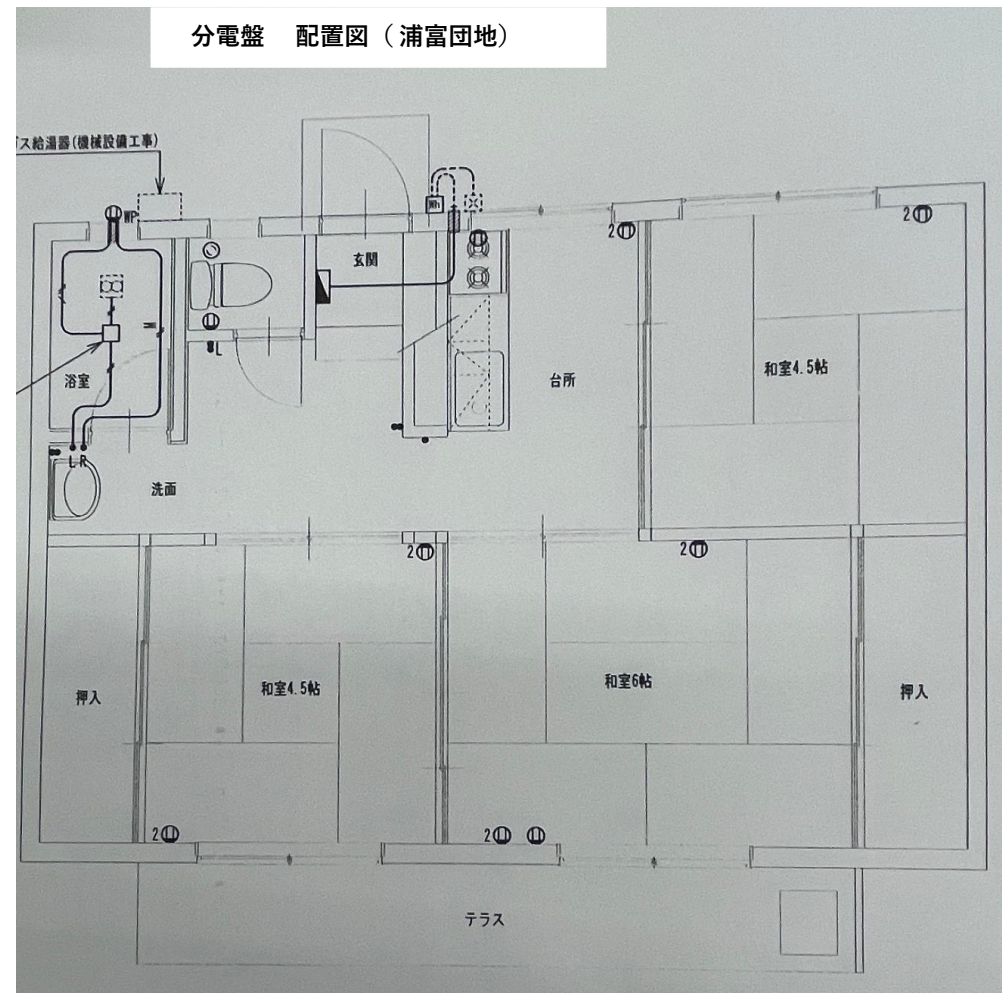

名称	町営住宅感震ブレーカー取付工事 (2工区)	縮尺	図面 No
図面名	付近見取図・配置図 (浦富団地)	1 : NS	E-06

 日本配線システム工業会
高機能ケーブル適合品




カバー	特殊合成樹脂			カバー	マンセル10Y9/0.5		作成		R 変 free	品 名	感震リニューアルボックス		図 番	—
化粧カバー	特殊合成樹脂			化粧カバー	マンセル10Y9/0.5		△		検 図 設計					
ベース	特殊合成樹脂			ベース	マンセル10Y9/0.5		△			品 番	BQE3253ZK	ライ	露出・半埋込 両用	面 数
木板	t=15						△			番 号	コスモパネル コンパクト21	イ		
										制定年月 2402-00		単位: mm		第三巻表 (JIS A-3)

名称	町営住宅感震ブレーカー取付工事（2工区）	縮尺	図面 No
図面名	参考図面		
		1 : NS	E-07

町営住宅感震ブレーカー取付工事(2工区)施工要領

施工前

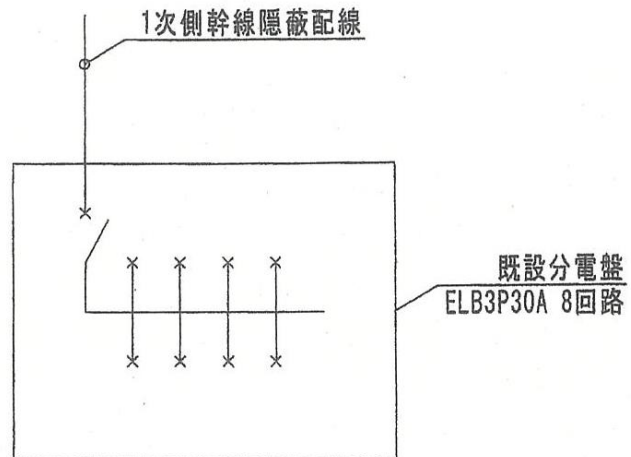

施工内容

EMCE5.5[□]-3C
露出配線ケーブル2条をMKダクト1号
に収めて保護する

